

CONSULTES EXTERNES

LLISTAT SUPERFÍCIES

HD FIBRÓS QUÍSTICA

1.1.1	Secretaria	6,93 m2
1.1.2	Gabinet Infermeria	11,37 m2
1.1.3	Monitorització i Control	10,95 m2
1.1.4	Zona Laboratori	12,81 m2
1.1.5	Despatx Mèdic 1	11,83 m2
1.1.6	Despatx Mèdic 2	10,81 m2
1.1.7	Despatx Mèdic 3	11,16 m2
1.1.8	Sala treball	20,53 m2
1.1.9	Sala de Reunions	17,02 m2
1.1.10	Magatzem Assaig Clínic	12,44 m2
1.1.11	Magatzem Unitat	16,19 m2
1.1.12	Sala Descans Personal	11,31 m2
1.1.13	Lavabo Personal	3,64 m2
1.1.14	Brut	3,63 m2
1.1.15	Sala Rack	2,72 m2
<b>SUP. ÚTIL TOTAL - ÀREA SUPORT</b>		<b>163,34 m2</b>

ÀREA ADULTS		
1.2.1	Sala espera	11,58 m2
1.2.2	Consulta Adult 1	13,24 m2
1.2.3	Consulta Adult 2	12,53 m2
1.2.4	Consulta Adult 3	13,14 m2
1.2.5	Consulta Adult 4	12,60 m2
1.2.6	Consulta Adult 5	12,65 m2
1.2.7	Hospital de Dia	19,99 m2
1.2.8	Assaig Clínic 1	10,17 m2
1.2.9	Assaig Clínic 2	10,06 m2
1.2.10	Lavabo Pacients	3,57 m2
1.2.11	Prova Suor / Potencials nasals	10,64 m2
1.2.12	Tractament ruuivlitzat	4,95 m2
1.2.13	Laboratori Funció Pulmonar / Pletismografia	13,78 m2
<b>SUP. ÚTIL TOTAL - ÀREA ADULTS</b>		<b>148,45 m2</b>

ÀREA PEDIATRIA		
1.3.1	Sala Espera	9,38 m2
1.3.2	Consulta Pediatria 1	12,40 m2
1.3.3	Consulta Pediatria 2	12,59 m2
1.3.4	Consulta Pediatria 3	11,76 m2
1.3.5	Consulta Pediatria 4	11,83 m2
1.3.6	Hospital de Dia - àrea treball	6,71 m2
1.3.7	Hospital de Dia 1	8,45 m2
1.3.8	Hospital de Dia 2	9,09 m2
1.3.9	Assaig Clínic	11,39 m2
1.3.10	Prova suor	5,00 m2
1.3.11	Lavabo Pacients	4,96 m2
1.3.12	Tractament ruuivlitzat	4,80 m2
1.3.13	Laboratori Funció Pulmonar / Sala Inducció	10,74 m2
<b>SUP. ÚTIL TOTAL - ÀREA PEDIATRIA</b>		<b>111,68 m2</b>

ÀREA GABINETS		
1.4.1	Sala Espera	7,75 m2
1.4.2	Gabinet 1	17,45 m2
1.4.3	Gabinet 2	18,01 m2
1.4.4	Gabinet 3	17,45 m2
1.4.5	Sala Reanimació - REA	35,51 m2
1.4.6	Vestuarí	2,87 m2
1.4.7	Lavabo Pacients	1,57 m2
1.4.8	Sala Rentat	6,23 m2
<b>SUP. ÚTIL TOTAL - ÀREA GABINETS</b>		<b>106,84 m2</b>

ÀREA SECRETARIA / ANESTÈSSIA		
2.1	Secretaria	15,66 m2
2.2	Anestèsia i Reanimació	21,43 m2
<b>SUP. ÚTIL TOTAL - ÀREA SECRETARIA</b>		<b>37,09 m2</b>

SUPERFÍCIE ÚTIL TOTAL 564,68 m2

Passadissos, comunicacions, ... 203,94 m2

SUPERFÍCIES CONSTRUÏDA TOTAL 864,09 m2

Rev.	Data	Descripció	Per

Notes  
Els acabats i revestiments dels materials es confirmaran en obra per la DF prèvia presentació de mostra

--- AMBIT ACTUACIÓ

Localització en planta

NO ESCALAR EL DIBUIX  
REVISAR DIMENSIONS A L'OBRA

Escala  
1/100 A1  
1/200 A3

Autors del projecte  
LCA

LLONGUERAS CLOTET ARQUITECTES SLP

Mallorca 96 entresol 2º  
08029 Barcelona  
Tel. 933 636 890  
Fax. 934 196 169  
SC ingenyeria

ENGINEYER: J. SERRA CAPMANY  
Promotor



Projecte  
PROJECTE BÀSIC I EXECUTIU  
UNITAT DE FIBRÓS QUÍSTICA  
INTEGRAL

HOSPITAL UNIVERSITARI VALL  
D'HEBRON

Títol  
PLANTA SEMISOTERRANI  
SANEJAMENT

Captol	Nº Plànol	Revisions
81	811	

Data	Dibuixat	Revisat	Aprobat
Feb. 2017			

Arxiu 0784-3456-Sanejament\_v11.dwg

NOTA:

EL TRAÇAT DE DESGUASSOS PER PLANTA INFERIOR ES REPLANTEJARÀ A OBRA, HAVENT-SE D'ADEQUAR A LES INSTAL·LACIONS EXISTENTS A LA PLANTA INFERIOR I QUE CAL MANTENIR EN SERVEI.

DESGUASSOS

APARELLS SANITÀRIS	DIÀMETRE
RENTAMANS	40
LAVABO	40
INODOR	110
ABOCADOR	110

LLEGGENDA SANEJAMENT




 








	TUB DESGUÀS RECOLLIDA AIGÜES FECALS PER SOSTRE DE PLANTA INFERIOR
	SIFÒ
	MUNTANT



LLISTAT SUPERFÍCIES

HD FIBRÓSI QUÍSTICA		
ÀREA DE SUPORT		
1.1.1	Secretaria	6,93 m <sup>2</sup>
1.1.2	Gabinet Infermeria	11,37 m <sup>2</sup>
1.1.3	Monitorització i Control	10,95 m <sup>2</sup>
1.1.4	Zona Laboratori	12,81 m <sup>2</sup>
1.1.5	Despatx Mèdic 1	11,83 m <sup>2</sup>
1.1.6	Despatx Mèdic 2	10,81 m <sup>2</sup>
1.1.7	Despatx Mèdic 3	11,16 m <sup>2</sup>
1.1.8	Sala treball	20,53 m <sup>2</sup>
1.1.9	Sala de Reunions	17,02 m <sup>2</sup>
1.1.10	Magatzem Assaig Clínic	12,44 m <sup>2</sup>
1.1.11	Magatzem Unitat	16,19 m <sup>2</sup>
1.1.12	Sala Descans Personal	11,31 m <sup>2</sup>
1.1.13	Lavabo Personal	3,64 m <sup>2</sup>
1.1.14	Brut	3,63 m <sup>2</sup>
1.1.15	Sala Rack	2,72 m <sup>2</sup>
SUP. ÚTIL TOTAL - ÀREA SUPORT		163,34 m <sup>2</sup>
ÀREA ADULTS		
1.2.1	Sala espera	11,58 m <sup>2</sup>
1.2.2	Consulta Adult 1	13,24 m <sup>2</sup>
1.2.3	Consulta Adult 2	12,53 m <sup>2</sup>
1.2.4	Consulta Adult 3	13,14 m <sup>2</sup>
1.2.5	Consulta Adult 4	12,60 m <sup>2</sup>
1.2.6	Consulta Adult 5	12,65 m <sup>2</sup>
1.2.7	Hospital de Dia	19,99 m <sup>2</sup>
1.2.8	Assaig Clínic 1	10,17 m <sup>2</sup>
1.2.9	Assaig Clínic 2	10,06 m <sup>2</sup>
1.2.10	Lavabo Pacients	3,57 m <sup>2</sup>
1.2.11	Prova Suor / Potencials Nassals	10,64 m <sup>2</sup>
1.2.12	Tractament nuvolitzat	4,95 m <sup>2</sup>
1.2.13	Laboratori Funció Pulmonar / Pletismografia	13,78 m <sup>2</sup>
SUP. ÚTIL TOTAL - ÀREA ADULTS		148,45 m <sup>2</sup>
ÀREA PEDIATRIA		
1.3.1	Sala Espera	9,38 m <sup>2</sup>
1.3.2	Consulta Pediatria 1	12,40 m <sup>2</sup>
1.3.3	Consulta Pediatria 2	12,59 m <sup>2</sup>
1.3.4	Consulta Pediatria 3	11,76 m <sup>2</sup>
1.3.5	Consulta Pediatria 4	11,83 m <sup>2</sup>
1.3.6	Hospital de Dia - àrea treball	6,71 m <sup>2</sup>
1.3.7	Hospital de Dia 1	8,45 m <sup>2</sup>
1.3.8	Hospital de Dia 2	9,09 m <sup>2</sup>
1.3.9	Assaig Clínic	11,39 m <sup>2</sup>
1.3.10	Prova suor	5,00 m <sup>2</sup>
1.3.11	Lavabo Pacients	4,96 m <sup>2</sup>
1.3.12	Tractament nuvolitzat	4,80 m <sup>2</sup>
1.3.13	Laboratori Funció Pulmonar / Sala Inducció	10,74 m <sup>2</sup>
SUP. ÚTIL TOTAL - ÀREA PEDIATRIA		111,68 m <sup>2</sup>
ÀREA GABINETS		
1.4.1	Sala Espera	7,75 m <sup>2</sup>
1.4.2	Gabinet 1	17,45 m <sup>2</sup>
1.4.3	Gabinet 2	18,01 m <sup>2</sup>
1.4.4	Gabinet 3	17,45 m <sup>2</sup>
1.4.5	Sala Reanimació - REA	35,51 m <sup>2</sup>
1.4.6	Vestuar	2,87 m <sup>2</sup>
1.4.7	Lavabo Pacients	1,57 m <sup>2</sup>
1.4.8	Sala Rentat	6,23 m <sup>2</sup>
SUP. ÚTIL TOTAL - ÀREA GABINETS		106,84 m <sup>2</sup>
ÀREA SECRETARIA / ANESTÈSSIA		
2.1	Secretaria	15,66 m <sup>2</sup>
2.2	Anestèsia i Reanimació	21,43 m <sup>2</sup>
SUP. ÚTIL TOTAL - ÀREA SECRETARIA		37,09 m <sup>2</sup>
SUPERFÍCIE ÚTIL TOTAL		564,68 m <sup>2</sup>
Passadissos, comunicacions, ...		203,94 m <sup>2</sup>
SUPERFÍCIES CONSTRUÏDA TOTAL		864,09 m <sup>2</sup>

**LLEGENDA ENLLUMENAT**

  -  DETECTOR CREPUSCULAR
-  DETECTOR VOLUMÈTRIC
-  QUADRE POLSADOR D'ENLLUMENAT
-  LLUMENERA LED  
LAMP S6441213 PLAT 600X600MM 3600 NW GR.
-  LLUMENERA LED  
LAMP S6441233 PLAT 600X600MM 4300 NW GR.
-  LLUMENERA LED  
LAMP S6442233 PLAT 300X1200MM 4300 NW GR.
-  LLUMENERA LED  
LAMP S9241360 KOMBIC 3000lm NW.
-  ENLLUMENAT D'EMERGENCIA LED
-  INTERRUPTOR
-  COMMUTADOR
-  A,B ENCESA NORMAL
-  Ar,Br ENCESA AMB REGULACIÓ DE LLUMINOSITAT

Rev.	Data	Descripció	Per

Notes  
Els acabats i revestiments dels materials es confirmaran en obra per la DF prèvia presentació de mostra

--- AMBIT ACTUACIÓ

Localització en planta

NO ESCALAR EL DIBUIX  
REVISAR DIMENSIONS A L'OBRA

Escala	A1	A3
1/100		
1/200		

Autors del projecte



LLONGUERAS CLOTET ARQUITECTES SLP

Mallorca 96 entresol 2°  
08029 Barcelona  
Tel. 933 636 890  
Fax. 934 196 169



ENGINYER: J. SERRA CAPMANY  
Promotor



Projecte  
PROJECTE BàSIC I EXECUTIU  
UNITAT DE FIBRÓSIS QUÍSTICA  
INTEGRAL

HOSPITAL UNIVERSITARI VALL  
D'HEBRON

Títol  
PLANTA SEMISOTERRANI  
ELECTRICITAT  
ENLLUMENAT

Capítol	Nº Plànol	Revisions
81	812.1	
Data	Dibuixat	Revisat
Feb. 2017		



LLISTAT SUPERFÍCIES		
<b>HD FIBROSI QUÍSTICA</b>		
1.1.1	ÀREA DE SUPORT	
1.1.2	Secretaria	6,93 m <sup>2</sup>
1.1.3	Gabinet Infermeria	11,37 m <sup>2</sup>
1.1.4	Monitorització i Control	10,95 m <sup>2</sup>
1.1.5	Zona Laboratori	12,81 m <sup>2</sup>
1.1.6	Despatx Mèdic 1	11,83 m <sup>2</sup>
1.1.7	Despatx Mèdic 2	10,81 m <sup>2</sup>
1.1.8	Despatx Mèdic 3	11,16 m <sup>2</sup>
1.1.9	Sala treball	20,53 m <sup>2</sup>
1.1.10	Sala de Reunions	17,02 m <sup>2</sup>
1.1.11	Magatzem Assaig Clínic	12,44 m <sup>2</sup>
1.1.12	Magatzem Unitat	16,19 m <sup>2</sup>
1.1.13	Sala Descans Personal	11,31 m <sup>2</sup>
1.1.14	Lavabo Personal	3,64 m <sup>2</sup>
1.1.15	Brut	3,63 m <sup>2</sup>
1.1.16	Sala Rack	2,72 m <sup>2</sup>
	<b>SUP. ÚTIL TOTAL - ÀREA SUPORT</b>	<b>163,34 m<sup>2</sup></b>
<b>ÀREA ADULTS</b>		
1.2.1	Sala espera	11,58 m <sup>2</sup>
1.2.2	Consulta Adult 1	13,24 m <sup>2</sup>
1.2.3	Consulta Adult 2	12,53 m <sup>2</sup>
1.2.4	Consulta Adult 3	13,14 m <sup>2</sup>
1.2.5	Consulta Adult 4	12,60 m <sup>2</sup>
1.2.6	Consulta Adult 5	12,65 m <sup>2</sup>
1.2.7	Hospital de Dia	19,99 m <sup>2</sup>
1.2.8	Assaig Clínic 1	10,17 m <sup>2</sup>
1.2.9	Assaig Clínic 2	10,06 m <sup>2</sup>
1.2.10	Lavabo Pacients	3,57 m <sup>2</sup>
1.2.11	Prova Suor / Potencials nasals	10,64 m <sup>2</sup>
1.2.12	Tractament nuvolitzat	4,95 m <sup>2</sup>
1.2.13	Laboratori Funció Pulmonar / Pletismografia	13,78 m <sup>2</sup>
	<b>SUP. ÚTIL TOTAL - ÀREA ADULTS</b>	<b>148,45 m<sup>2</sup></b>
<b>ÀREA PEDIATRIA</b>		
1.3.1	Sala Espera	9,38 m <sup>2</sup>
1.3.2	Consulta Pediatria 1	12,40 m <sup>2</sup>
1.3.3	Consulta Pediatria 2	12,59 m <sup>2</sup>
1.3.4	Consulta Pediatria 3	11,76 m <sup>2</sup>
1.3.5	Consulta Pediatria 4	11,83 m <sup>2</sup>
1.3.6	Hospital de Dia - àrea treball	6,71 m <sup>2</sup>
1.3.7	Hospital de Dia 1	8,45 m <sup>2</sup>
1.3.8	Hospital de Dia 2	9,09 m <sup>2</sup>
1.3.9	Assaig Clínic	11,39 m <sup>2</sup>
1.3.10	Prova suor	5,00 m <sup>2</sup>
1.3.11	Lavabo Pacients	4,96 m <sup>2</sup>
1.3.12	Tractament nuvolitzat	4,80 m <sup>2</sup>
1.3.13	Laboratori Funció Pulmonar / Sala Inducció	10,74 m <sup>2</sup>
	<b>SUP. ÚTIL TOTAL - ÀREA PEDIATRIA</b>	<b>111,68 m<sup>2</sup></b>
<b>ÀREA GABINETS</b>		
1.4.1	Sala Espera	7,75 m <sup>2</sup>
1.4.2	Gabinet 1	17,45 m <sup>2</sup>
1.4.3	Gabinet 2	18,01 m <sup>2</sup>
1.4.4	Gabinet 3	17,45 m <sup>2</sup>
1.4.5	Sala Reanimació - REA	35,51 m <sup>2</sup>
1.4.6	Vestuar	2,87 m <sup>2</sup>
1.4.7	Lavabo Pacients	1,57 m <sup>2</sup>
1.4.8	Sala Rentat	6,23 m <sup>2</sup>
	<b>SUP. ÚTIL TOTAL - ÀREA GABINETS</b>	<b>106,84 m<sup>2</sup></b>
<b>ÀREA SECRETARIA / ANESTÈSSIA</b>		
2.1	Secretaria	15,66 m <sup>2</sup>
2.2	Anestèsia i Reanimació	21,43 m <sup>2</sup>
	<b>SUP. ÚTIL TOTAL - ÀREA SECRETARIA</b>	<b>37,09 m<sup>2</sup></b>
	<b>SUPERFÍCIE ÚTIL TOTAL</b>	<b>564,68 m<sup>2</sup></b>
	Passadissos, comunicacions, ...	203,94 m <sup>2</sup>
	<b>SUPERFÍCIES CONSTRUÏDA TOTAL</b>	<b>864,09 m<sup>2</sup></b>

Rev.	Data	Descripció	Per

Notes  
Els acabats i revestiments dels materials es confirmaran en obra per la DF prèvia presentació de mostra

--- AMBIT ACTUACIÓ

Localització en planta

NO ESCALAR EL DIBUIX  
REVISAR DIMENSIONS A L'OBRA

Escala  
A1  
A3

Autors del projecte  
1/100  
LONGUERAS CLOTET ARQUITECTES SLP

Mallorca 96 entresol 2º  
08029 Barcelona  
Tel. 933 636 890  
Fax. 934 196 169



ENGINEER: J. SERRA CAPMANY  
Promotor



Projecte  
PROJECTE BàSIC I EXECUTIU  
UNITAT DE FIBROSI QUÍSTICA  
INTEGRAL


HOSPITAL UNIVERSITARI VALL  
D'HEBRON

Títol  
PLANTA SEMISOTERRANI  
ELECTRICITAT  
FORÇA

Capítol	Nº Plànol	Revisions
81	812.2	
Data	Dibuixat	Revisat
Feb. 2017		
Aprovat		
Andu		0784-3456-Força v14.dwg

**LLEGENDA ELECTRICITAT**

T1	LLOC DE TREBALL 4 PRESES NORMALS + 2 SAI	—	PONT TÈCNIC
T2	LLOC DE TREBALL 2 PRESES NORMALS	—	CAPÇAL TÈCNIC
SG	ENDOLL SERVEIS GENERALS	EE-01	RACK
TV	ENDOLL DOBLE PER A TV	EE-02	CENTRAL ALARMA GASOS
■	QUADRE ELECTRIC	EE-03	CABINA PLESTIMOGRAFIA
n°X	PRESA DE FORÇA	EE-04	BICICLETA EGOMÈTRICA
N	MONITOR MULTIPANORÀMIC	EE-05	MONITORITZACIÓ
SC	EIXUGAMANS	EE-06	TORRETA ENDOSCÒPIA (12 PRESES AMB VIGILADOR D'AÏLLAMENT)
RX	RAIGS X	EE-07	TORRETA ANESTÈSSIA (12 PRESES AMB VIGILADOR D'AÏLLAMENT)
EPE	ENDOLLS AMB PRESA EQUIPOTENCIAL	EE-08	TORRETA LÀMPADES MONITOR (12 PRESES)
QEMT	QUADRE D'ENDOLLS MONOFASICS I TRIFASICS	EE-09	LLUM EXPLORACIÓ
F	FRIGORÍFIC	EE-10	CAPÇAL REA - 4 PRESES VIGILADOR D'AÏLLAMENT
⊙	POLSADOR PERSIANA	EE-11	CAPÇAL TÈCNIC - 4 PRESES SAI
		EE-12	CONGELADOR -80°C
		EE-13	CONGELADOR -20°C
		EE-14	CENTRIFUGADORA
		EE-15	CENTRIFUGADORA REFRIGERADA

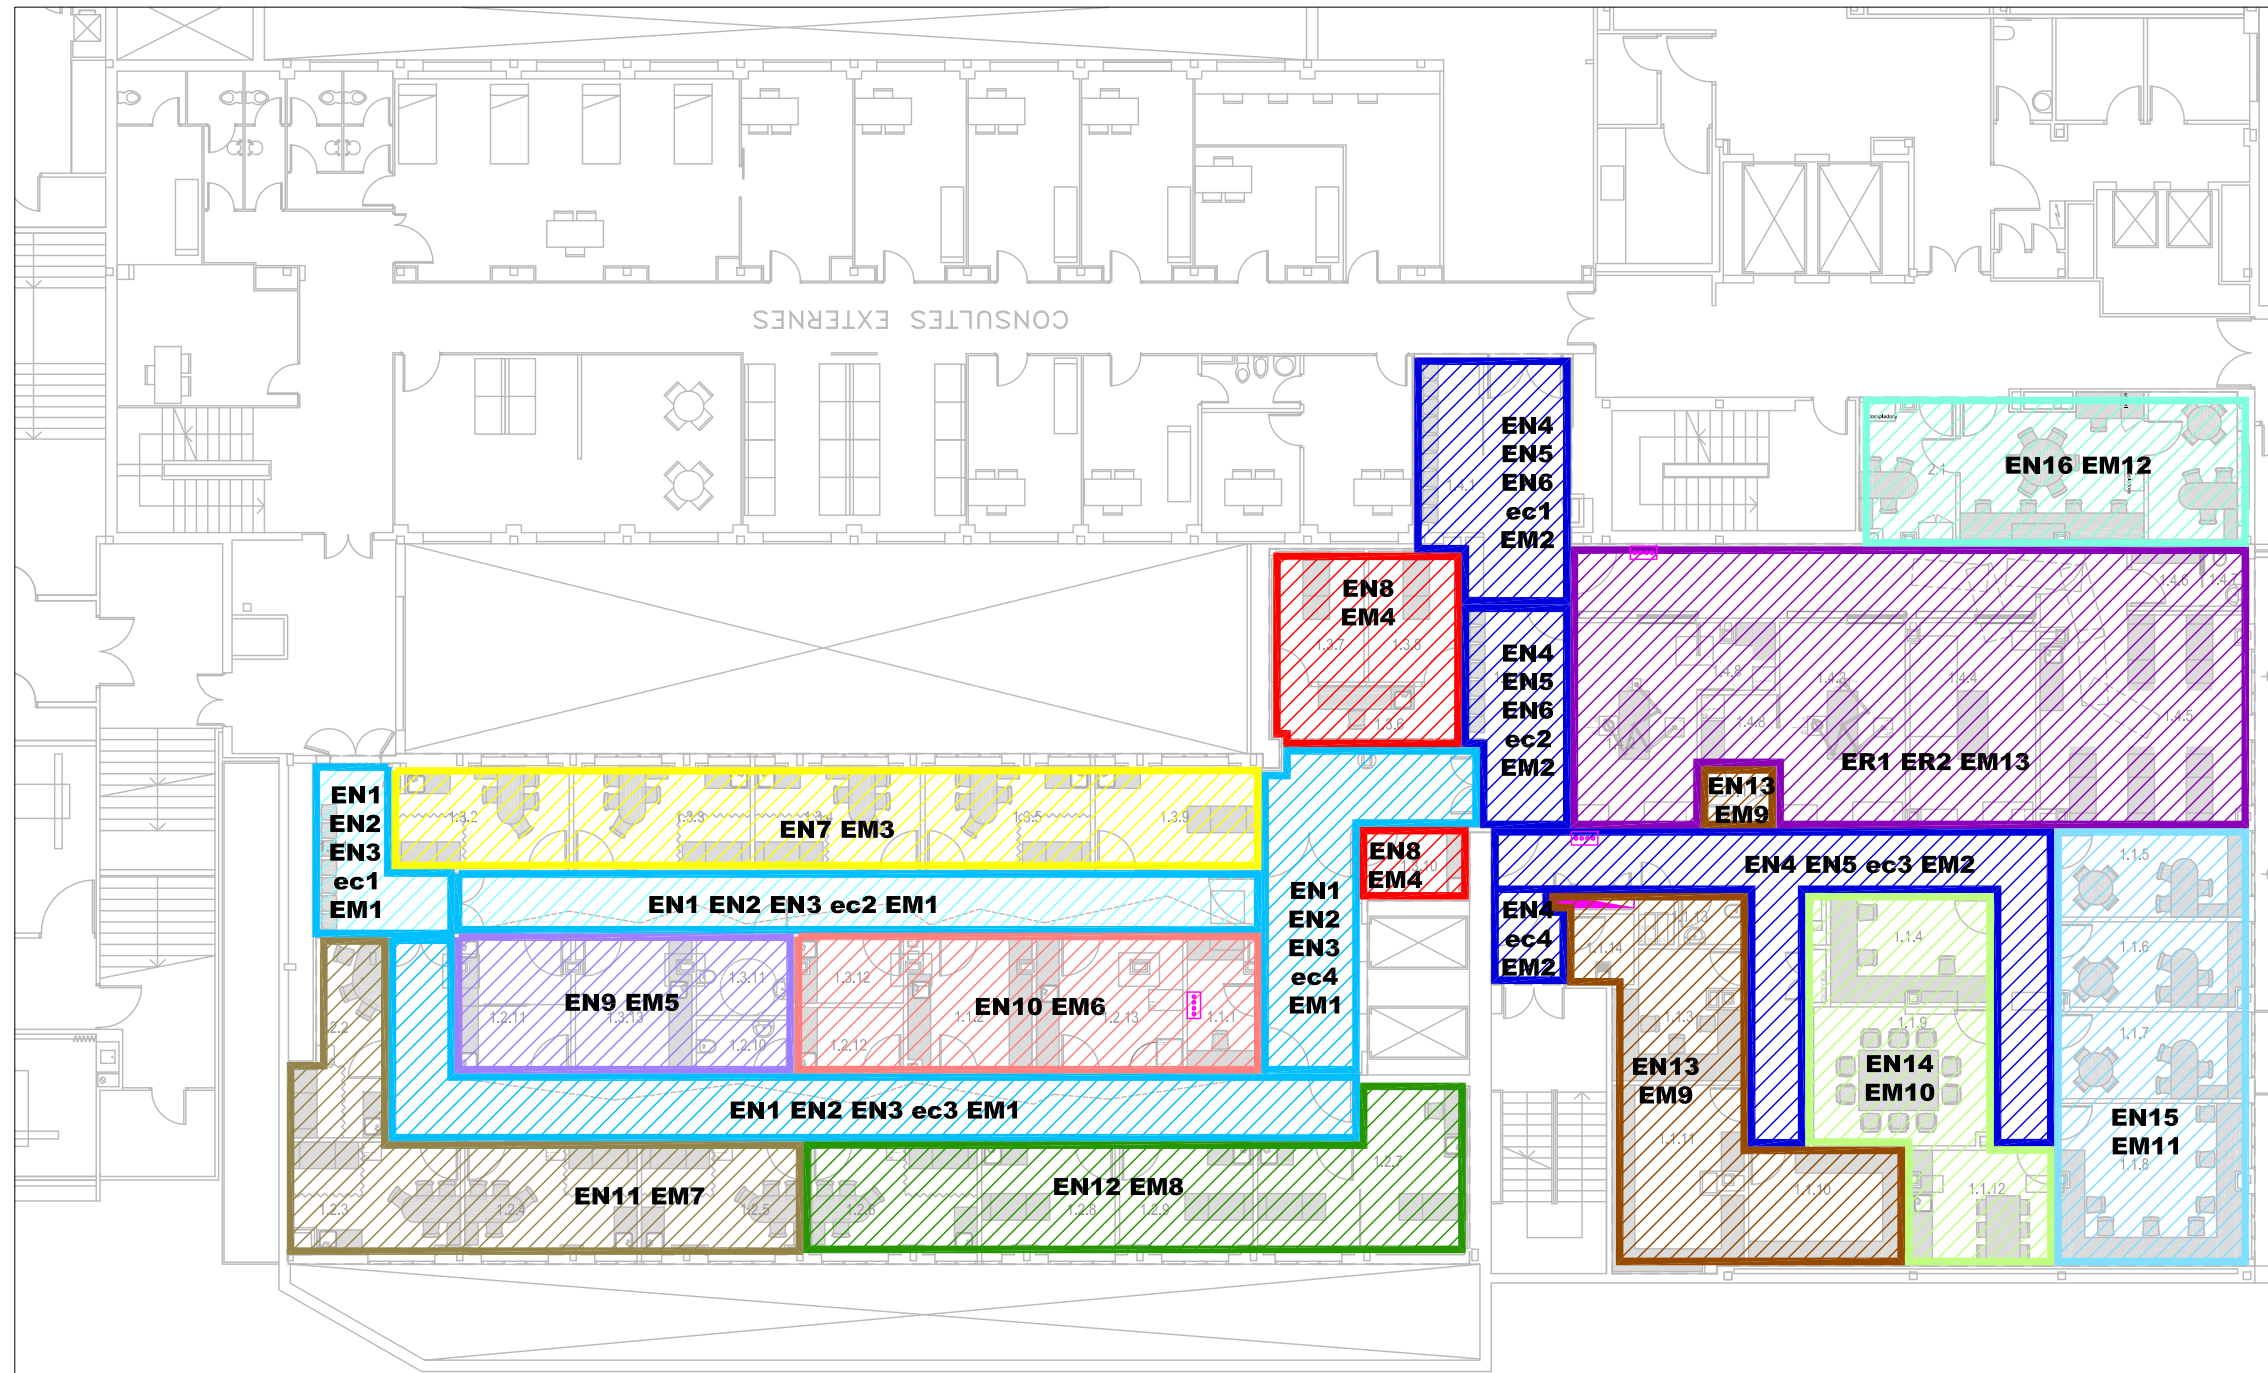

LLISTAT SUPERFÍCIES

HD FIBROSIS QUISTICA		
ÀREA DE SUPORT		
1.1.1	Secretaria	6,93 m2
1.1.2	Gabinet Infermeria	11,37 m2
1.1.3	Monitorització i Control	10,95 m2
1.1.4	Zona Laboratori	12,81 m2
1.1.5	Despatx Mèdic 1	11,83 m2
1.1.6	Despatx Mèdic 2	10,81 m2
1.1.7	Despatx Mèdic 3	11,16 m2
1.1.8	Sala treball	20,53 m2
1.1.9	Sala de Reunions	17,02 m2
1.1.10	Magatzem Assaig Clinic	12,44 m2
1.1.11	Magatzem Unitat	16,19 m2
1.1.12	Sala Descans Personal	13,14 m2
1.1.13	Lavabo Personal	3,84 m2
1.1.14	Brut	3,83 m2
1.1.15	Sala Rack	2,72 m2
SUP. ÚTIL TOTAL - ÀREA SUPORT		163,34 m2
ÀREA ADULTS		
1.2.1	Sala espera	11,58 m2
1.2.2	Consulta Adult 1	13,24 m2
1.2.3	Consulta Adult 2	12,53 m2
1.2.4	Consulta Adult 3	13,14 m2
1.2.5	Consulta Adult 4	12,60 m2
1.2.6	Consulta Adult 5	12,65 m2
1.2.7	Hospital de Dia	19,99 m2
1.2.8	Assaig Clinic 1	10,17 m2
1.2.9	Assaig Clinic 2	10,06 m2
1.2.10	Lavabo Pacients	3,57 m2
1.2.11	Prova Suor / Potenciàls nasals	10,64 m2
1.2.12	Tractament nuvolitzat	4,95 m2
1.2.13	Laboratori Funció Pulmonar / Pleiismografia	13,78 m2
SUP. ÚTIL TOTAL - ÀREA ADULTS		148,45 m2
ÀREA PEDIATRIA		
1.3.1	Sala Espera	9,38 m2
1.3.2	Consulta Pediatria 1	12,40 m2
1.3.3	Consulta Pediatria 2	12,59 m2
1.3.4	Consulta Pediatria 3	11,76 m2
1.3.5	Consulta Pediatria 4	11,83 m2
1.3.6	Hospital de Dia - àrea treball	6,71 m2
1.3.7	Hospital de Dia 1	8,45 m2
1.3.8	Hospital de Dia 2	9,09 m2
1.3.9	Assaig Clinic	11,39 m2
1.3.10	Prova suor	5,00 m2
1.3.11	Lavabo Pacients	4,96 m2
1.3.12	Tractament nuvolitzat	4,80 m2
1.3.13	Laboratori Funció Pulmonar / Sala Indució	10,74 m2
SUP. ÚTIL TOTAL - ÀREA PEDIATRIA		111,68 m2
ÀREA GABINETS		
1.4.1	Sala Espera	7,75 m2
1.4.2	Gabinet 1	17,45 m2
1.4.3	Gabinet 2	18,01 m2
1.4.4	Gabinet 3	17,45 m2
1.4.5	Sala Reanimació - REA	35,51 m2
1.4.6	Vestuari	2,87 m2
1.4.7	Lavabo Pacients	1,57 m2
1.4.8	Sala Rentat	6,23 m2
SUP. ÚTIL TOTAL - ÀREA GABINETS		106,84 m2
ÀREA SECRETARIA / ANESTÈSSIA		
2.1	Secretaria	15,66 m2
2.2	Anestèsia i Reanimació	21,43 m2
SUP. ÚTIL TOTAL - ÀREA SECRETARIA		37,09 m2
SUPERFÍCIE ÚTIL TOTAL		564,68 m2
Passadissos, comunicacions, ...		203,94 m2
SUPERFÍCIES CONSTRUÏDA TOTAL		864,09 m2

Rev.	Data	Descripció	Per

Notes  
Els acabats i revestiments dels materials es confirmaran en obra per la DF prèvia presentació de mostra

--- --- --- AMBIT ACTUACIÓ

Localització en planta

NO ESCALAR EL DIBUIX  
REVISAR DIMENSIONS A L'OBRA

Escala	
1/100	A1
1/200	A3

Autors del projecte



LLONGUERAS CLOTET ARQUITECTES SLP

Mallorca 96 entresol 2º  
08029 Barcelona  
Tel. 933 636 890  
Fax. 934 196 169



ENGINYER: J. SERRA CAPMANY  
Promotor



Projecte  
PROJECTE BÀSIC I EXECUTIU  
UNITAT DE FIBROSIS QUISTICA  
INTEGRAL

HOSPITAL UNIVERSITARI VALL  
D'HEBRON


Títol  
PLANTA SEMISOTERRANI  
ELECTRICITAT  
LÍNIES ENLLUMENAT

Capítol	Nº Plànol	Revisions
81	812.3	
Data	Dibuixat	Revisat
Feb. 2017		
Aprovat		

Anyu 0784-3456-Linies enllumenat v08.dwg

LLEGENDA LÍNIES ENLLUMENAT

	QUADRE ELÈCTRIC
	QUADRE POLSADORS ENLLUMENAT
	IDENTIFICACIÓ LÍNIES D'ENLLUMENAT
<b>ENn</b>	LÍNIA D'ENLLUMENAT SUBMINISTRAMENT NORMAL
<b>ERn</b>	LÍNIA D'ENLLUMENAT DE REEMPLAÇAMENT
<b>EMn</b>	LÍNIA D'ENLLUMENAT D'EMERGÈNCIA
<b>ecn</b>	NÚMERO D'ENCESA

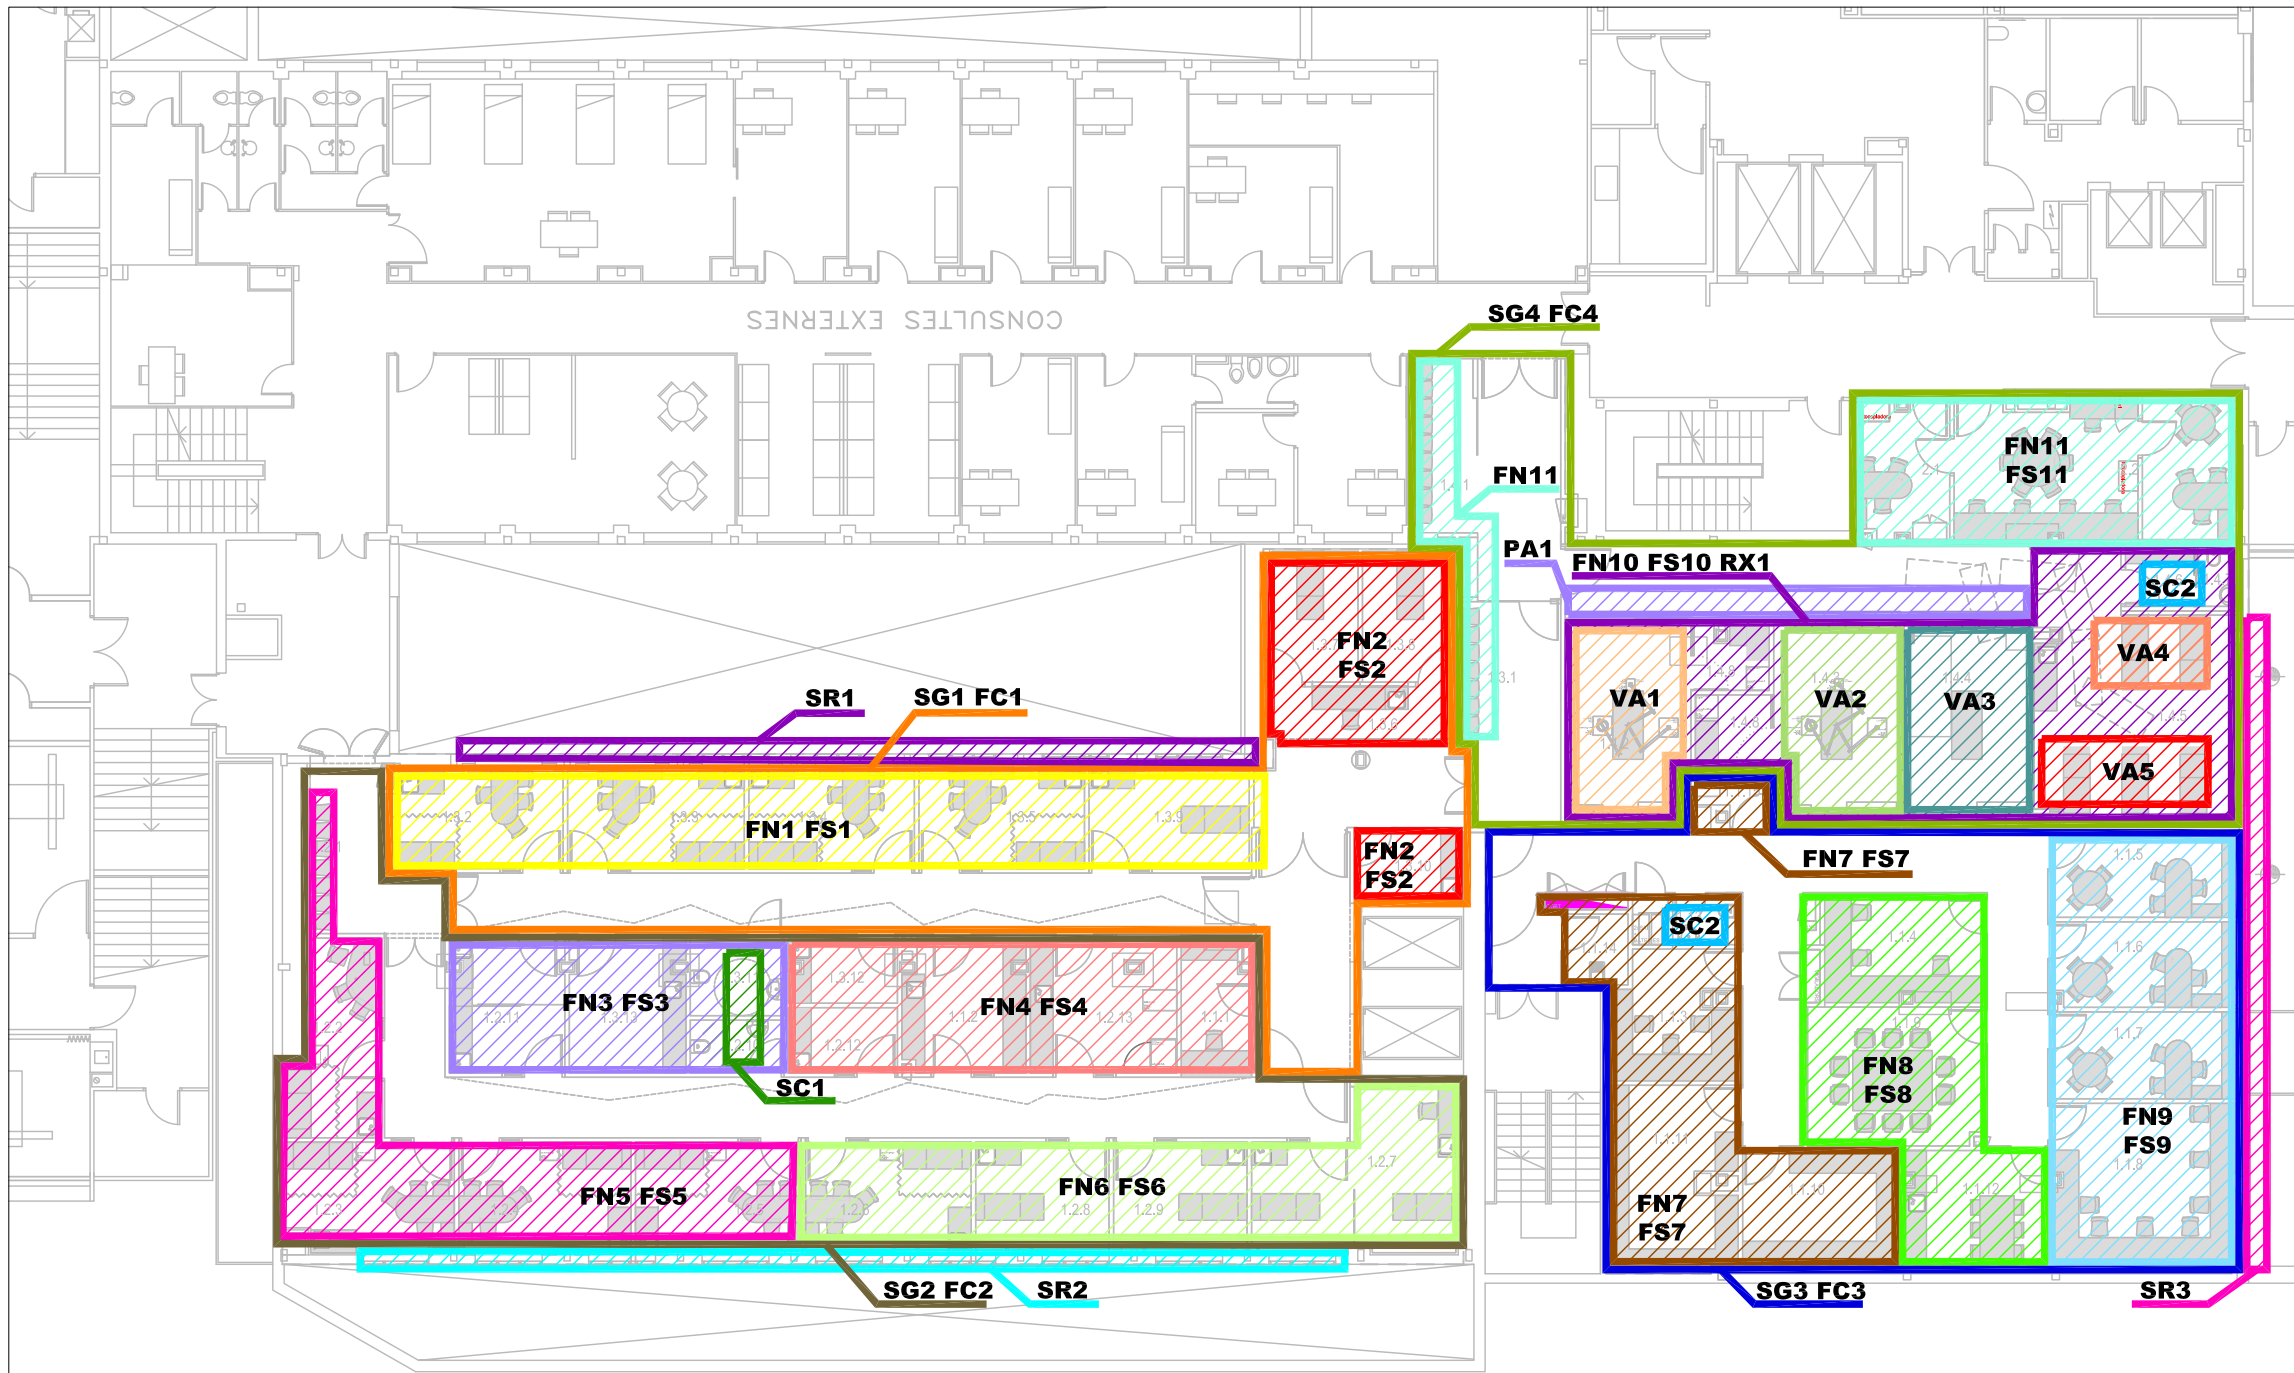

LLISTAT SUPERFÍCIES

Rev.	Data	Descripció	Per
<b>HD FIBROSI QUÍSTICA</b>			
ÀREA DE SUPORT			
1.1.1		Secretaria	6,93 m2
1.1.2		Gabinet Infermeria	11,37 m2
1.1.3		Monitorització i Control	10,95 m2
1.1.4		Zona Laboratori	12,81 m2
1.1.5		Despatx Mèdic 1	11,83 m2
1.1.6		Despatx Mèdic 2	10,81 m2
1.1.7		Despatx Mèdic 3	11,16 m2
1.1.8		Sala treball	20,53 m2
1.1.9		Sala de Reunions	17,02 m2
1.1.10		Magatzem Assaig Clínic	12,44 m2
1.1.11		Magatzem Unitat	16,19 m2
1.1.12		Sala Descans Personal	11,31 m2
1.1.13		Lavabo Personal	3,64 m2
1.1.14		Brut	3,63 m2
1.1.15		Sala Rack	2,72 m2
SUP. ÚTIL TOTAL - ÀREA SUPORT			163,34 m2
ÀREA ADULTS			
1.2.1		Sala espera	11,58 m2
1.2.2		Consulta Adult 1	13,24 m2
1.2.3		Consulta Adult 2	12,53 m2
1.2.4		Consulta Adult 3	13,14 m2
1.2.5		Consulta Adult 4	12,60 m2
1.2.6		Consulta Adult 5	12,65 m2
1.2.7		Hospital de Dia	19,99 m2
1.2.8		Assaig Clínic 1	10,17 m2
1.2.9		Assaig Clínic 2	10,06 m2
1.2.10		Lavabo Pacients	3,57 m2
1.2.11		Prova Suor / Potencials nasals	10,64 m2
1.2.12		Tractament nuvolitzat	4,95 m2
1.2.13		Laboratori Funció Pulmonar / Pletismografia	13,78 m2
SUP. ÚTIL TOTAL - ÀREA ADULTS			148,45 m2
ÀREA PEDIATRIA			
1.3.1		Sala Espera	9,38 m2
1.3.2		Consulta Pediatria 1	12,40 m2
1.3.3		Consulta Pediatria 2	12,59 m2
1.3.4		Consulta Pediatria 3	11,76 m2
1.3.5		Consulta Pediatria 4	11,83 m2
1.3.6		Hospital de Dia - àrea treball	6,71 m2
1.3.7		Hospital de Dia 1	8,45 m2
1.3.8		Hospital de Dia 2	9,09 m2
1.3.9		Assaig Clínic	11,39 m2
1.3.10		Prova suor	5,00 m2
1.3.11		Lavabo Pacients	4,96 m2
1.3.12		Tractament nuvolitzat	4,80 m2
1.3.13		Laboratori Funció Pulmonar / Sala Inducció	10,74 m2
SUP. ÚTIL TOTAL - ÀREA PEDIATRIA			111,68 m2
ÀREA GABINETS			
1.4.1		Sala Espera	7,75 m2
1.4.2		Gabinet 1	17,45 m2
1.4.3		Gabinet 2	18,01 m2
1.4.4		Gabinet 3	17,45 m2
1.4.5		Sala Reanimació - REA	35,51 m2
1.4.6		Vestuar	2,87 m2
1.4.7		Lavabo Pacients	1,57 m2
1.4.8		Sala Rentat	6,23 m2
SUP. ÚTIL TOTAL - ÀREA GABINETS			106,84 m2
ÀREA SECRETARIA / ANESTÈSSIA			
2.1		Secretaria	15,66 m2
2.2		Anestèsia i Reanimació	21,43 m2
SUP. ÚTIL TOTAL - ÀREA SECRETARIA			37,09 m2
SUPERFÍCIE ÚTIL TOTAL			564,68 m2
Passadissos, comunicacions, ...			203,94 m2
SUPERFÍCIES CONSTRUÏDA TOTAL			864,09 m2

Rev.	Data	Descripció	Per

Notes  
Els acabats i revestiments dels materials es confirmaran en obra per la DF prèvia presentació de mostra

--- AMBIT ACTUACIÓ

Localització en planta

NO ESCALAR EL DIBUIX  
REVISAR DIMENSIONS A L'OBRA

Escala  
1/100 A1  
1/200 A3

Autors del projecte

LLONGUERAS CLOTET ARQUITECTES SLP

Mallorca 96 entresol 2º  
08029 Barcelona  
Tel. 933 636 890  
Fax. 934 196 169

ENGINYER: J. SERRA CAPMANY  
Promotor



Projecte  
PROJECTE BÀSIC I EXECUTIU  
UNITAT DE FIBROSI QUÍSTICA  
INTEGRAL

HOSPITAL UNIVERSITARI VALL  
D'HEBRON

Títol  
PLANTA SEMISOTERRANI  
ELECTRICITAT  
LÍNIES FORÇA

Capítol	Nº Plànol	Revisions
81	812.4	


Data	Dibuixat	Revisat	Aprobat
Feb. 2017			

Arxíu 0784-3456-linies força\_v09.dwg

**LLEENDA LÍNIES FORÇA**

- QUADRE ELÈCTRIC
- IDENTIFICACIÓ LÍNIES DE FORÇA, SERVEIS GENERALS I SECAMANS
- FNn** LÍNIES DE PRESES DE FORÇA
- FSn** LÍNIES DE PRESES DE SAI
- SGn** LÍNIES DE PRESES DE SERVEIS GENERALS
- SCn** LÍNIES DE PRESES DE SECAMANS
- VA n** LÍNIES DE PRESES DE VIGILADOR D'AÏLLAMENT
- RXn** LÍNIES DE PRESES DE RAIGS X
- SRn** LÍNIES DE SCREENS
- PA n** LÍNIES DE PORTES AUTOMÀTIQUES
- FCn** LÍNIES DE FANCOILS

CONSULTES EXTERNES

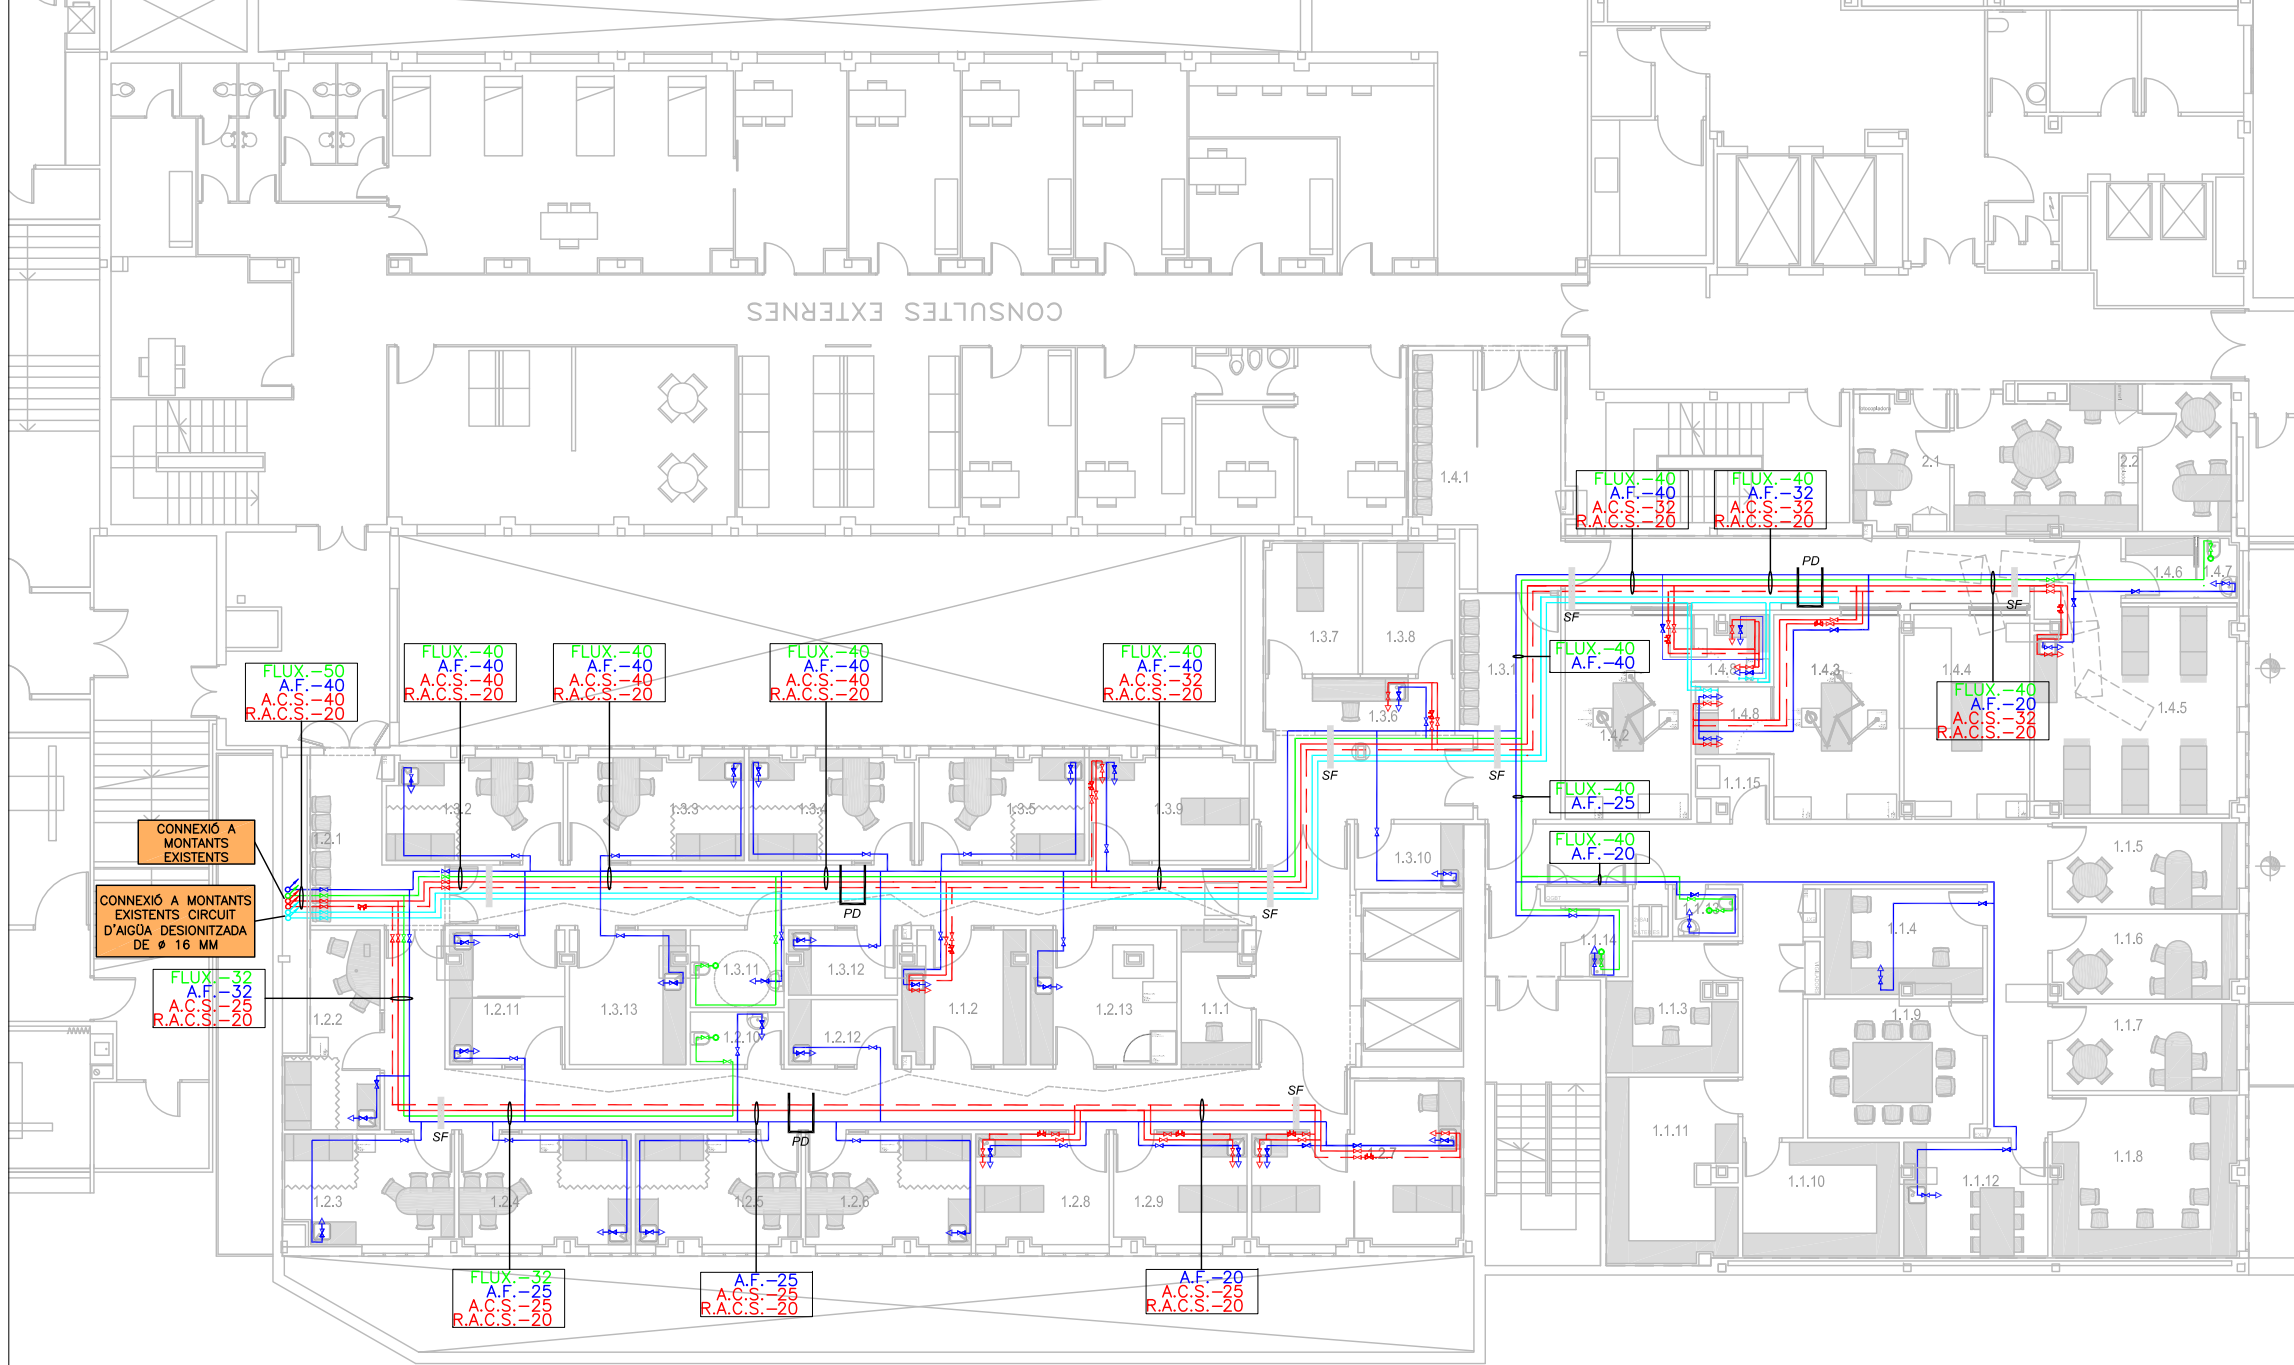

LLISTAT SUPERFÍCIES

HD FIBRÓSI QUÍSTICA

ÀREA DE SUPORT		
1.1.1	Secretaria	6,93 m <sup>2</sup>
1.1.2	Gabinet Infermeria	11,37 m <sup>2</sup>
1.1.3	Monitorització i Control	10,95 m <sup>2</sup>
1.1.4	Zona Laboratori	12,81 m <sup>2</sup>
1.1.5	Despatx Mèdic 1	11,83 m <sup>2</sup>
1.1.6	Despatx Mèdic 2	10,81 m <sup>2</sup>
1.1.7	Despatx Mèdic 3	11,16 m <sup>2</sup>
1.1.8	Sala treball	20,53 m <sup>2</sup>
1.1.9	Sala de Reunions	17,02 m <sup>2</sup>
1.1.10	Magatzem Assaig Clínic	12,44 m <sup>2</sup>
1.1.11	Magatzem Unitat	16,19 m <sup>2</sup>
1.1.12	Sala Descans Personal	11,31 m <sup>2</sup>
1.1.13	Lavabo Personal	3,64 m <sup>2</sup>
1.1.14	Brut	3,63 m <sup>2</sup>
1.1.15	Sala Rack	2,72 m <sup>2</sup>
SUP. ÚTIL TOTAL - ÀREA SUPORT		163,34 m <sup>2</sup>

ÀREA ADULTS		
1.2.1	Sala espera	11,58 m <sup>2</sup>
1.2.2	Consulta Adult 1	13,24 m <sup>2</sup>
1.2.3	Consulta Adult 2	12,53 m <sup>2</sup>
1.2.4	Consulta Adult 3	13,14 m <sup>2</sup>
1.2.5	Consulta Adult 4	12,60 m <sup>2</sup>
1.2.6	Consulta Adult 5	12,65 m <sup>2</sup>
1.2.7	Hospital de Dia	19,99 m <sup>2</sup>
1.2.8	Assaig Cínic 1	10,17 m <sup>2</sup>
1.2.9	Assaig Clínic 2	10,06 m <sup>2</sup>
1.2.10	Lavabo Pacients	3,57 m <sup>2</sup>
1.2.11	Prova Suor / Potencials nasals	10,64 m <sup>2</sup>
1.2.12	Tractament nuvolitzat	4,95 m <sup>2</sup>
1.2.13	Laboratori Funció Pulmonar / Pletismografia	13,78 m <sup>2</sup>
SUP. ÚTIL TOTAL - ÀREA ADULTS		148,45 m <sup>2</sup>

ÀREA PEDIATRIA		
1.3.1	Sala Espera	9,38 m <sup>2</sup>
1.3.2	Consulta Pediatría 1	12,40 m <sup>2</sup>
1.3.3	Consulta Pediatría 2	12,59 m <sup>2</sup>
1.3.4	Consulta Pediatría 3	11,76 m <sup>2</sup>
1.3.5	Consulta Pediatría 4	11,83 m <sup>2</sup>
1.3.6	Hospital de Dia - àrea treball	6,71 m <sup>2</sup>
1.3.7	Hospital de Dia 1	8,45 m <sup>2</sup>
1.3.8	Hospital de Dia 2	9,09 m <sup>2</sup>
1.3.9	Assaig Clínic	11,39 m <sup>2</sup>
1.3.10	Prova suor	5,00 m <sup>2</sup>
1.3.11	Lavabo Pacients	4,96 m <sup>2</sup>
1.3.12	Tractament nuvolitzat	4,80 m <sup>2</sup>
1.3.13	Laboratori Funció Pulmonar / Sala Inducció	10,74 m <sup>2</sup>
SUP. ÚTIL TOTAL - ÀREA PEDIATRIA		111,68 m <sup>2</sup>

ÀREA GABINETS		
1.4.1	Sala Espera	7,75 m <sup>2</sup>
1.4.2	Gabinet 1	17,45 m <sup>2</sup>
1.4.3	Gabinet 2	18,01 m <sup>2</sup>
1.4.4	Gabinet 3	17,45 m <sup>2</sup>
1.4.5	Sala Reanimació - REA	35,51 m <sup>2</sup>
1.4.6	Vestuar	2,87 m <sup>2</sup>
1.4.7	Lavabo Pacients	1,57 m <sup>2</sup>
1.4.8	Sala Rentat	6,23 m <sup>2</sup>
SUP. ÚTIL TOTAL - ÀREA GABINETS		106,84 m <sup>2</sup>

ÀREA SECRETARIA / ANESTÈSSIA		
2.1	Secretaria	15,66 m <sup>2</sup>
2.2	Anestèsia i Reanimació	21,43 m <sup>2</sup>
SUP. ÚTIL TOTAL - ÀREA SECRETARIA		37,09 m <sup>2</sup>

SUPERFICIE ÚTIL TOTAL 564,68 m<sup>2</sup>

Passadissos, comunicacions, ... 203,94 m<sup>2</sup>

SUPERFÍCIES CONSTRUÏDA TOTAL 864,09 m<sup>2</sup>

Rev.	Data	Descripció	Per

Notes  
Els acabats i revestiments dels materials es confirmaran en obra per la DF prèvia presentació de mostra

**---** AMBIT ACTUACIÓ

Localització en planta

NO ESCALAR EL DIBUIX  
REVISAR DIMENSIONS A L'OBRA

Escala	
1/100	A1
1/200	A3

Autors del projecte **LCA**

LLONGUERAS CLOTET ARQUITECTES SLP

Mallorca 96 entresol 2º  
08029 Barcelona  
Tel. 933 636 890  
Fax. 934 196 169



ENGINEER: J. SERRA CAPMANY  
Promotor



Projecte  
PROJECTE BÀSIC I EXECUTIU  
UNITAT DE FIBRÓSI QUÍSTICA  
INTEGRAL


HOSPITAL UNIVERSITARI VALL D'HEBRON

Títol  
PLANTA SEMISOTERRANI FONTANERIA

Captol	Nº Plànol	Revisions
81	813	

Data	Dibuixat	Revisat	Aprobat
Feb. 2017			
Any	0784-3456-Fontaneria_v22.dwg		

DETALL CONNEIXIÓ A RENTADORA D'ENDOSCOPS

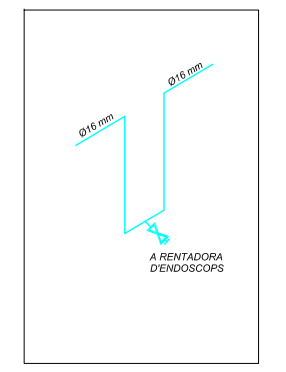

LEGENDA FONTANERIA

- XARXA A.F.
- XARXA A.C.S.
- XARXA RETORN A.C.S.
- XARXA FLUXOR
- XARXA AIGÜA DESIONITZADA
- ↕ PUNT DE CONSUM A.F.
- ↕ PUNT DE CONSUM A.C.S.
- ↕ PUNT DE CONSUM CISTERNA/ WC SANITARI
- ↕ PUNT DE CONSUM AIGÜA DESIONITZADA
- ↗ MUNTANT ASCENDENT
- ⊘ VÁLVULA DE PAS
- ⊕ VÁLVULA D'EQUILIBRAT
- FLUX -  
A.F. -  
A.C.S. -  
R.A.C.S. -
- SF SUPORT FIXE
- PD PUNT DE DILATACIÓ

OBSERVACIONS

LES CANONADES SERAN DE LES SEGÜENTS CARACTERÍSTIQUES:  
- AIGUA FREDA: TUB PPR PN20  
- AIGUA CALENTA I RETORN: TUB PPR PN20

TOTES LES CANONADES ANIRAN AÏLLADES SEGONS RITE IT 1.2.4.2. L' AÏLLAMENT S' INSTAL·LARÀ PER SOBRE DE LES SUPORTACIONS.

EL TRAÇAT DE CANONADES ES GRAFIA DE MANERA ESQUEMÀTICA. LA SEVA INSTAL·LACIÓ SERÀ AMB BRIDA ISOFÒNICA.

NO S'ADMETRAN SUPORTACIONS AMB BRIDES PLÀSTIQUES.


ANCORAR VÁLVULES I CANVIS DE DIRECCIÓ.

LES CANONADES ANIRAN EN MUNTATGE SUPERFICIAL EN ELS RECORREGUTS HORIZONTALS PER TAL DE NO MALMETRE LA RESISTÈNCIA DELS PARAMENTS.


OBSERVACIONS


PUNTS DE CONSUM	ØXARXA A.C.S.	ØXARXA A.F.S.	ØXARXA FLUXOR
RENTAMANS	25	20	-
LAVABOS	25	20	-
PICA	25	25	-
INODORS	-	-	32
ABOCADORS	-	20	32

DETALL PUNT CONSUM AMB AIXETA MESCLADORA

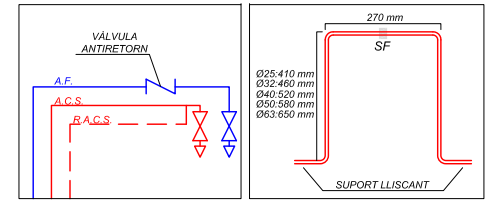

DETALL PUNTS DE DILATACIÓ XARXA A.C.S. I R.A.C.S.

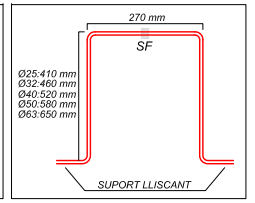

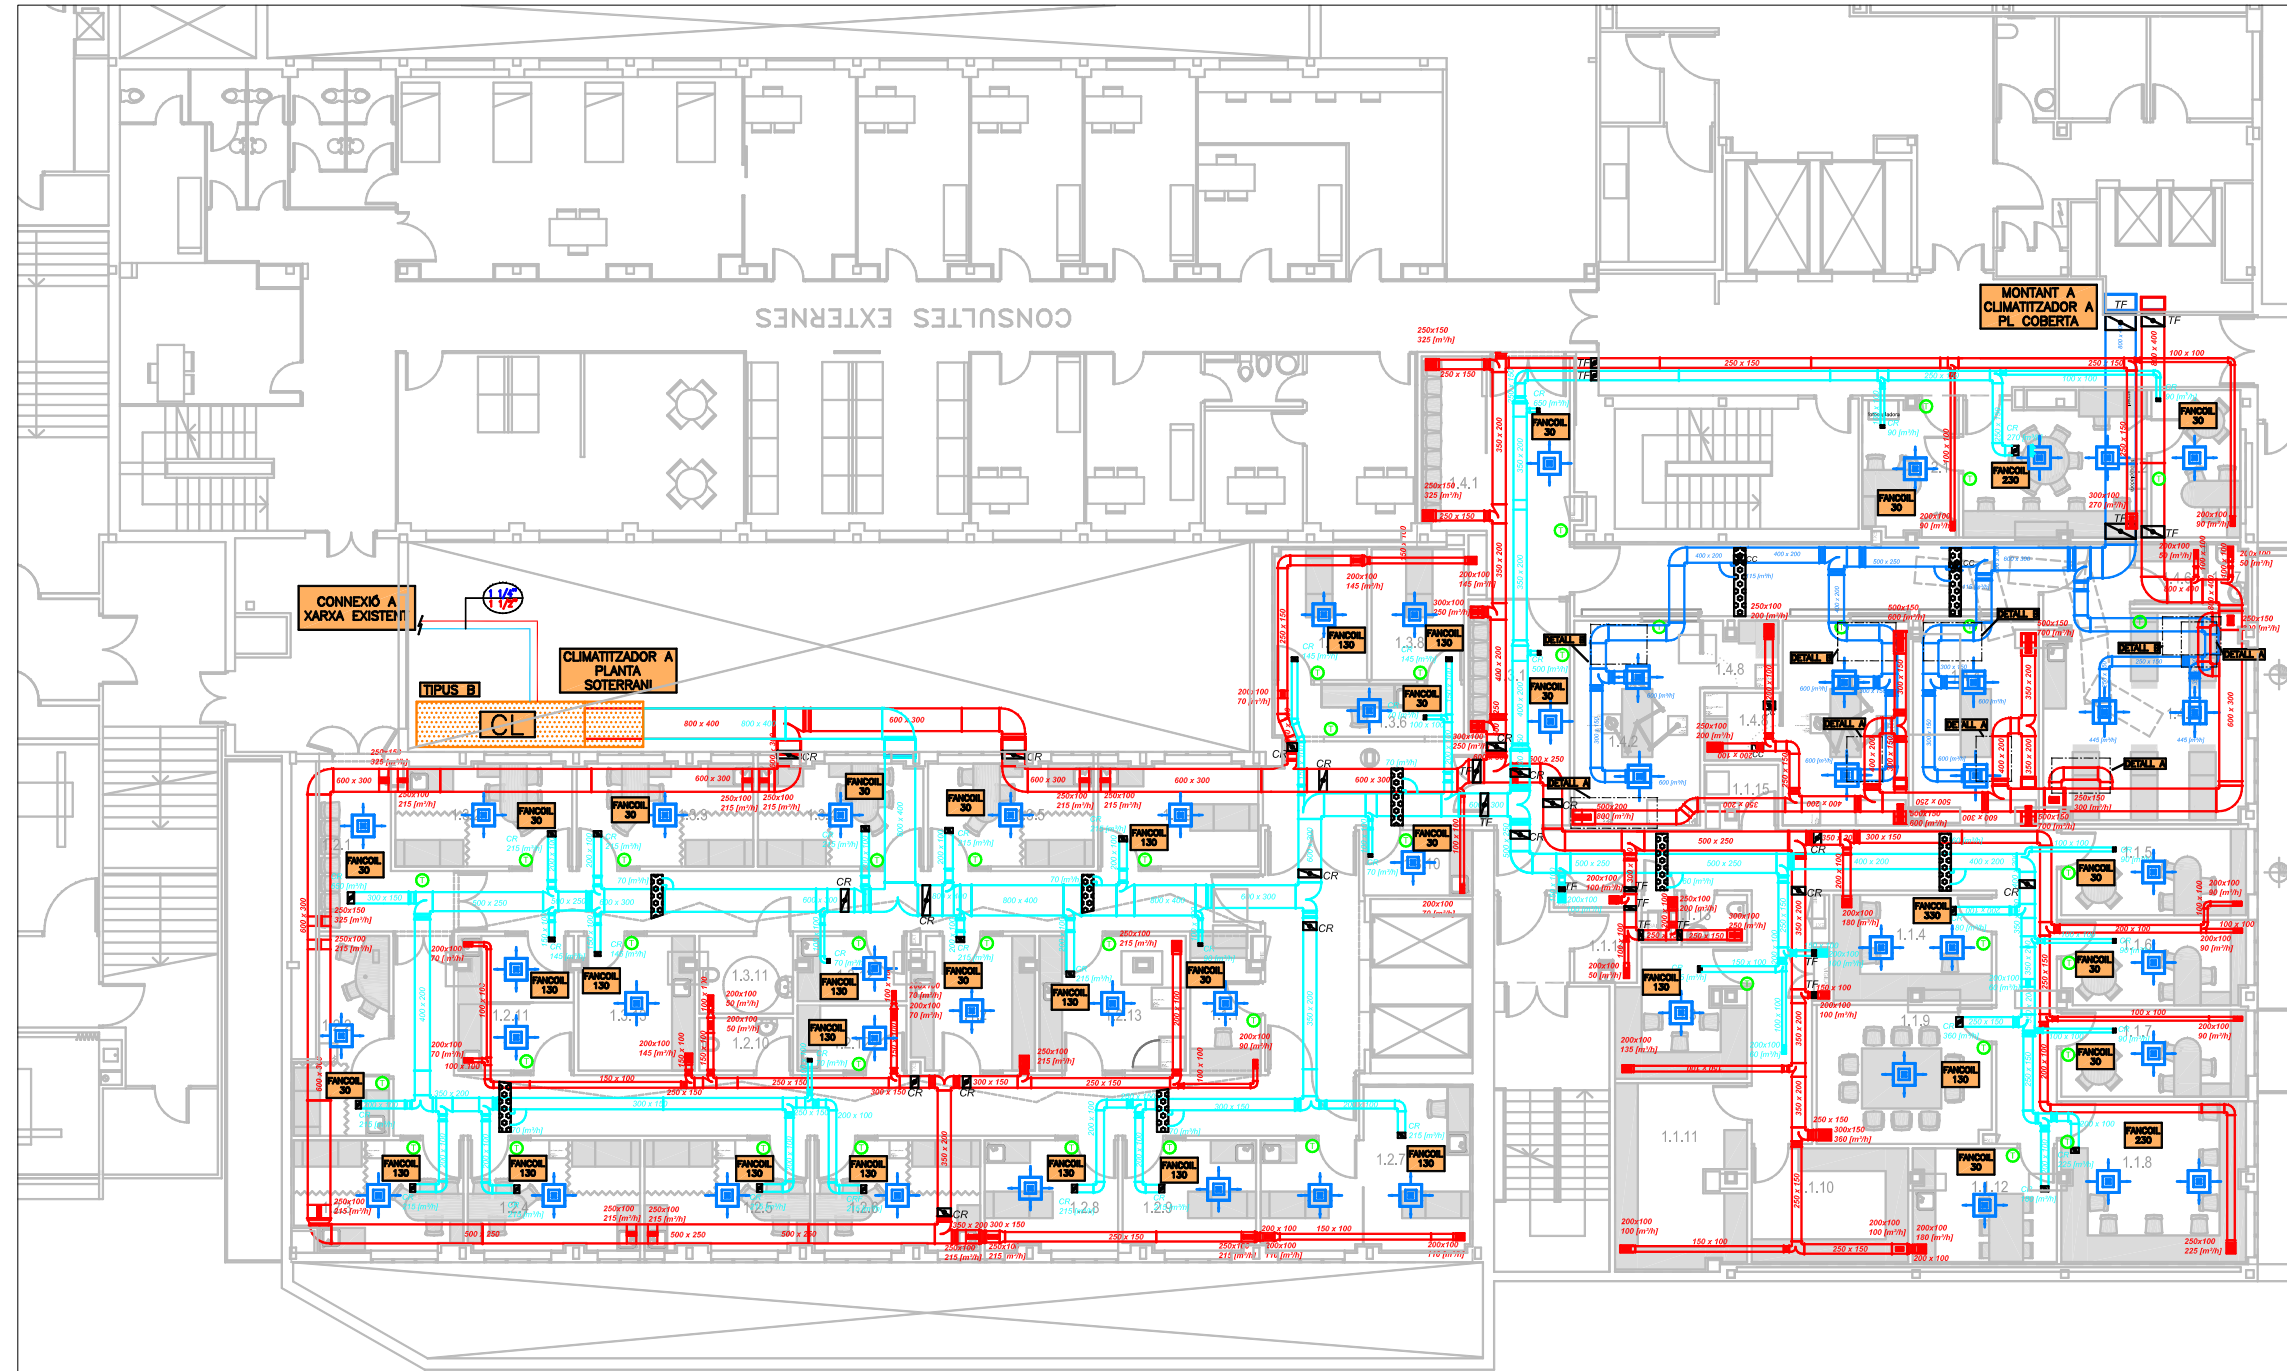

**LLISTAT SUPERFÍCIES**

Rev.	Data	Descripció	Per
<b>HD FIBROSITÀ QUÍSTICA</b>			
ÀREA DE SUPORT			
1.1.1		Secretaria	6,93 m <sup>2</sup>
1.1.2		Gabinet Infermeria	11,37 m <sup>2</sup>
1.1.3		Monitorització i Control	10,95 m <sup>2</sup>
1.1.4		Zona Laboratori	12,81 m <sup>2</sup>
1.1.5		Despatx Mèdic 1	11,83 m <sup>2</sup>
1.1.6		Despatx Mèdic 2	10,81 m <sup>2</sup>
1.1.7		Despatx Mèdic 3	11,16 m <sup>2</sup>
1.1.8		Sala treball	20,53 m <sup>2</sup>
1.1.9		Sala de Reunions	17,02 m <sup>2</sup>
1.1.10		Magatzem Assaig Clínic	12,44 m <sup>2</sup>
1.1.11		Magatzem Unitat	16,19 m <sup>2</sup>
1.1.12		Sala Descans Personal	11,31 m <sup>2</sup>
1.1.13		Lavabo Personal	3,64 m <sup>2</sup>
1.1.14		Brut	3,63 m <sup>2</sup>
1.1.15		Sala Rack	2,72 m <sup>2</sup>
SUP. ÚTIL TOTAL - ÀREA SUPORT			163,34 m <sup>2</sup>
ÀREA ADULTS			
1.2.1		Sala espera	11,58 m <sup>2</sup>
1.2.2		Consulta Adult 1	13,24 m <sup>2</sup>
1.2.3		Consulta Adult 2	12,53 m <sup>2</sup>
1.2.4		Consulta Adult 3	13,14 m <sup>2</sup>
1.2.5		Consulta Adult 4	12,60 m <sup>2</sup>
1.2.6		Consulta Adult 5	12,65 m <sup>2</sup>
1.2.7		Hospital de Dia	19,99 m <sup>2</sup>
1.2.8		Assaig Clínic 1	10,17 m <sup>2</sup>
1.2.9		Assaig Clínic 2	10,06 m <sup>2</sup>
1.2.10		Lavabo Pacients	3,57 m <sup>2</sup>
1.2.11		Prova Suor / Potencials nasals	10,64 m <sup>2</sup>
1.2.12		Tractament nuvolitzat	4,95 m <sup>2</sup>
1.2.13		Laboratori Funció Pulmonar / Pletismografia	13,78 m <sup>2</sup>
SUP. ÚTIL TOTAL - ÀREA ADULTS			148,45 m <sup>2</sup>
ÀREA PEDIATRIA			
1.3.1		Sala Espera	9,38 m <sup>2</sup>
1.3.2		Consulta Pediàtria 1	12,40 m <sup>2</sup>
1.3.3		Consulta Pediàtria 2	12,59 m <sup>2</sup>
1.3.4		Consulta Pediàtria 3	11,76 m <sup>2</sup>
1.3.5		Consulta Pediàtria 4	11,83 m <sup>2</sup>
1.3.6		Hospital de Dia - àrea treball	6,71 m <sup>2</sup>
1.3.7		Hospital de Dia 1	8,45 m <sup>2</sup>
1.3.8		Hospital de Dia 2	9,09 m <sup>2</sup>
1.3.9		Assaig Clínic	11,39 m <sup>2</sup>
1.3.10		Prova suor	5,00 m <sup>2</sup>
1.3.11		Lavabo Pacients	4,96 m <sup>2</sup>
1.3.12		Tractament nuvolitzat	4,80 m <sup>2</sup>
1.3.13		Laboratori Funció Pulmonar / Sala Inducció	10,74 m <sup>2</sup>
SUP. ÚTIL TOTAL - ÀREA PEDIATRIA			111,68 m <sup>2</sup>
ÀREA GABINETS			
1.4.1		Sala Espera	7,75 m <sup>2</sup>
1.4.2		Gabinet 1	17,45 m <sup>2</sup>
1.4.3		Gabinet 2	18,01 m <sup>2</sup>
1.4.4		Gabinet 3	17,45 m <sup>2</sup>
1.4.5		Sala Reanimació - REA	35,51 m <sup>2</sup>
1.4.6		Vestuar	2,87 m <sup>2</sup>
1.4.7		Lavabo Pacients	1,57 m <sup>2</sup>
1.4.8		Sala Rentat	6,23 m <sup>2</sup>
SUP. ÚTIL TOTAL - ÀREA GABINETS			106,84 m <sup>2</sup>
ÀREA SECRETARIA / ANESTÈSSIA			
2.1		Secretaria	15,66 m <sup>2</sup>
2.2		Anestèsia i Reanimació	21,43 m <sup>2</sup>
SUP. ÚTIL TOTAL - ÀREA SECRETARIA			37,09 m <sup>2</sup>
SUPERFÍCIE ÚTIL TOTAL			564,68 m <sup>2</sup>
Passadissos, comunicacions, ...			203,94 m <sup>2</sup>
SUPERFÍCIES CONSTRUÏDA TOTAL			864,09 m <sup>2</sup>

Rev.	Data	Descripció	Per

**Notes**  
Els acabats i revestiments dels materials es confirmaran en obra per la DF prèvia presentació de mostra

**---** AMBIT ACTUACIÓ

Localització en planta

NO ESCALAR EL DIBUÏT  
REVISAR DIMENSIONS A L'OBRA

Escala  
1/100 A1  
1/200 A3

Autors del projecte  
LCA

LLONGUERAS CLOTET ARQUITECTES SLP

Mallorca 96 entross 2º  
08029 Barcelona  
Tel. 933 636 890  
Fax. 934 196 169  
SC  
enginyeria

ENGINEER: J. SERRA CAPMANY  
Promotor




Projecte  
PROJECTE BÀSIC I EXECUTIU  
UNITAT DE FIBROSITÀ QUÍSTICA  
INTEGRAL


HOSPITAL UNIVERSITARI VALL  
D'HEBRON

Títol  
PLANTA SEMISOTERRANI  
CLIMATITZACIÓ  
CONDUCTES


Capítol	Nº Plànol	Revisions
81	814.1	
Data	Dibuat	Revisat
Feb. 2017		
Avalu	0784-3456-Clima Conductos_v19.dwg	

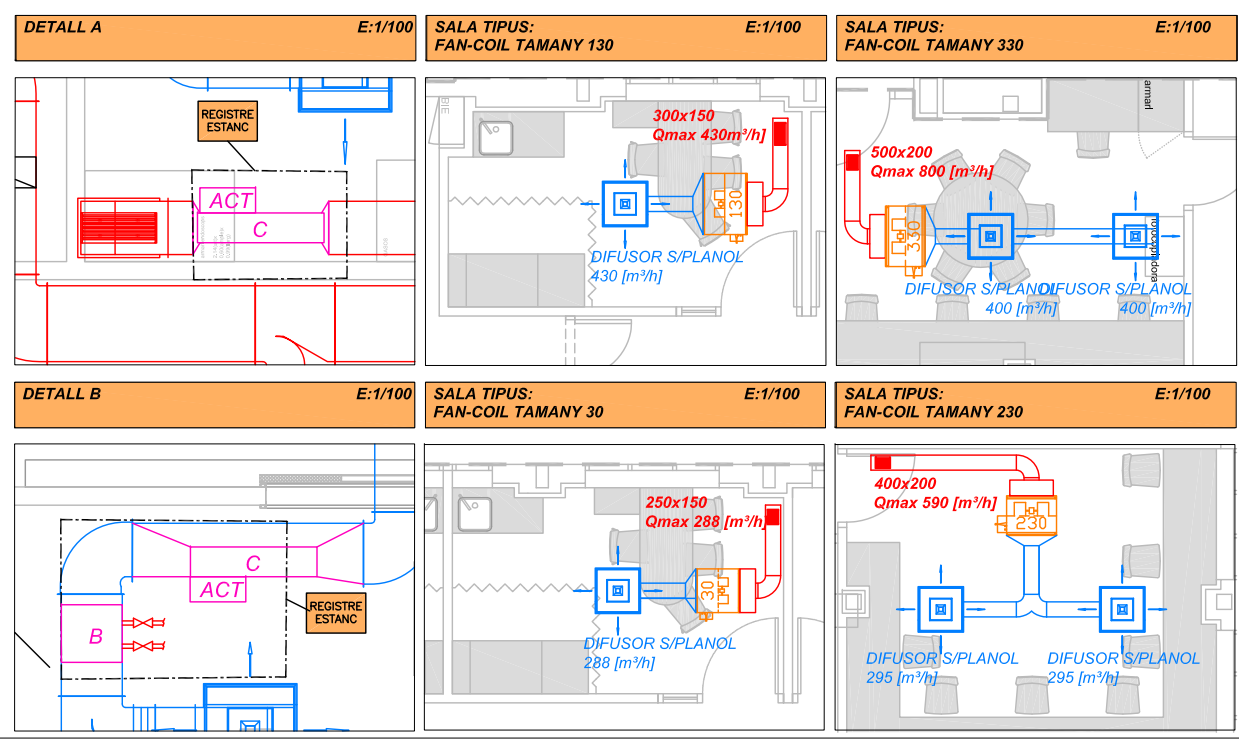


**ESQUEMA CONNEXIÓ BATERIES CLIMATITZADORS 2 VIES**

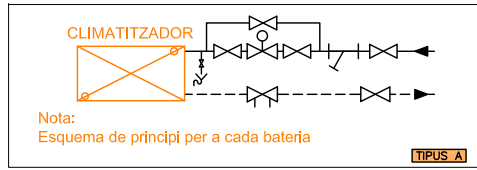

**ESQUEMA CONNEXIÓ BATERIES CLIMATITZADORS 3 VIES**

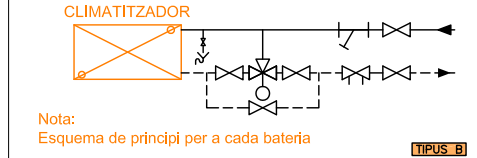


**DETALL CONNEXIÓ REIXETES I DIFUSORS**

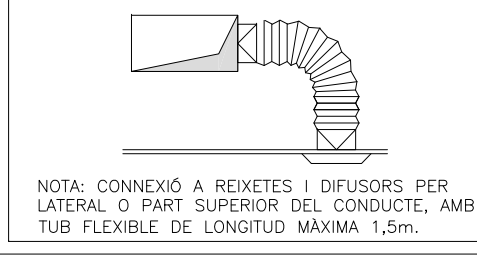

**LLEGGENDA CLIMATITZACIÓ**

	CONDUCTE AIRE PRIMARI
	CONDUCTE IMPULSIÓ D'AIRE
	CONDUCTE RETURN / EXTRACCIÓ D'AIRE
	COMPORTA DE REGULACIÓ CABAL
	COMPORTA TALLA FOCES
	COMPORTA AUTOMECÀNICA DE REGULACIÓ DE CABAL CONSTANT
	DIFUSOR D'AIRE ROTACIONAL 48 SORTIDES AMB PLENUM
	REIXETA DE VENTILACIÓ
	PLACA PERFORADA PER VENTILACIÓ
	FAN-COIL
	TERMOSTAT
	BATERIA D'AIGUA CALENTA
	VÀLVULA DE CONTROL DE CABAL
	ACTUADOR DE VÀLVULA DE CONTROL DE CABAL

	XARXA CLIMATITZACIÓ A.F. IMPULSIÓ/RETURN
	XARXA CLIMATITZACIÓ A.C. IMPULSIÓ/RETURN
	CLIMATITZADOR
	VÀLVULA DE TALL
	VÀLVULA D'EQUILIBRAT
	VÀLVULA DE 2 VIES MOTORITZADA
	FILTRE
	VÀLVULA DE 3 VIES MOTORITZADA
	BUIDAT
	DIÀMETRE CANONADES

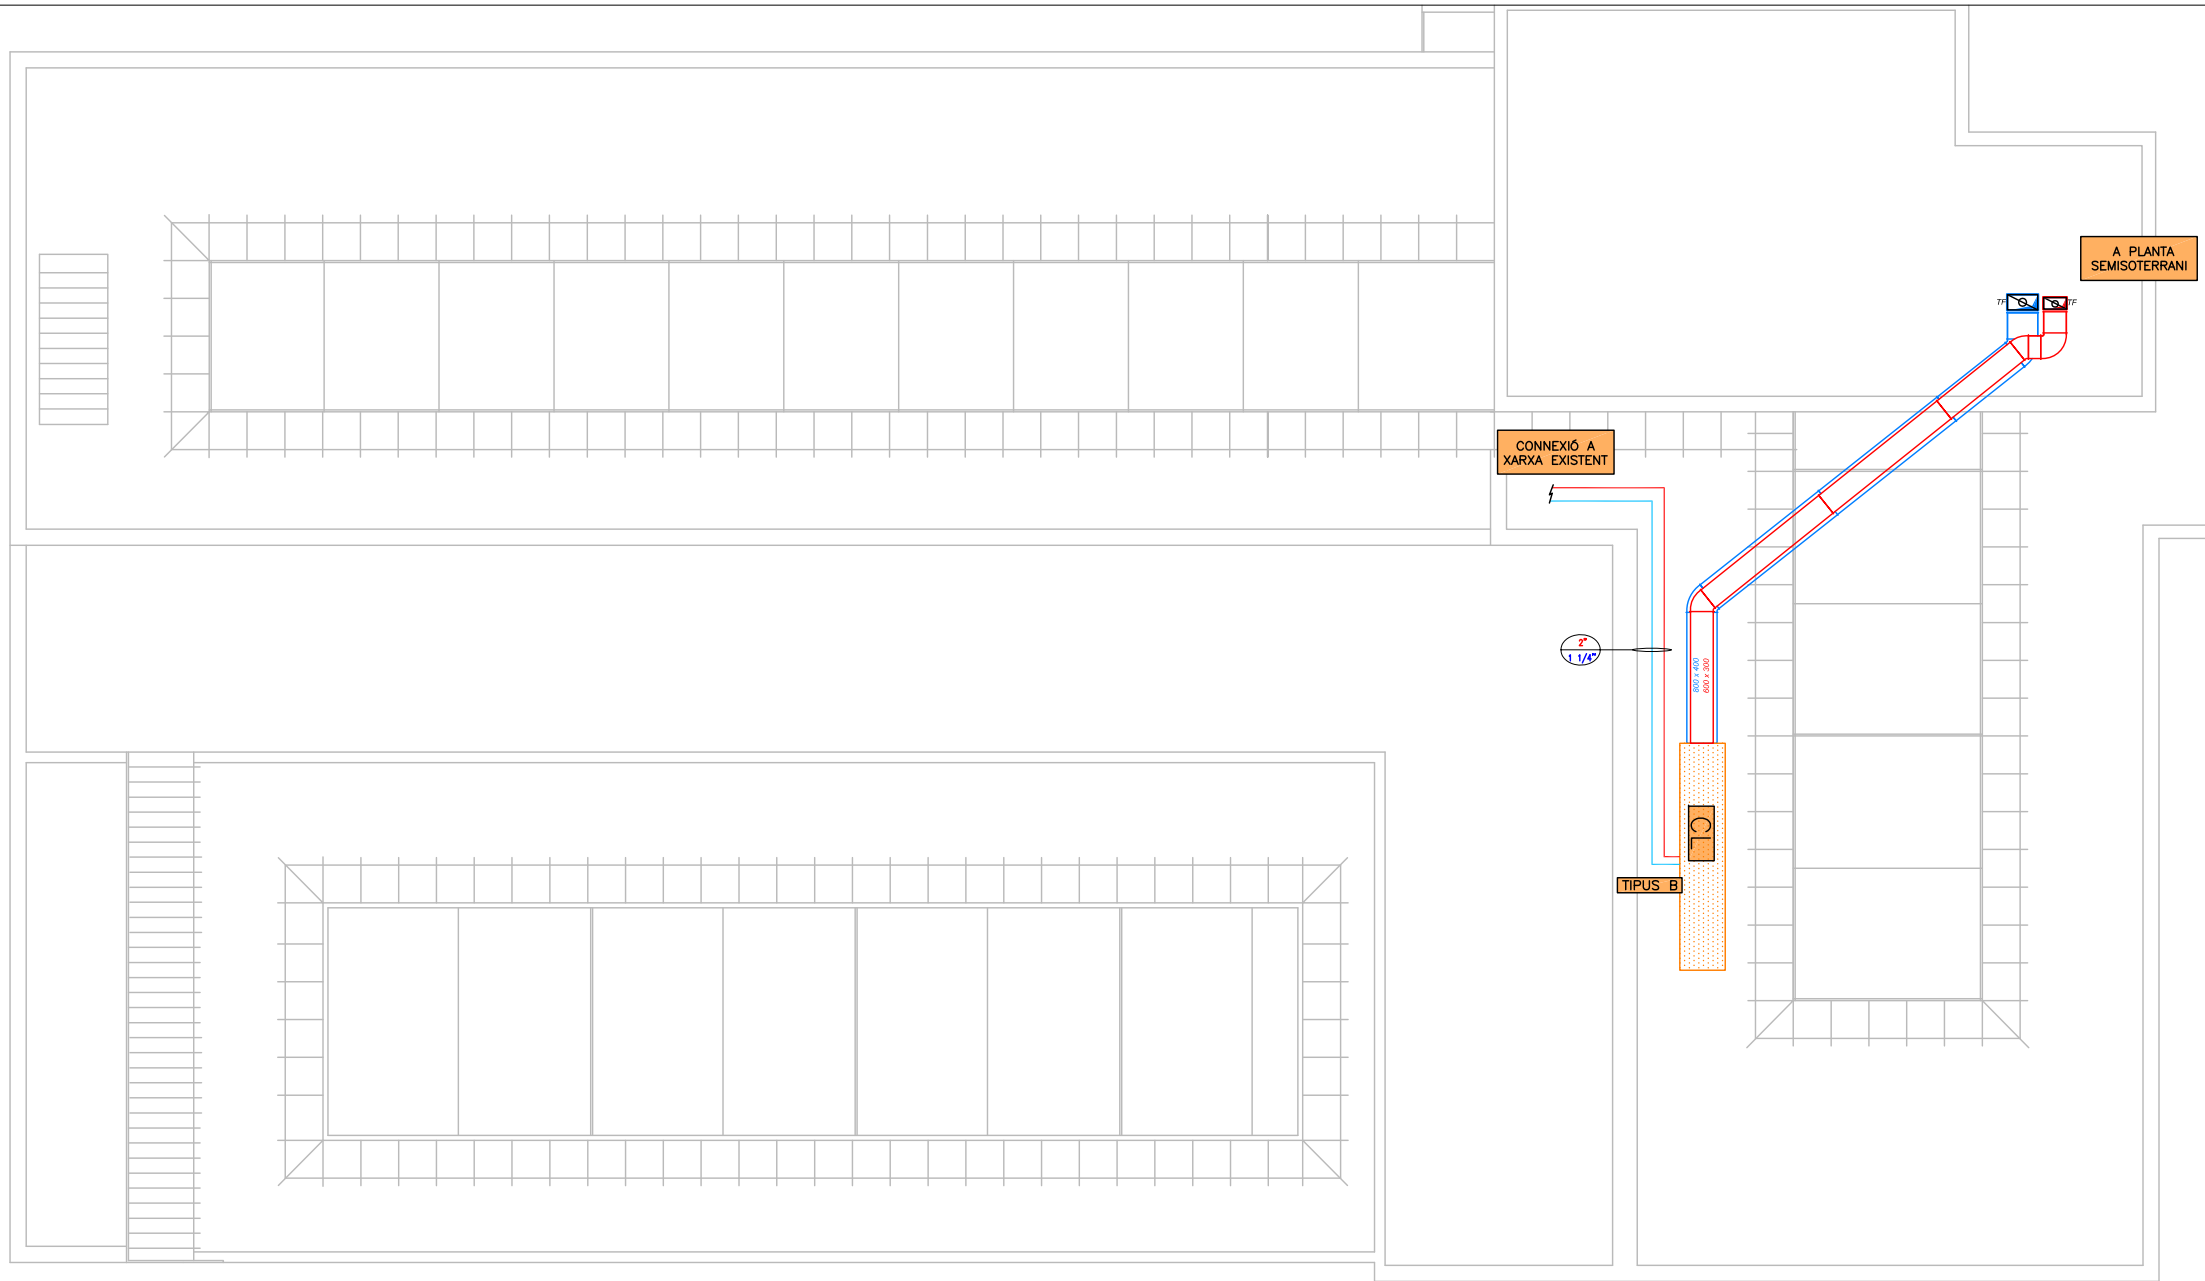

Rev.	Data	Descripció	Per

Notes  
Els acabats i revestiments dels materials es confirmaran en obra per la DF prèvia presentació de mostra

--- AMBIT ACTUACIÓ

Localització en planta

NO ESCALAR EL DIBUIX  
REVISAR DIMENSIONS A L'OBRA

Escala  
1/100 A1  
1/200 A3

Autors del projecte  
LCA  
LLONGUERAS CLOTET ARQUITECTES SLP

Mallorca 96 entresol 2º  
08029 Barcelona  
Tel. 933 636 890  
Fax. 934 196 169  
SC enginyeria

ENGINYER: J. SERRA CAPMANY  
Promotor




Projecte  
PROJECTE BÀSIC I EXECUTIU  
UNITAT DE FIBROSI QUÍSTICA  
INTEGRAL

HOSPITAL UNIVERSITARI VALL  
D'HEBRON


Títol  
PLANTA COBERTA  
CLIMATITZACIÓ

Captol	Nº Plànol	Revisions
81	814.2	
Data	Dibuixat	Revisat
Feb. 2017		
Any	0784-3456-conductes P4_v06.dwg	

ESQUEMA CONNEIXIÓ BATERIES CLIMATITZADORS 2 VIES

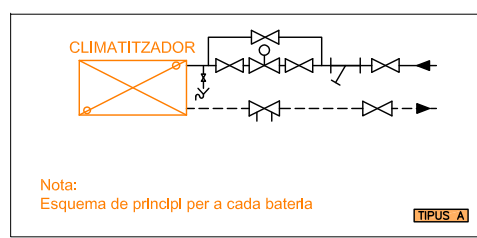


ESQUEMA CONNEIXIÓ BATERIES CLIMATITZADORS 3 VIES

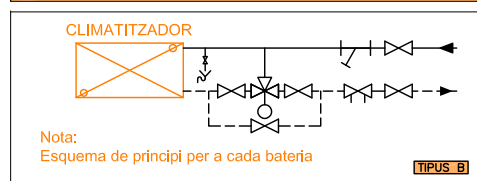

LLEGGENDA CLIMATITZACIÓ

- CONDUCTE IMPULSIÓ D'AIRE
- CONDUCTE RETORN D'AIRE
- COMPORTA TALLA FOC
- XARXA CLIMATITZACIÓ A.F. IMPULSIÓ/RETORN
- XARXA CLIMATITZACIÓ A.C. IMPULSIÓ/RETORN
- CLIMATITZADOR
- VÀLVULA DE TALL
- VÀLVULA D'EQUILIBRAT
- VÀLVULA DE 2 VIES MOTORITZADA
- FILTRE
- VÀLVULA DE 3 VIES MOTORITZADA
- BUIDAT
- DIÀMETRES DE CANONADES



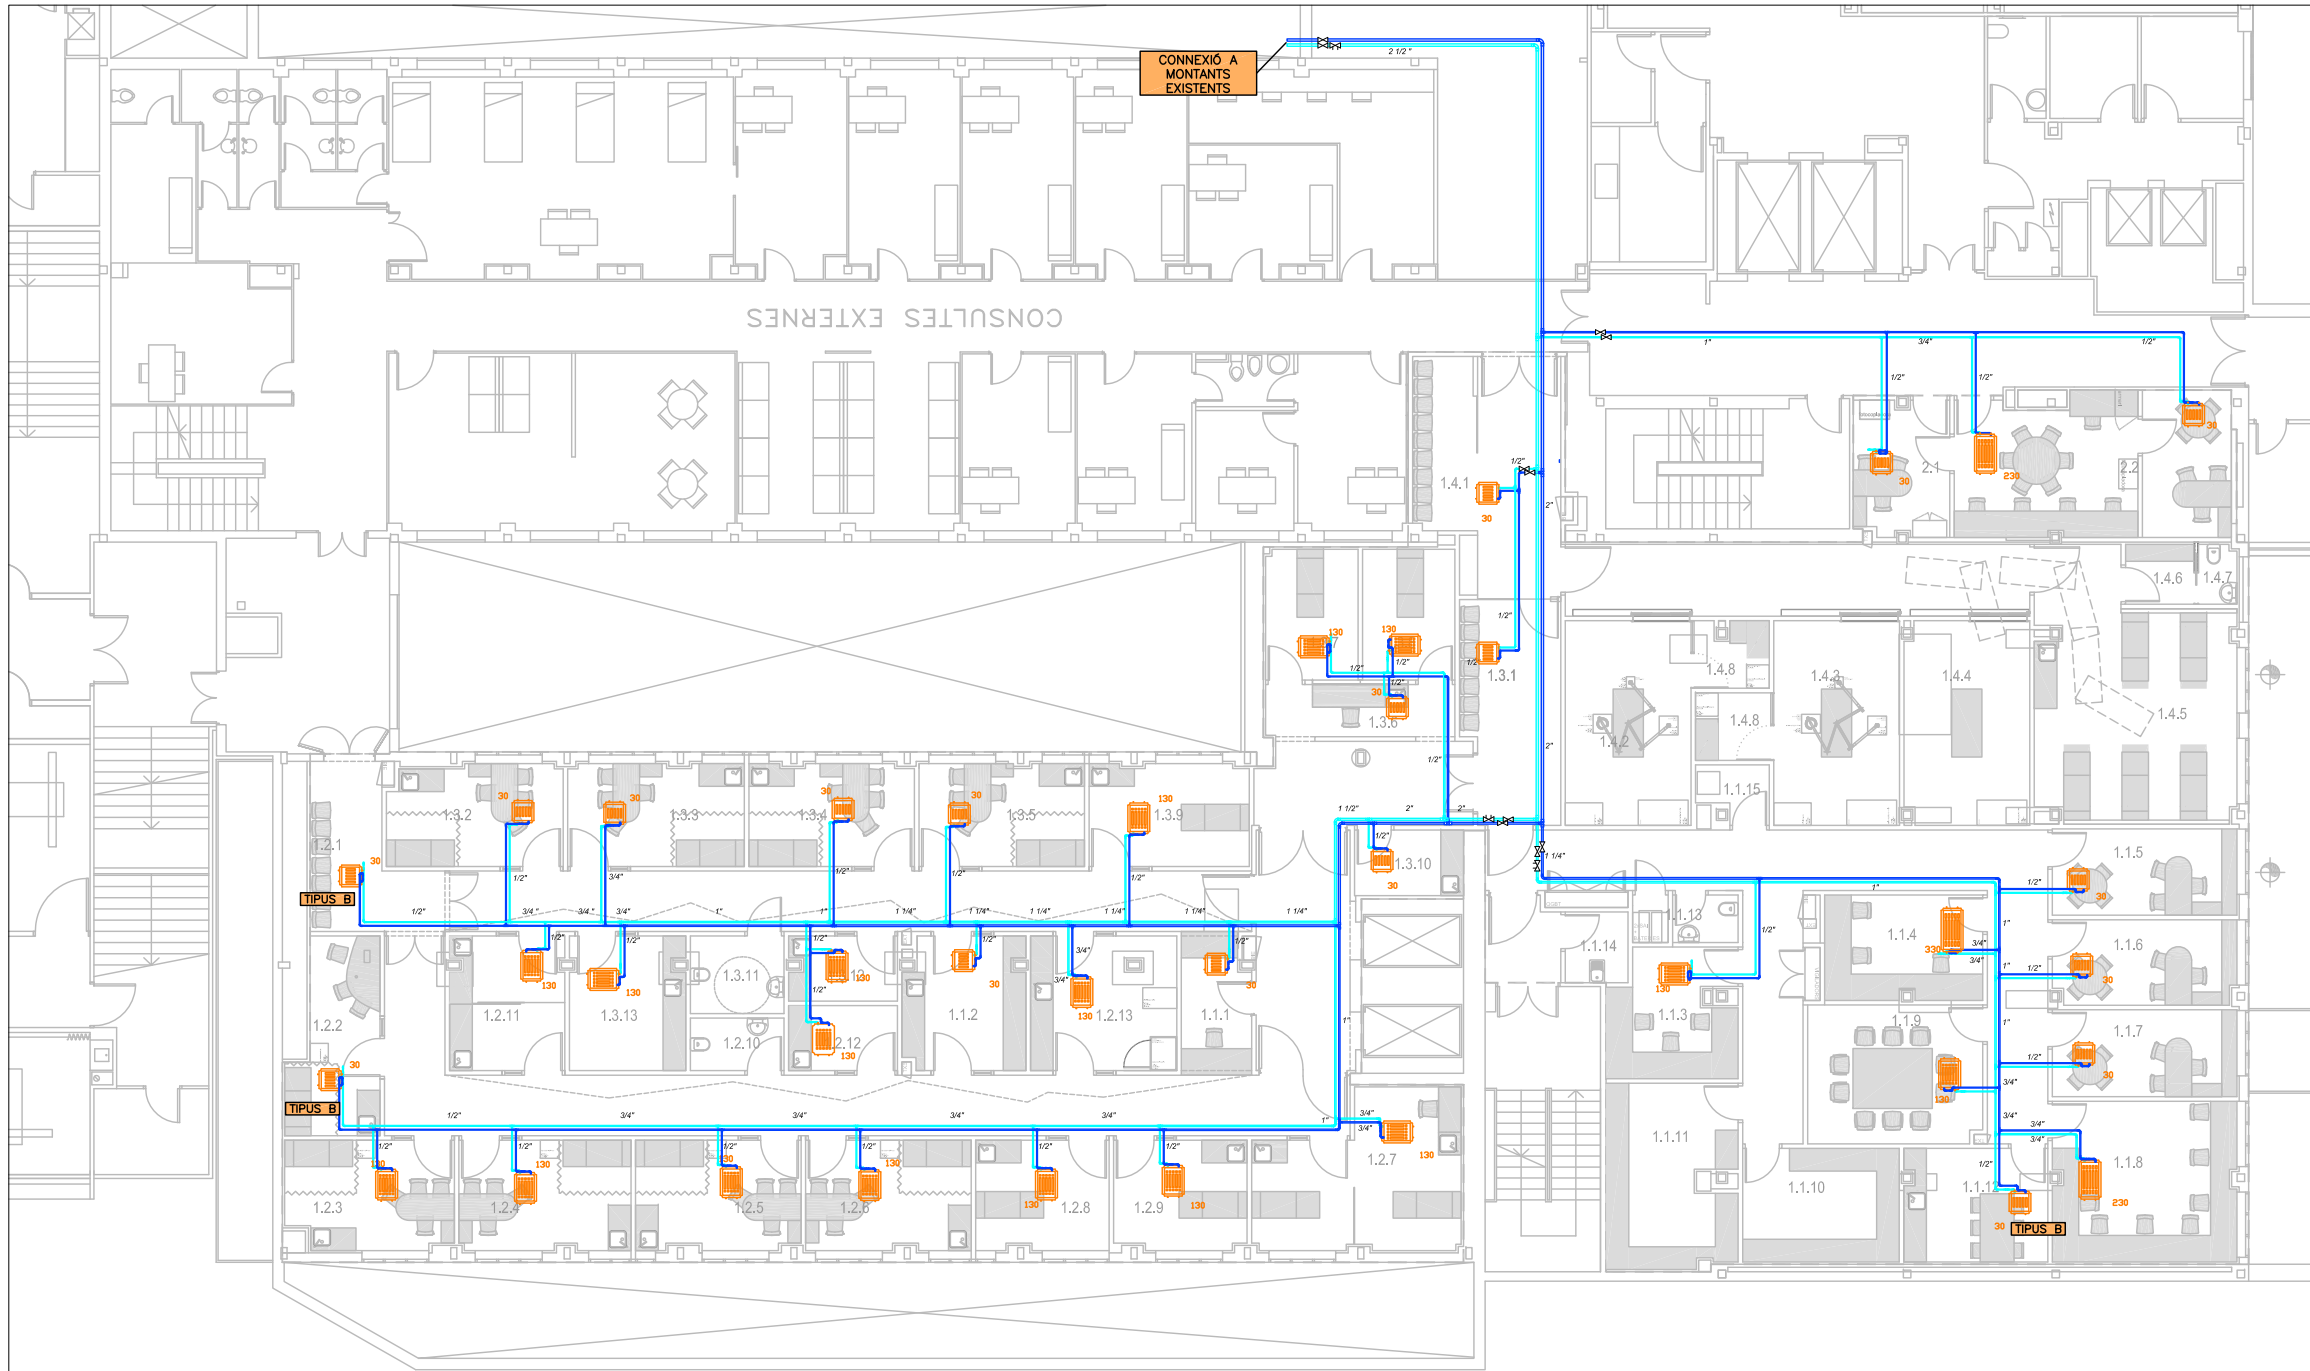

LLISTAT SUPERFÍCIES		
<b>HD FIBROSI QUÍSTICA</b>		
1.1.1	Secretaria	6,93 m2
1.1.2	Gabinet Infermeria	11,37 m2
1.1.3	Monitorització i Control	10,95 m2
1.1.4	Zona Laboratori	12,81 m2
1.1.5	Despatx Mèdic 1	11,83 m2
1.1.6	Despatx Mèdic 2	10,81 m2
1.1.7	Despatx Mèdic 3	11,16 m2
1.1.8	Sala treball	20,53 m2
1.1.9	Sala de Reunions	17,02 m2
1.1.10	Magatzem Assaig Clínic	12,44 m2
1.1.11	Magatzem Unitat	16,19 m2
1.1.12	Sala Descans Personal	11,31 m2
1.1.13	Lavabo Personal	3,64 m2
1.1.14	Brut	3,63 m2
1.1.15	Sala Rack	2,72 m2
<b>SUP. ÚTIL TOTAL - ÀREA SUPORT</b>		<b>163,34 m2</b>
<b>ÀREA ADULTS</b>		
1.2.1	Sala espera	11,58 m2
1.2.2	Consulta Adult 1	13,24 m2
1.2.3	Consulta Adult 2	12,53 m2
1.2.4	Consulta Adult 3	13,14 m2
1.2.5	Consulta Adult 4	12,60 m2
1.2.6	Consulta Adult 5	12,65 m2
1.2.7	Hospital de Dia	19,99 m2
1.2.8	Assaig Clínic 1	10,17 m2
1.2.9	Assaig Clínic 2	10,06 m2
1.2.10	Lavabo Pacients	3,57 m2
1.2.11	Prova Suor / Potencials nasals	10,64 m2
1.2.12	Tractament nuvolitzat	4,95 m2
1.2.13	Laboratori Funció Pulmonar / Pletismografia	13,78 m2
<b>SUP. ÚTIL TOTAL - ÀREA ADULTS</b>		<b>148,45 m2</b>
<b>ÀREA PEDIATRIA</b>		
1.3.1	Sala Espera	9,38 m2
1.3.2	Consulta Pediatria 1	12,40 m2
1.3.3	Consulta Pediatria 2	12,59 m2
1.3.4	Consulta Pediatria 3	11,76 m2
1.3.5	Consulta Pediatria 4	11,83 m2
1.3.6	Hospital de Dia - àrea treball	6,71 m2
1.3.7	Hospital de Dia 1	8,45 m2
1.3.8	Hospital de Dia 2	9,09 m2
1.3.9	Assaig Clínic	11,39 m2
1.3.10	Prova suor	5,00 m2
1.3.11	Lavabo Pacients	4,96 m2
1.3.12	Tractament nuvolitzat	4,80 m2
1.3.13	Laboratori Funció Pulmonar / Sala Inducció	10,74 m2
<b>SUP. ÚTIL TOTAL - ÀREA PEDIATRIA</b>		<b>111,68 m2</b>
<b>ÀREA GABINETS</b>		
1.4.1	Sala Espera	7,75 m2
1.4.2	Gabinet 1	17,45 m2
1.4.3	Gabinet 2	18,01 m2
1.4.4	Gabinet 3	17,45 m2
1.4.5	Sala Reanimació - REA	35,51 m2
1.4.6	Vestuar	2,87 m2
1.4.7	Lavabo Pacients	1,57 m2
1.4.8	Sala Rentat	6,23 m2
<b>SUP. ÚTIL TOTAL - ÀREA GABINETS</b>		<b>106,84 m2</b>
<b>ÀREA SECRETARIA / ANESTÈSSIA</b>		
2.1	Secretaria	15,66 m2
2.2	Anestèsia i Reanimació	21,43 m2
<b>SUP. ÚTIL TOTAL - ÀREA SECRETARIA</b>		<b>37,09 m2</b>
<b>SUPERFÍCIE ÚTIL TOTAL</b>		<b>564,68 m2</b>
Passadissos, comunicacions, ...		203,94 m2
<b>SUPERFÍCIES CONSTRUÏDA TOTAL</b>		<b>864,09 m2</b>

Rev.	Data	Descripció	Per

Notes  
Els acabats i revestiments dels materials es confirmaran en obra per la DF prèvia presentació de mostra

--- AMBIT ACTUACIÓ

Localització en planta

NO ESCALAR EL DIBUIX  
REVISAR DIMENSIONS A L'OBRA

Escola	
1/100	A1
1/200	A3

Autors del projecte **LCA**

LLONGUERAS CLOTET ARQUITECTES SLP

Mallorca 96 entresol 2º  
08029 Barcelona  
Tel. 933 636 890  
Fax. 934 196 169



ENGINEER: J. SERRA CAPMANY  
Promotor



Projecte  
PROJECTE BÀSIC I EXECUTIU  
UNITAT DE FIBROSI QUÍSTICA  
INTEGRAL

HOSPITAL UNIVERSITARI VALL  
D'HEBRON


Títol  
PLANTA SEMISOTERRANI  
CLIMATITZACIÓ  
CANONADES AIGUA FREDA

Capítol	Nº Plànol	Revisions
81	814.3	


Data	Dibuixat	Revisat	Aprobat
Feb. 2017			

Arxíu 0784-3456-Clima Canonades\_AF\_v09.dwg

**ESQUEMA CONNEXIÓ BATERIES FAN-COIL 2 VIES**

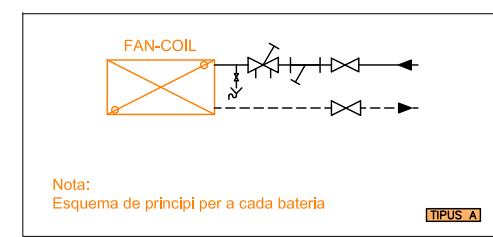


**ESQUEMA CONNEXIÓ BATERIES FAN-COIL 3 VIES**

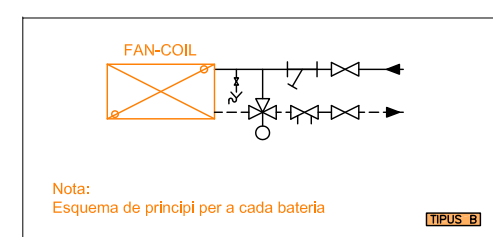

**LLEGGENDA CLIMATITZACIÓ - CANONADES**

- XARXA CLIMATITZACIÓ A.F. IMPULSIÓ
- XARXA CLIMATITZACIÓ A.F. RETORN
- FAN-COIL
- BATERIA AIGUA CALENTA
- UNITAT DE TRACTAMENT D'AIRE
- VÀLVULA DE TALL
- VÀLVULA D'EQUILIBRAT
- VÀLVULA DE 2 VIES MOTORITZADA
- FILTRE
- VÀLVULA DE 3 VIES MOTORITZADA
- BUIDAT
- VÀLVULA D'EQUILIBRAT I CONTROL I ESTABILITZADORA DE PRESSIÓ

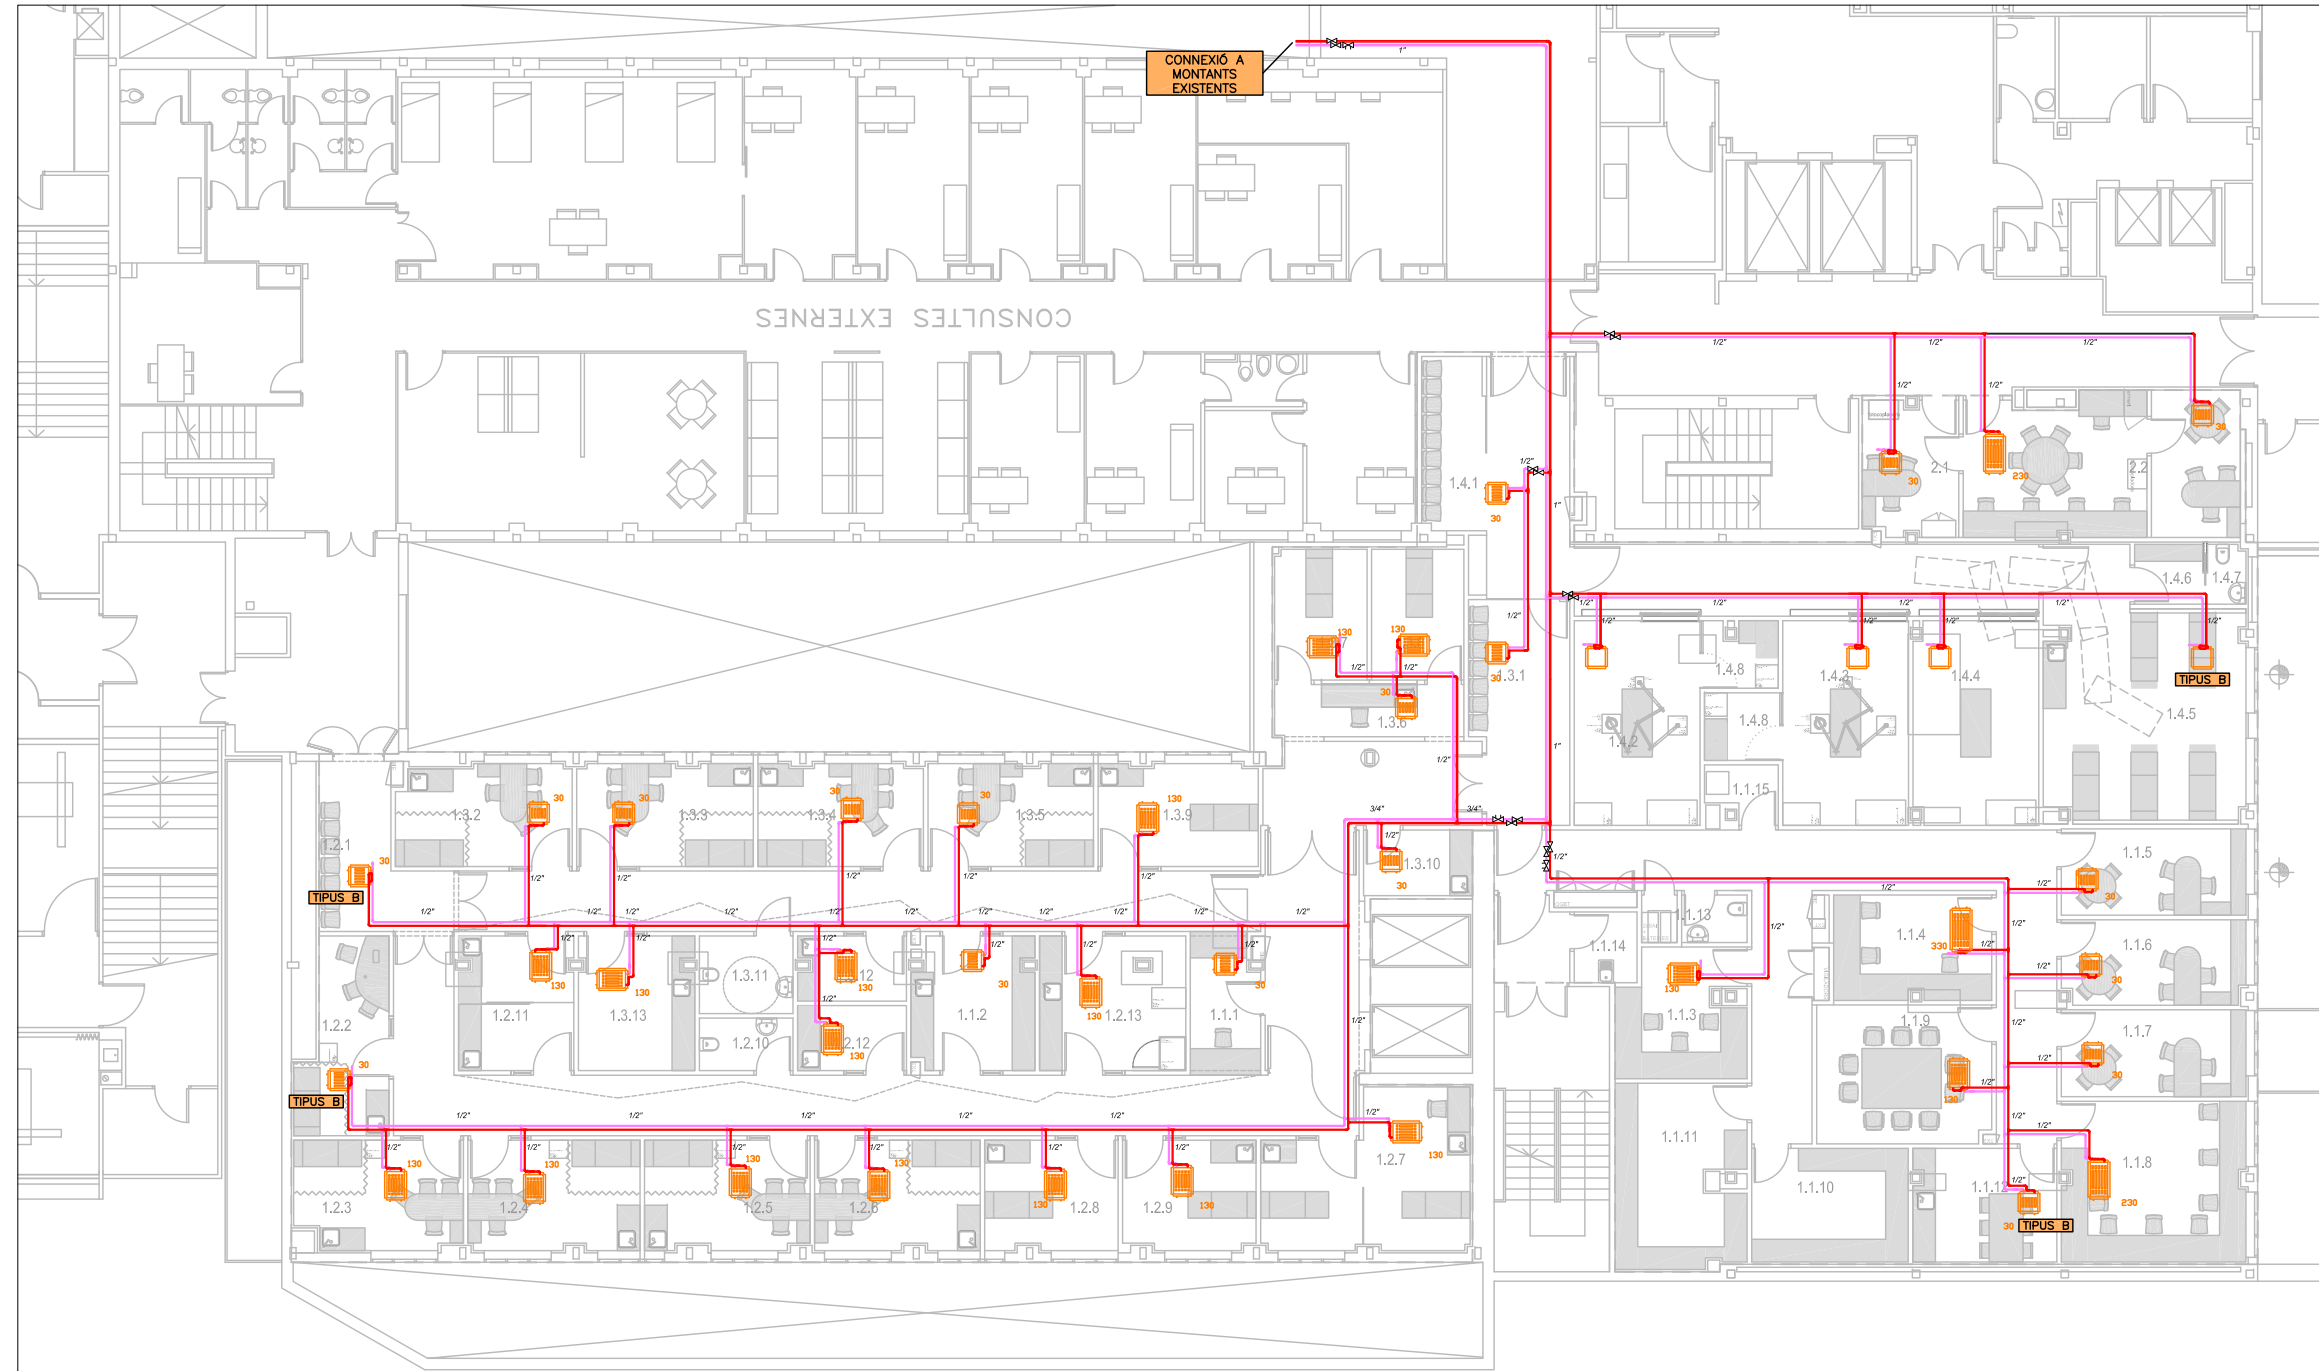

LLISTAT SUPERFÍCIES

HD FIBRÒSI QUÍSTICA		
ÀREA DE SUPORT		
1.1.1	Secretaria	6,93 m <sup>2</sup>
1.1.2	Gabinet Infermeria	11,37 m <sup>2</sup>
1.1.3	Monitorització i Control	10,95 m <sup>2</sup>
1.1.4	Zona Laboratori	12,81 m <sup>2</sup>
1.1.5	Despatx Mèdic 1	11,83 m <sup>2</sup>
1.1.6	Despatx Mèdic 2	10,81 m <sup>2</sup>
1.1.7	Despatx Mèdic 3	11,16 m <sup>2</sup>
1.1.8	Sala treball	20,53 m <sup>2</sup>
1.1.9	Sala de Reunions	17,02 m <sup>2</sup>
1.1.10	Magatzem Assaig Clínic	12,44 m <sup>2</sup>
1.1.11	Magatzem Unitat	16,19 m <sup>2</sup>
1.1.12	Sala Descans Personal	11,31 m <sup>2</sup>
1.1.13	Lavabo Personal	3,64 m <sup>2</sup>
1.1.14	Brut	3,63 m <sup>2</sup>
1.1.15	Sala Rack	2,72 m <sup>2</sup>
SUP. ÚTIL TOTAL - ÀREA SUPORT		163,34 m <sup>2</sup>
ÀREA ADULTS		
1.2.1	Sala espera	11,58 m <sup>2</sup>
1.2.2	Consulta Adult 1	13,24 m <sup>2</sup>
1.2.3	Consulta Adult 2	12,53 m <sup>2</sup>
1.2.4	Consulta Adult 3	13,14 m <sup>2</sup>
1.2.5	Consulta Adult 4	12,60 m <sup>2</sup>
1.2.6	Consulta Adult 5	12,65 m <sup>2</sup>
1.2.7	Hospital de Dia	19,99 m <sup>2</sup>
1.2.8	Assaig Clínic 1	10,17 m <sup>2</sup>
1.2.9	Assaig Clínic 2	10,06 m <sup>2</sup>
1.2.10	Lavabo Pacients	3,57 m <sup>2</sup>
1.2.11	Prova Suor / Potencials nassals	10,64 m <sup>2</sup>
1.2.12	Tractament nuvolitzat	4,95 m <sup>2</sup>
1.2.13	Laboratori Funció Pulmonar / Pletismografia	13,78 m <sup>2</sup>
SUP. ÚTIL TOTAL - ÀREA ADULTS		148,45 m <sup>2</sup>
ÀREA PEDIATRIA		
1.3.1	Sala Espera	9,38 m <sup>2</sup>
1.3.2	Consulta Pediatria 1	12,40 m <sup>2</sup>
1.3.3	Consulta Pediatria 2	12,59 m <sup>2</sup>
1.3.4	Consulta Pediatria 3	11,76 m <sup>2</sup>
1.3.5	Consulta Pediatria 4	11,83 m <sup>2</sup>
1.3.6	Hospital de Dia - àrea treball	6,71 m <sup>2</sup>
1.3.7	Hospital de Dia 1	8,45 m <sup>2</sup>
1.3.8	Hospital de Dia 2	9,09 m <sup>2</sup>
1.3.9	Assaig Clínic	11,39 m <sup>2</sup>
1.3.10	Prova suor	5,00 m <sup>2</sup>
1.3.11	Lavabo Pacients	4,96 m <sup>2</sup>
1.3.12	Tractament nuvolitzat	4,80 m <sup>2</sup>
1.3.13	Laboratori Funció Pulmonar / Sala Inducció	10,74 m <sup>2</sup>
SUP. ÚTIL TOTAL - ÀREA PEDIATRIA		111,68 m <sup>2</sup>
ÀREA GABINETS		
1.4.1	Sala Espera	7,75 m <sup>2</sup>
1.4.2	Gabinet 1	17,45 m <sup>2</sup>
1.4.3	Gabinet 2	18,01 m <sup>2</sup>
1.4.4	Gabinet 3	17,45 m <sup>2</sup>
1.4.5	Sala Reanimació - REA	35,51 m <sup>2</sup>
1.4.6	Vestuar	2,87 m <sup>2</sup>
1.4.7	Lavabo Pacients	1,57 m <sup>2</sup>
1.4.8	Sala Rentat	6,23 m <sup>2</sup>
SUP. ÚTIL TOTAL - ÀREA GABINETS		106,84 m <sup>2</sup>
ÀREA SECRETARIA / ANESTÈSSIA		
2.1	Secretaria	15,66 m <sup>2</sup>
2.2	Anestèsia i Reanimació	21,43 m <sup>2</sup>
SUP. ÚTIL TOTAL - ÀREA SECRETARIA		37,09 m <sup>2</sup>
SUPERFÍCIE ÚTIL TOTAL		564,68 m <sup>2</sup>
Passadissos, comunicacions, ...		203,94 m <sup>2</sup>
SUPERFÍCIES CONSTRUÏDA TOTAL		864,09 m <sup>2</sup>

Rev.	Data	Descripció	Per

Notes  
Els acabats i revestiments dels materials es confirmaran en obra per la DF prèvia presentació de mostra

---

Localització en planta

NO ESCALAR EL DIBUIX  
REVISAR DIMENSIONS A L'OBRA

Escales	
1/100	A1
1/200	A3

Autors del projecte



LLONGUERAS CLOTET ARQUITECTES SLP

Mallorca 96 entresol 2º  
08029 Barcelona  
Tel. 933 636 890  
Fax. 934 196 169



ENGINEER: J. SERRA CAPMANY  
Promotor



Projecte  
PROJECTE BÀSIC I EXECUTIU  
UNITAT DE FIBRÒSI QUÍSTICA  
INTEGRAL


HOSPITAL UNIVERSITARI VALL  
D'HEBRON

Títol  
PLANTA SEMISOTERRANI  
CLIMATITZACIÓ  
CANONADES AIGUA CALENTA


Capítol	Nº Plànol	Revisions
81	814.4	

Data	Dibuixat	Revisat	Aprobat
Feb. 2017			

ESQUEMA CONNEXIÓ BATERIES FAN-COIL I BATERIES POST-ESCALFAMENT 2 VIES

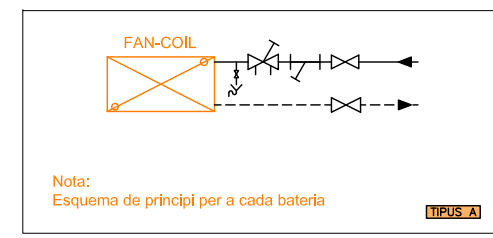


ESQUEMA CONNEXIÓ BATERIES FAN-COIL I BATERIES POST-ESCALFAMENT 3 VIES

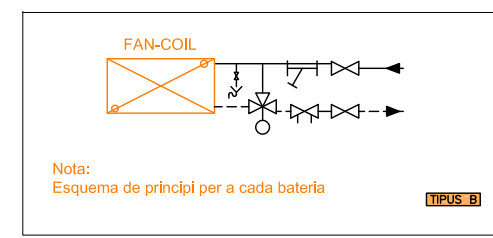

LLEGGENDA CLIMATITZACIÓ - CANONADES

- XARXA CLIMATITZACIÓ A.C. IMPULSIÓ
- XARXA CLIMATITZACIÓ A.C. RETORN
- FAN-COIL
- BATERIA AIGUA CALENTA
- UNITAT DE TRACTAMENT D'AIRE
- VÀLVULA DE TALL
- VÀLVULA D'EQUILIBRAT
- VÀLVULA DE 2 VIES MOTORITZADA
- FILTRE
- VÀLVULA DE 3 VIES MOTORITZADA
- BUIDAT
- VÀLVULA D'EQUILIBRAT I CONTROL I ESTABILITZADORA DE PRESSIÓ

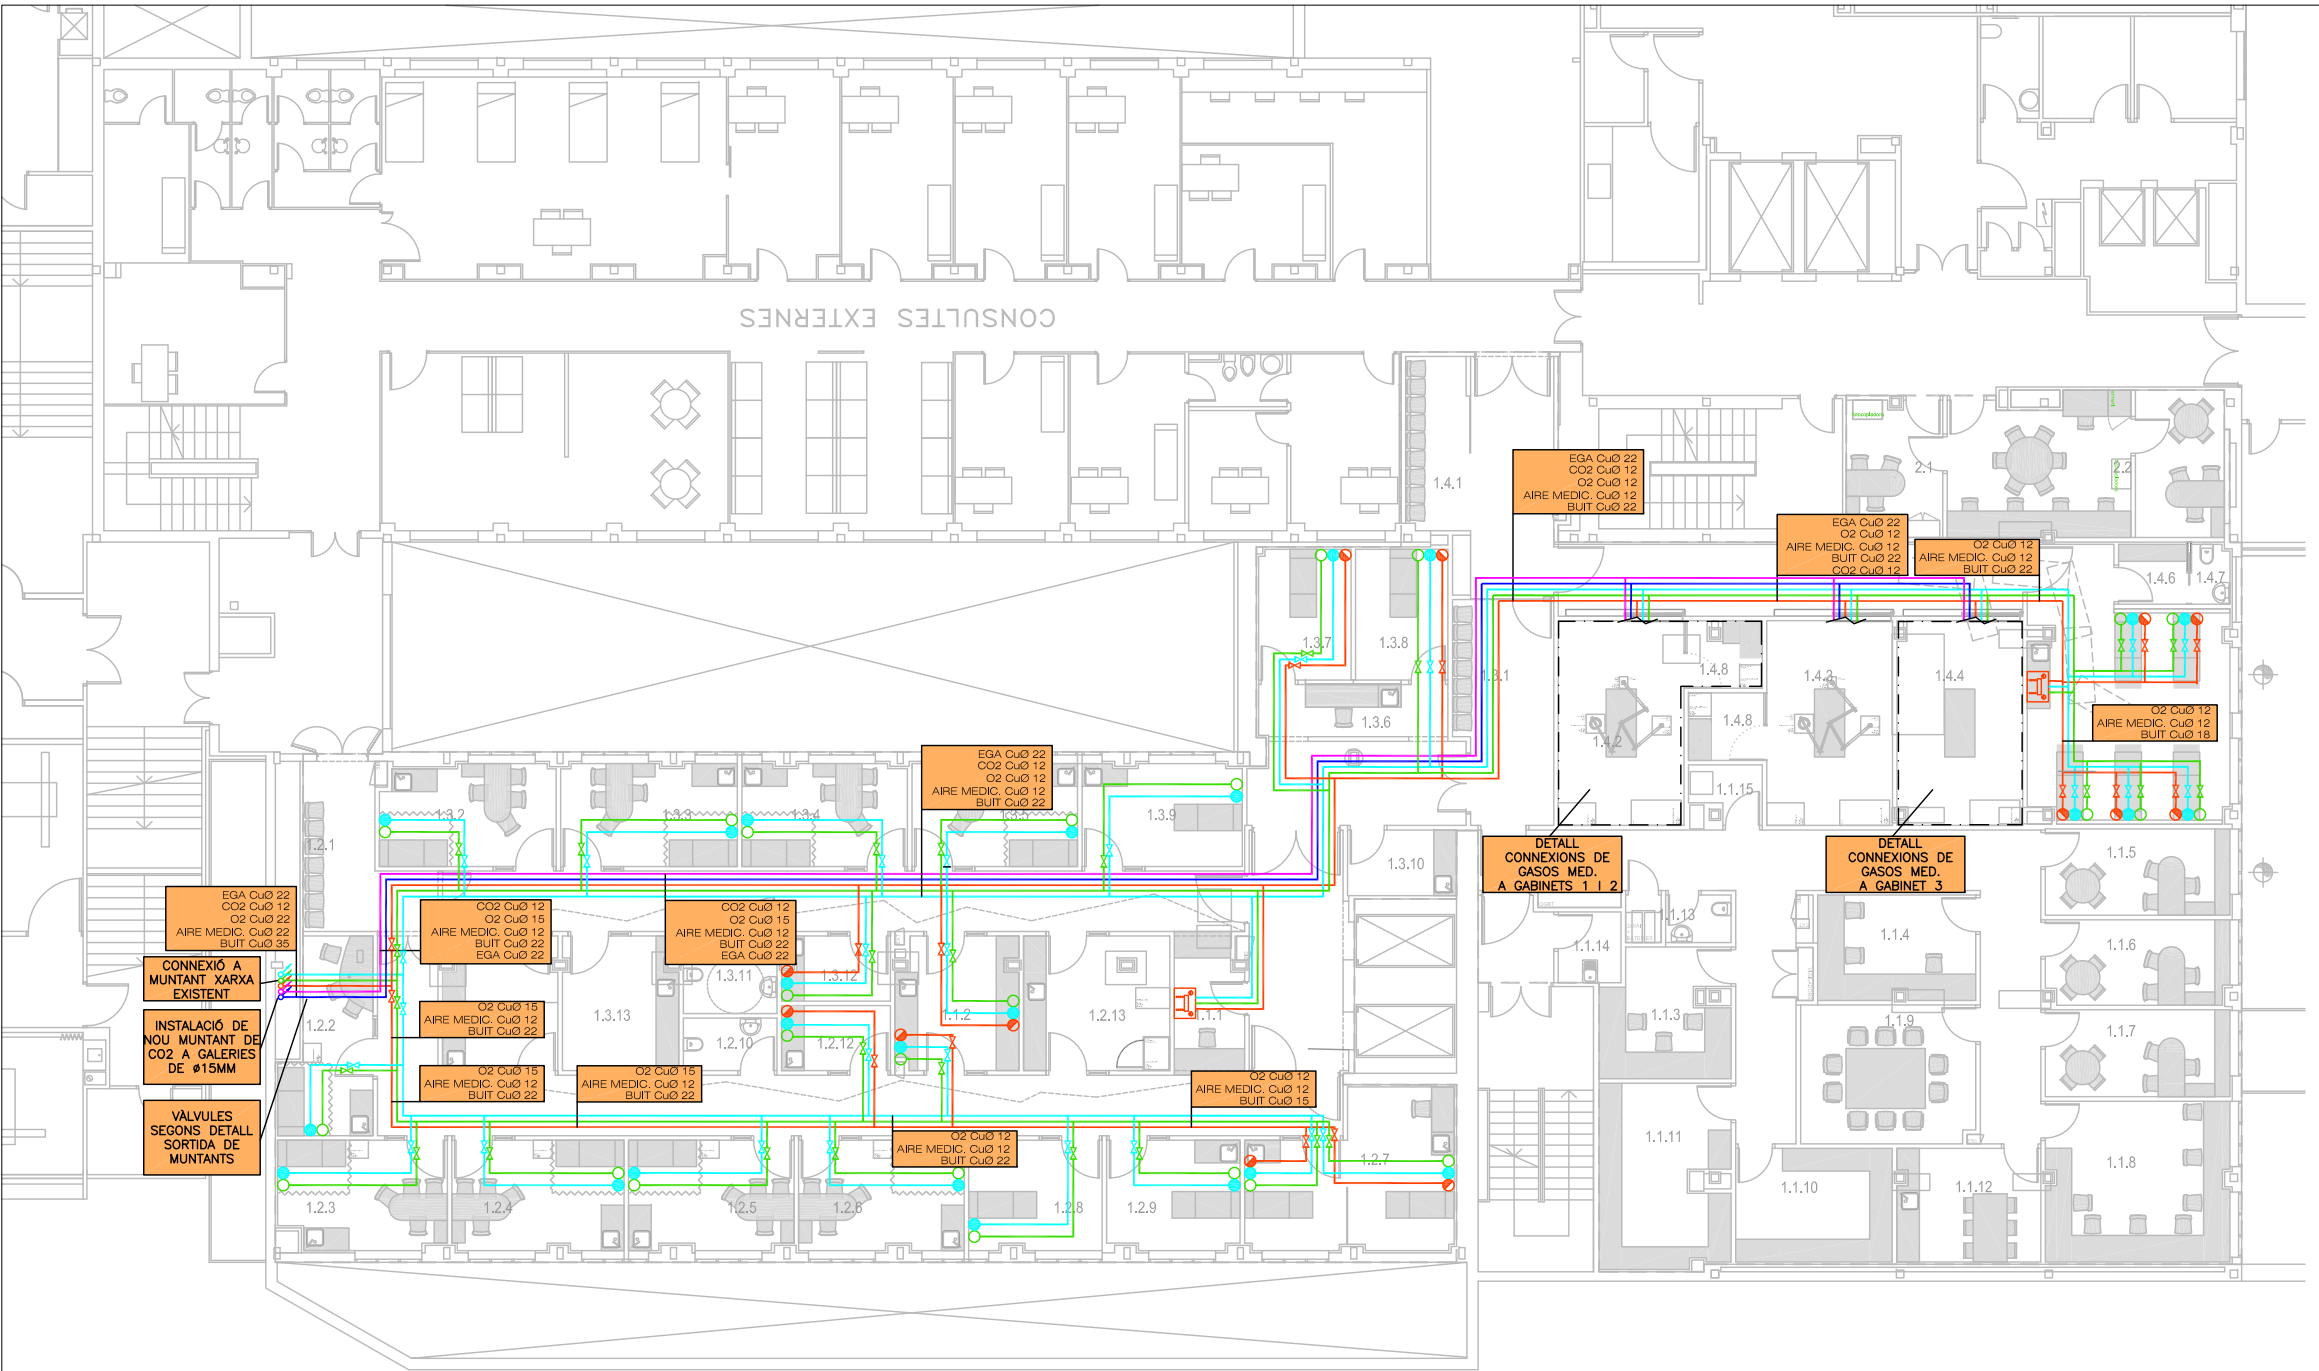

LLISTAT SUPERFÍCIES

HD FIBROSIS QUÍSTICA	
<b>ÀREA DE SUPORT</b>	
1.1.1 Secretaria	6,93 m2
1.1.2 Gabinet Infermeria	11,37 m2
1.1.3 Monitorització i Control	10,95 m2
1.1.4 Zona Laboratori	12,81 m2
1.1.5 Despatx Mèdic 1	11,83 m2
1.1.6 Despatx Mèdic 2	10,81 m2
1.1.7 Despatx Mèdic 3	11,16 m2
1.1.8 Sala treball	20,53 m2
1.1.9 Sala de Reunions	17,02 m2
1.1.10 Magatzem Assaig Clínic	12,44 m2
1.1.11 Magatzem Unitat	16,19 m2
1.1.12 Sala Descans Personal	11,31 m2
1.1.13 Lavabo Personal	3,64 m2
1.1.14 Brut	3,63 m2
1.1.15 Sala Rack	2,72 m2
<b>SUP. ÚTIL TOTAL - ÀREA SUPORT</b>	<b>163,34 m2</b>
<b>ÀREA ADULTS</b>	
1.2.1 Sala espera	11,58 m2
1.2.2 Consulta Adult 1	13,24 m2
1.2.3 Consulta Adult 2	12,53 m2
1.2.4 Consulta Adult 3	13,14 m2
1.2.5 Consulta Adult 4	12,60 m2
1.2.6 Consulta Adult 5	12,65 m2
1.2.7 Hospital de Dia	19,99 m2
1.2.8 Assaig Clínic 1	10,17 m2
1.2.9 Assaig Clínic 2	10,06 m2
1.2.10 Lavabo Pacients	3,57 m2
1.2.11 Prova Suor / Potencials nasals	10,64 m2
1.2.12 Tractament nuvolitzat	4,95 m2
1.2.13 Laboratori Funció Pulmonar / Pletismografia	13,78 m2
<b>SUP. ÚTIL TOTAL - ÀREA ADULTS</b>	<b>148,45 m2</b>
<b>ÀREA PEDIATRIA</b>	
1.3.1 Sala Espera	9,38 m2
1.3.2 Consulta Pediatria 1	12,40 m2
1.3.3 Consulta Pediatria 2	12,59 m2
1.3.4 Consulta Pediatria 3	11,76 m2
1.3.5 Consulta Pediatria 4	11,83 m2
1.3.6 Hospital de Dia - àrea treball	6,71 m2
1.3.7 Hospital de Dia 1	8,45 m2
1.3.8 Hospital de Dia 2	9,09 m2
1.3.9 Assaig Clínic	11,39 m2
1.3.10 Prova suor	5,00 m2
1.3.11 Lavabo Pacients	4,96 m2
1.3.12 Tractament nuvolitzat	4,80 m2
1.3.13 Laboratori Funció Pulmonar / Sala Inducció	10,74 m2
<b>SUP. ÚTIL TOTAL - ÀREA PEDIATRIA</b>	<b>111,68 m2</b>
<b>ÀREA GABINETS</b>	
1.4.1 Sala Espera	7,75 m2
1.4.2 Gabinet 1	17,45 m2
1.4.3 Gabinet 2	18,01 m2
1.4.4 Gabinet 3	17,45 m2
1.4.5 Sala Reanimació - REA	35,51 m2
1.4.6 Vestuar	2,87 m2
1.4.7 Lavabo Pacients	1,57 m2
1.4.8 Sala Rentat	6,23 m2
<b>SUP. ÚTIL TOTAL - ÀREA GABINETS</b>	<b>106,84 m2</b>
<b>ÀREA SECRETARIA / ANESTÈSSIA</b>	
2.1 Secretaria	15,66 m2
2.2 Anestèsia i Reanimació	21,43 m2
<b>SUP. ÚTIL TOTAL - ÀREA SECRETARIA</b>	<b>37,09 m2</b>
<b>SUPERFÍCIE ÚTIL TOTAL</b>	<b>564,68 m2</b>
Passadissos, comunicacions, ...	203,94 m2
<b>SUPERFÍCIES CONSTRUÏDA TOTAL</b>	<b>864,09 m2</b>

Rev.	Data	Descripció	Per

Notes  
Els acabats i revestiments dels materials es confirmaran en obra per la DF prèvia presentació de mostra

--- AMBIT ACTUACIÓ

Localització en planta

NO ESCALAR EL DIBUIX  
REVISAR DIMENSIONS A L'OBRA

Escala  
1/100 A1  
1/200 A3

Autors del projecte  
LCA

LLONGUERAS CLOTET ARQUITECTES SLP

Mallorca 96 entresol 2º  
08029 Barcelona  
Tel. 933 636 890  
Fax. 934 196 169  
SC ingeniería

ENGINEYER: J. SERRA CAPMANY  
Promotor



Projecte  
PROJECTE Bàsic i EXECUTIU  
UNITAT DE FIBROSIS QUÍSTICA  
INTEGRAL


HOSPITAL UNIVERSITARI VALL D'HEBRON

Títol  
PLANTA SEMISOTERRANI  
GASOS MEDICINALS


Captiol	Nº Plànol	Revisions
81	815	
Data	Dibuïtat	Revisat
Feb. 2017		
Aprovat		

Anu 0784-3456-Gassos Medicinals\_v09.dwg


DETALL CONNEXIÓ DE GASOS MED. A GABINET 3

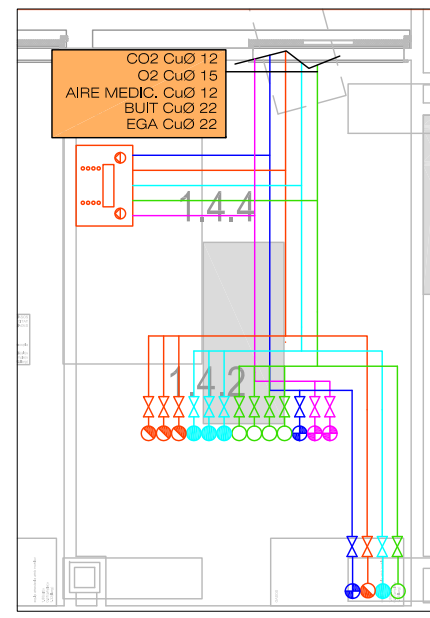

DETALL CONNEXIÓ DE GASOS MED. A GABINETS 1 I 2

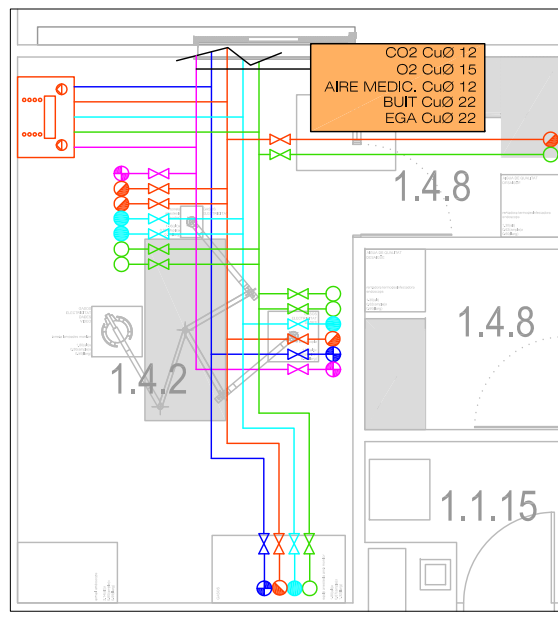


DETALL SORTIDA DE MUNTANTS

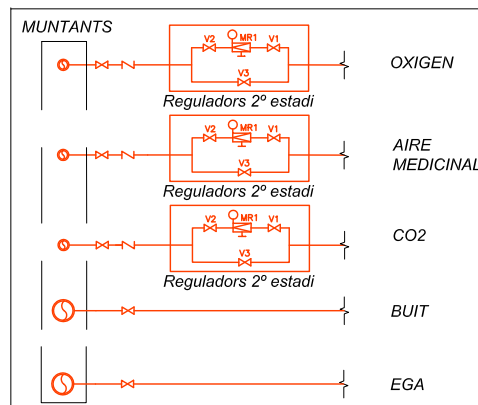


PUNTS DE CONSUM

OXIGEN	Ø12
AIRE MEDICINAL	Ø12
BUIT	Ø15
CO2	Ø12
EGA	Ø15

LLEGGENDA GASOS MEDICINALS

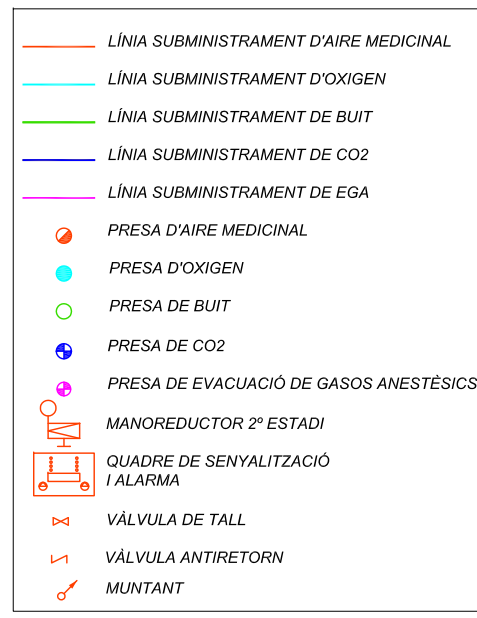

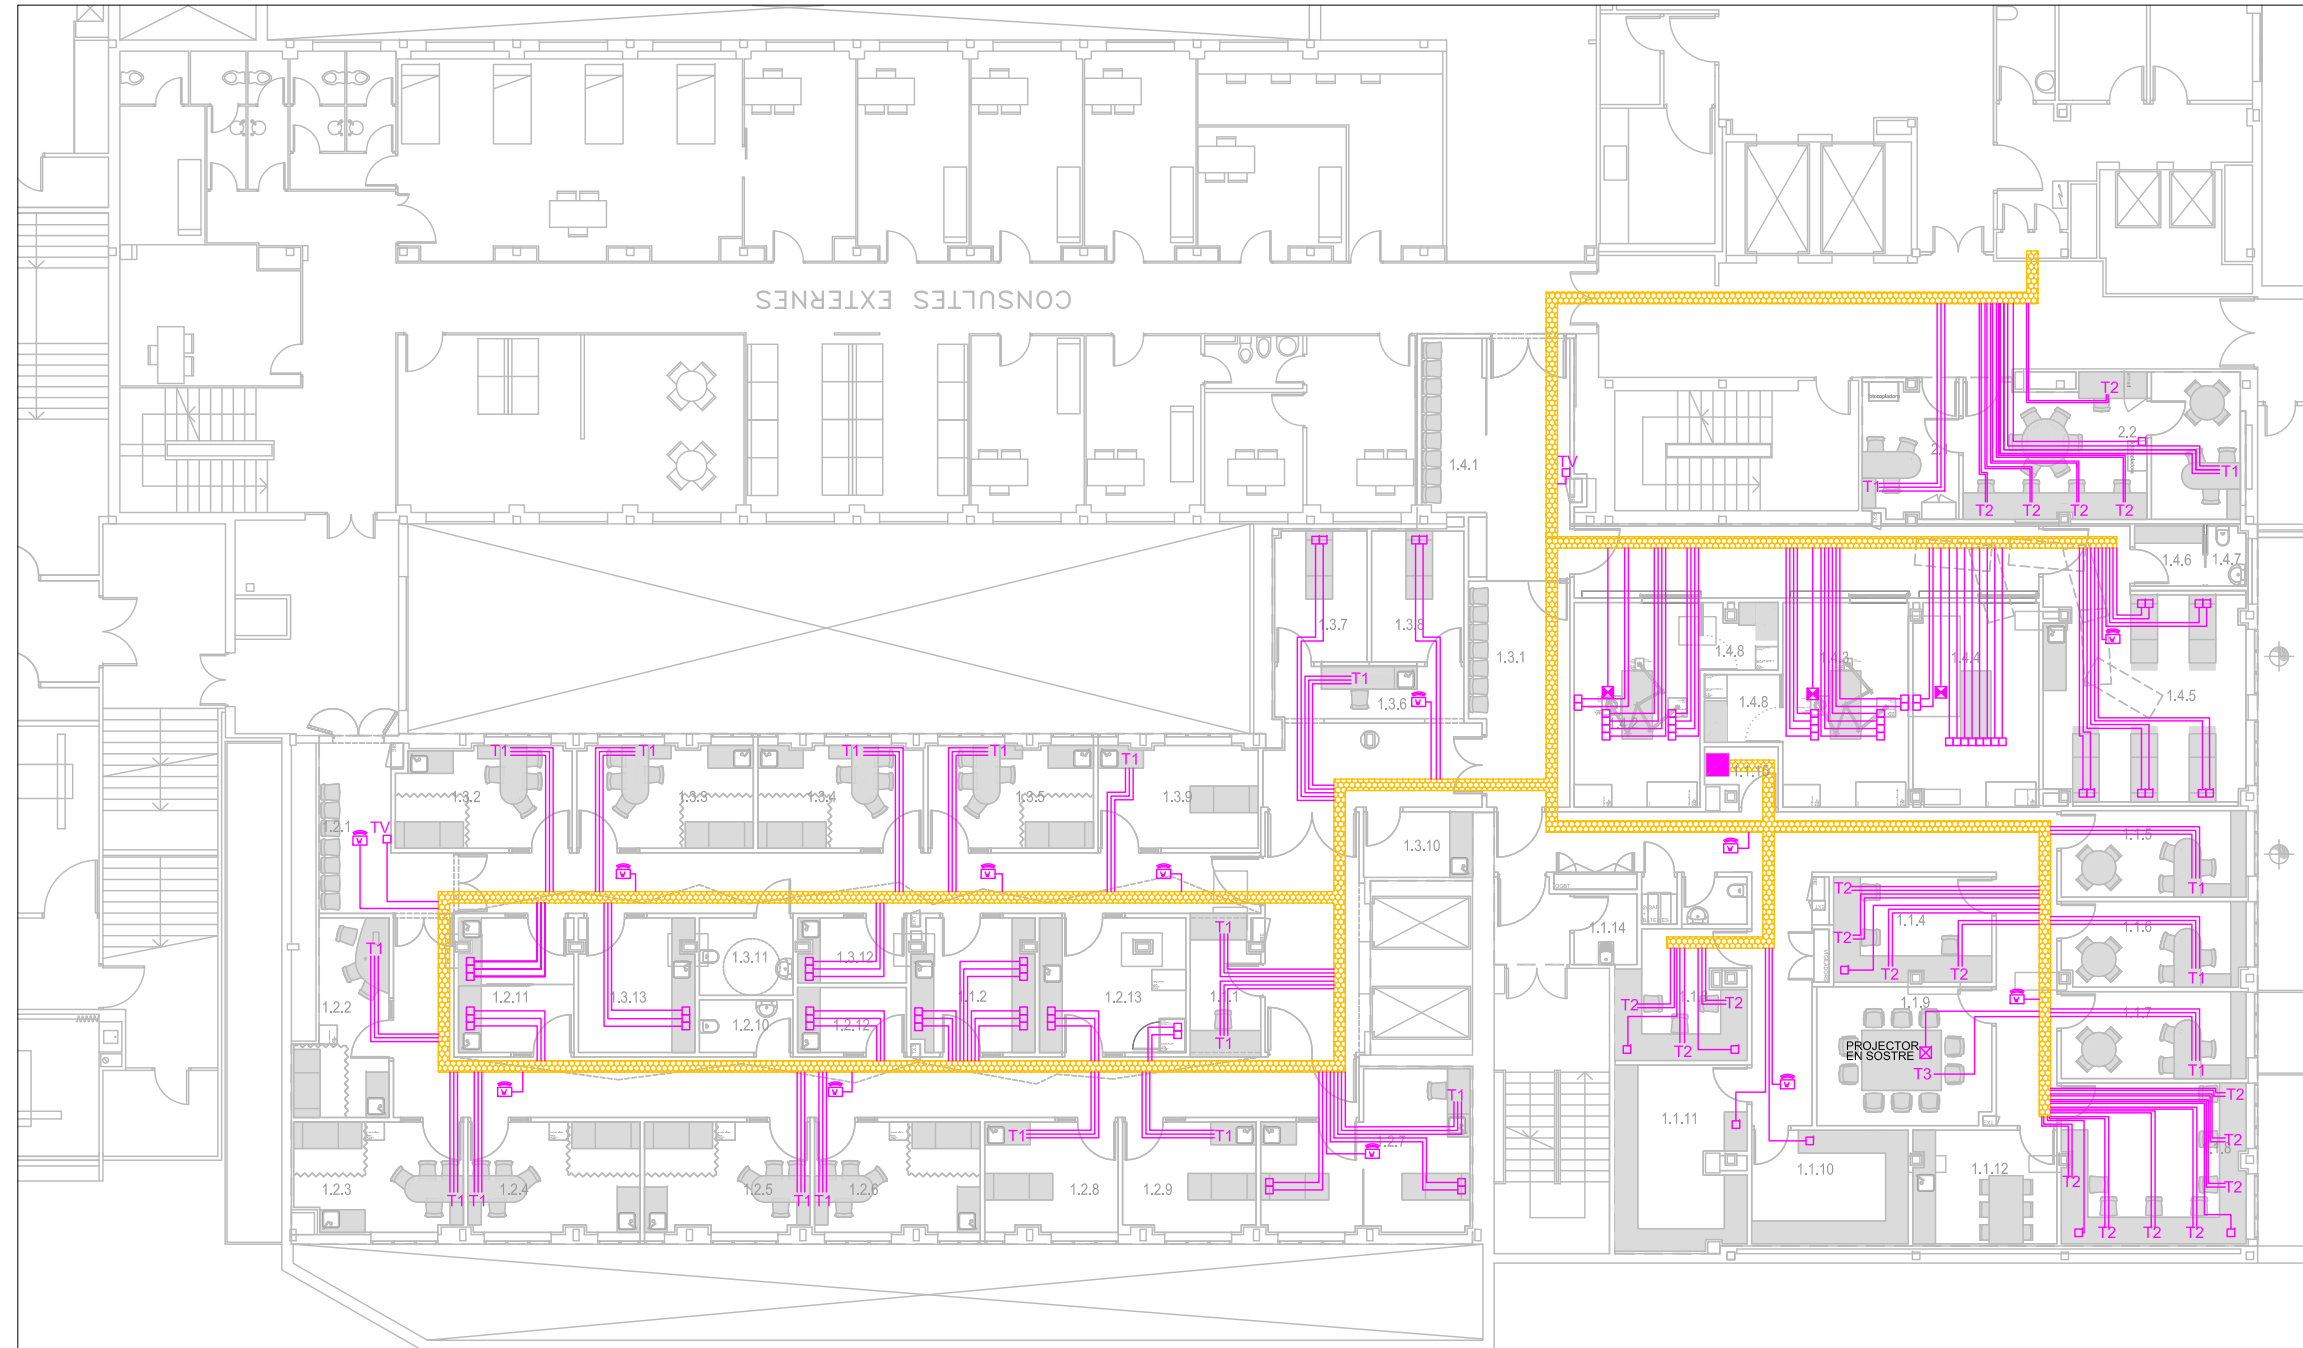

LLISTAT SUPERFÍCIES

HD FIBROSIS QUÍSTICA	
ÀREA DE SUPORT	
1.1.1 Secretaria	6,93 m2
1.1.2 Gabinet Infermeria	11,37 m2
1.1.3 Monitorització i Control	10,95 m2
1.1.4 Zona Laboratori	12,81 m2
1.1.5 Despatx Mèdic 1	11,83 m2
1.1.6 Despatx Mèdic 2	10,81 m2
1.1.7 Despatx Mèdic 3	11,16 m2
1.1.8 Sala treball	20,53 m2
1.1.9 Sala de Reunions	17,02 m2
1.1.10 Magatzem Assaig Clínic	12,44 m2
1.1.11 Magatzem Unitat	16,19 m2
1.1.12 Sala Descans Personal	11,31 m2
1.1.13 Lavabo Personal	3,64 m2
1.1.14 Brut	3,63 m2
1.1.15 Sala Rack	2,72 m2
<b>SUP. ÚTIL TOTAL - ÀREA SUPORT</b>	<b>163,34 m2</b>
ÀREA ADULTS	
1.2.1 Sala espera	11,58 m2
1.2.2 Consulta Adult 1	13,24 m2
1.2.3 Consulta Adult 2	12,53 m2
1.2.4 Consulta Adult 3	13,14 m2
1.2.5 Consulta Adult 4	12,60 m2
1.2.6 Consulta Adult 5	12,65 m2
1.2.7 Hospital de Dia	19,99 m2
1.2.8 Assaig Clínic 1	10,17 m2
1.2.9 Assaig Clínic 2	10,06 m2
1.2.10 Lavabo Pacients	3,57 m2
1.2.11 Prova Suor / Potencials nassals	10,64 m2
1.2.12 Tractament nuvolitzat	4,95 m2
1.2.13 Laboratori Funció Pulmonar / Pletismografia	13,78 m2
<b>SUP. ÚTIL TOTAL - ÀREA ADULTS</b>	<b>148,45 m2</b>
ÀREA PEDIATRIA	
1.3.1 Sala Espera	9,38 m2
1.3.2 Consulta Pediatría 1	12,40 m2
1.3.3 Consulta Pediatría 2	12,59 m2
1.3.4 Consulta Pediatría 3	11,76 m2
1.3.5 Consulta Pediatría 4	11,83 m2
1.3.6 Hospital de Dia - àrea treball	6,71 m2
1.3.7 Hospital de Dia 1	8,45 m2
1.3.8 Hospital de Dia 2	9,09 m2
1.3.9 Assaig Clínic	11,39 m2
1.3.10 Prova suor	5,00 m2
1.3.11 Lavabo Pacients	4,96 m2
1.3.12 Tractament nuvolitzat	4,80 m2
1.3.13 Laboratori Funció Pulmonar / Sala Inducció	10,74 m2
<b>SUP. ÚTIL TOTAL - ÀREA PEDIATRIA</b>	<b>111,68 m2</b>
ÀREA GABINETS	
1.4.1 Sala Espera	7,75 m2
1.4.2 Gabinet 1	17,45 m2
1.4.3 Gabinet 2	18,01 m2
1.4.4 Gabinet 3	17,45 m2
1.4.5 Sala Reanimació - REA	35,51 m2
1.4.6 Vestuar	2,87 m2
1.4.7 Lavabo Pacients	1,57 m2
1.4.8 Sala Rentat	6,23 m2
<b>SUP. ÚTIL TOTAL - ÀREA GABINETS</b>	<b>106,84 m2</b>
ÀREA SECRETARIA / ANESTÈSSIA	
2.1 Secretaria	15,66 m2
2.2 Anestèsia i Reanimació	21,43 m2
<b>SUP. ÚTIL TOTAL - ÀREA SECRETARIA</b>	<b>37,09 m2</b>
<b>SUPERFÍCIE ÚTIL TOTAL</b>	<b>564,68 m2</b>
Passadissos, comunicacions, ...	203,94 m2
<b>SUPERFÍCIES CONSTRUÏDA TOTAL</b>	<b>864,09 m2</b>

Rev.	Data	Descripció	Per

Notes

Els acabats i revestiments dels materials es confirmaran en obra per la DF prèvia presentació de mostra

--- AMBIT ACTUACIÓ

Localització en planta

NO ESCALAR EL DIBUIX  
REVISAR DIMENSIONS A L'OBRA

Escala

1/100	A1
1/200	A3

Autors del projecte

LCA

LLONGUERAS CLOTET ARQUITECTES SLP

Mallorca 96 entresol 2°  
08029 Barcelona  
Tel. 933 636 890  
Fax. 934 196 169

SC  
enginyeria

ENGINYER: J. SERRA CAPMANY

Promotor



Projecte

PROJECTE BÀSIC I EXECUTIU  
UNITAT DE FIBROSIS QUÍSTICA  
INTEGRAL

HOSPITAL UNIVERSITARI VALL  
D'HEBRON

Títol

PLANTA SEMISOTERRANI  
TELECOMUNICACIONS  
VEU I DADES


Capítol	Nº Plànol	Revisions
81	816.1	

Data	Dibuïtat	Revisat	Aprovat
Feb. 2017			

Arxíu 0784-3456-telecomunicacions v12.dwg

LLEGGENDA DADES, TELEFONIA I INTERFONIA

- ROSETA INDIVIDUAL DE PRESA DE VEU I DADES
- LLOC DE TREBALL: 3 PRESSES DE VEU I DADES
- LLOC DE TREBALL: 2 PRESSES DE VEU I DADES
- LLOC DE TREBALL: 1 PRESSE DE VEU I DADES
- ROSETA DE PRESA DE PUNT WI-FI
- PROJECTOR A SOSTRE: 1 PRESSE VGA i 1 HDMI COMUNICADA AMB T2 +1 PRESSE DE V/D
- 1 PRESSE VGA i 1 HDMI
- RACK TELECOMUNICACIONS
- SAFATA SENYALS FEBLES 300 mm
- CABLEJAT DE 4 PARELLS TRENATS

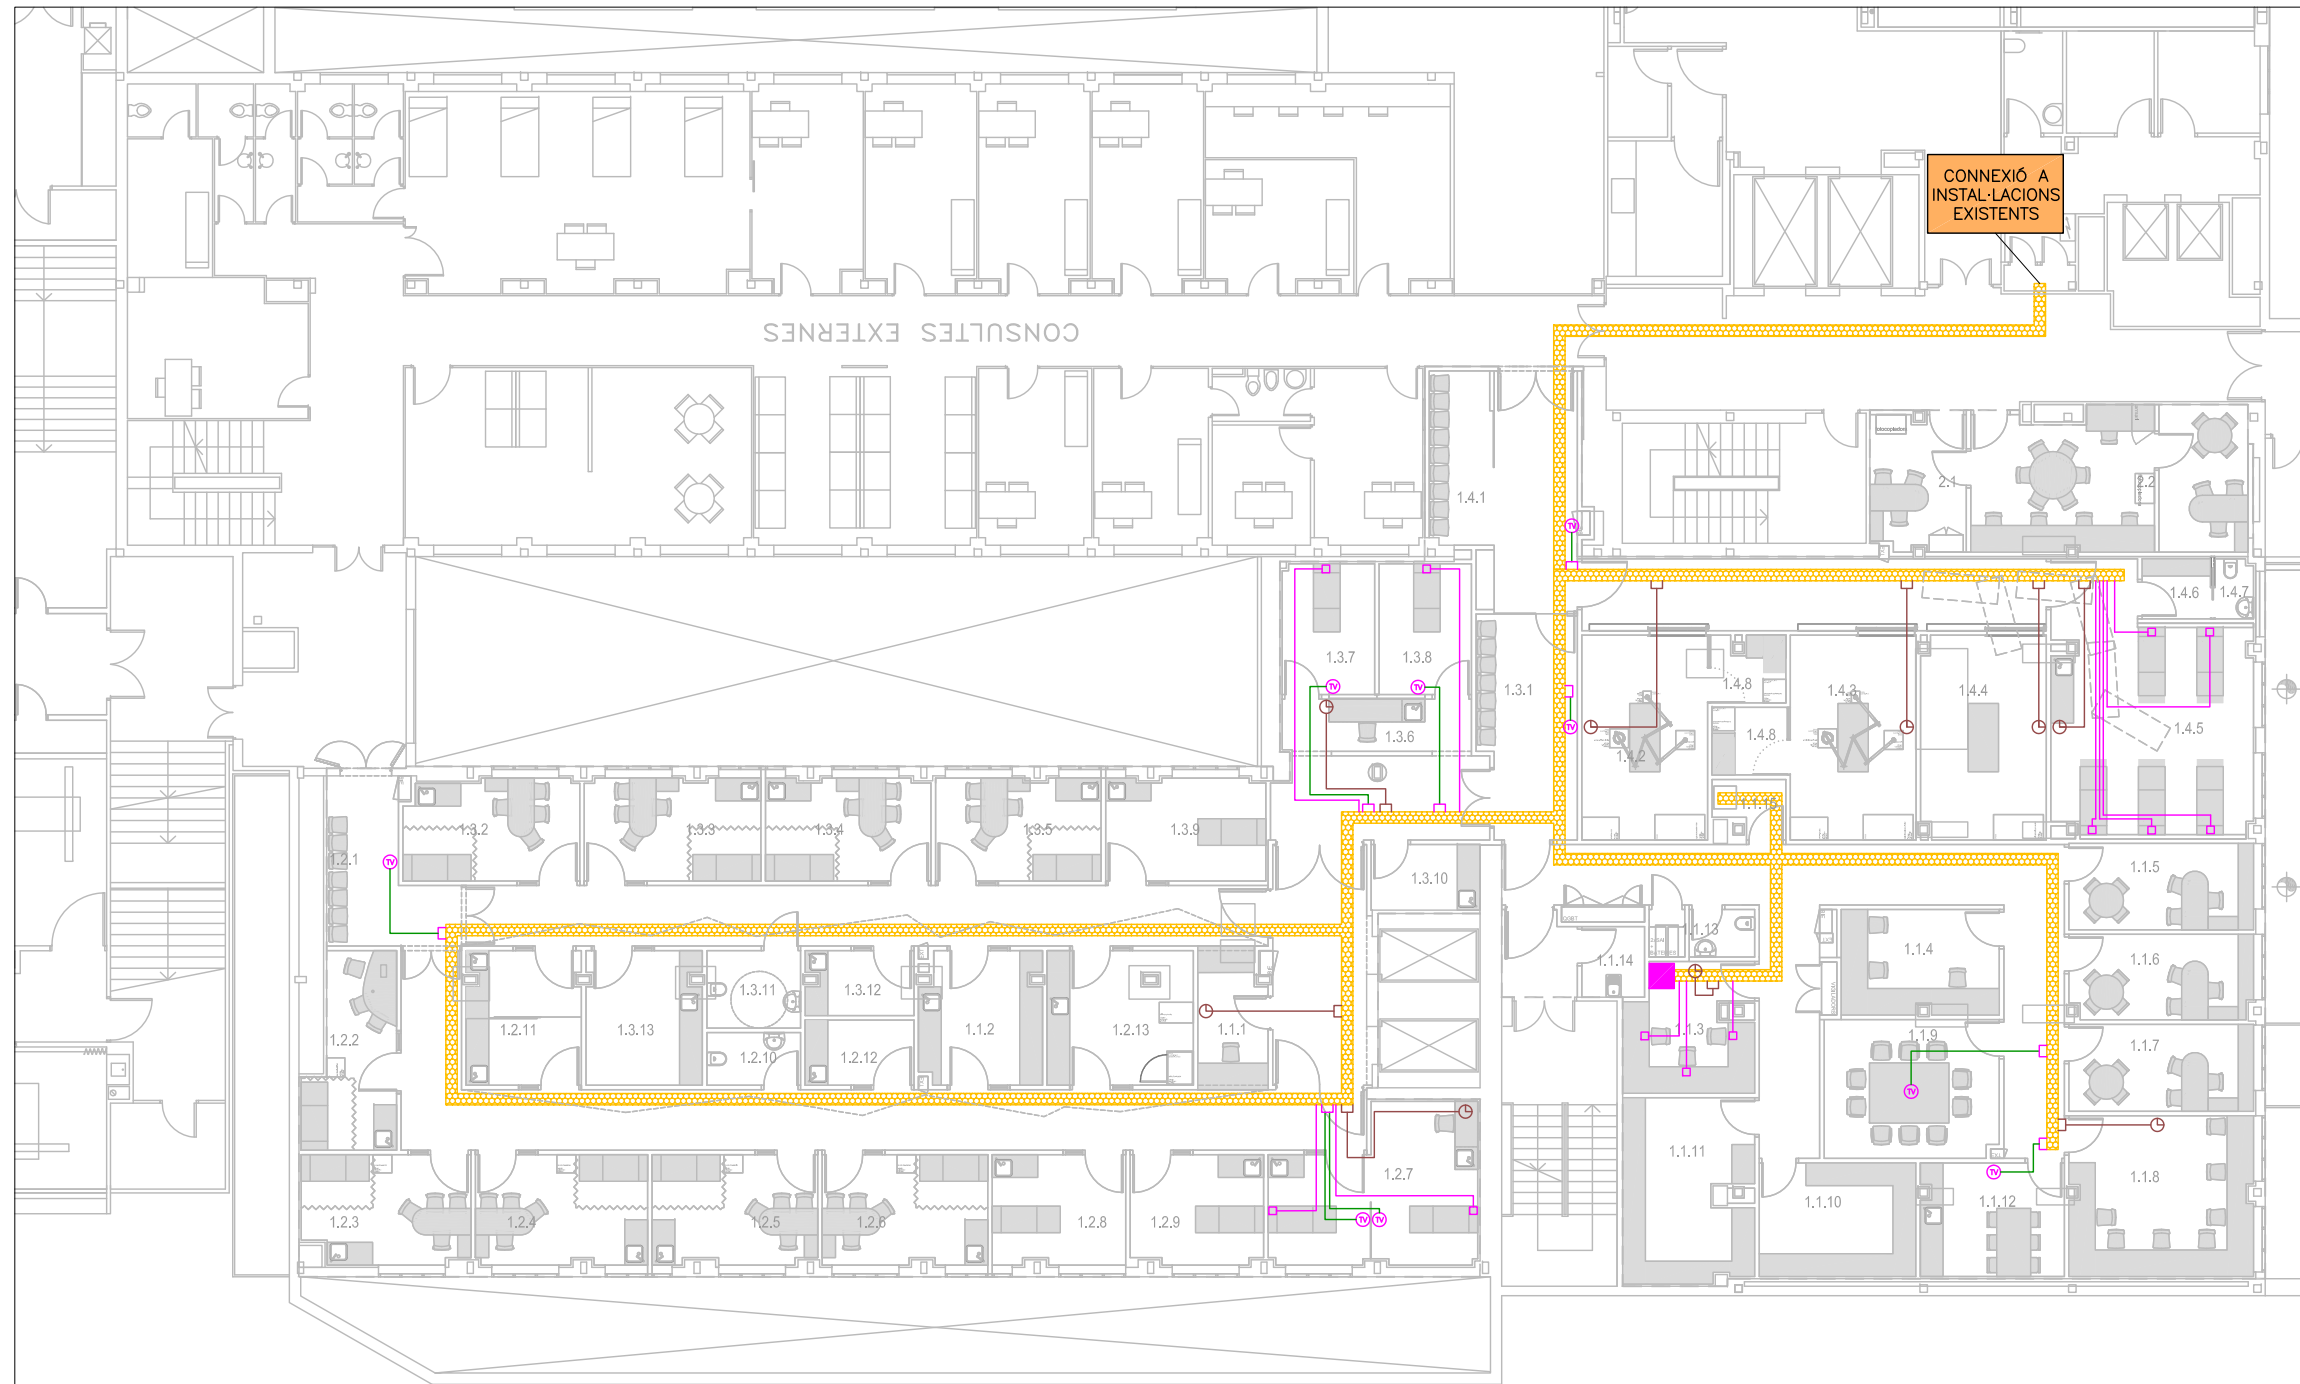

LLISTAT SUPERFÍCIES

HD FIBRÓS QUÍSTICA		
<b>ÀREA DE SUPORT</b>		
1.1.1	Secretaria	6,93 m <sup>2</sup>
1.1.2	Gabinet Infermeria	11,37 m <sup>2</sup>
1.1.3	Monitorització i Control	10,95 m <sup>2</sup>
1.1.4	Zona Laboratori	12,81 m <sup>2</sup>
1.1.5	Despatx Mèdic 1	11,83 m <sup>2</sup>
1.1.6	Despatx Mèdic 2	10,81 m <sup>2</sup>
1.1.7	Despatx Mèdic 3	11,16 m <sup>2</sup>
1.1.8	Sala treball	20,53 m <sup>2</sup>
1.1.9	Sala de Reunions	17,02 m <sup>2</sup>
1.1.10	Magatzem Assaig Clínic	12,44 m <sup>2</sup>
1.1.11	Magatzem Unitat	16,19 m <sup>2</sup>
1.1.12	Sala Descans Personal	11,31 m <sup>2</sup>
1.1.13	Lavabo Personal	3,64 m <sup>2</sup>
1.1.14	Brut	3,63 m <sup>2</sup>
1.1.15	Sala Rack	2,72 m <sup>2</sup>
<b>SUP. ÚTIL TOTAL - ÀREA SUPORT</b>		<b>163,34 m<sup>2</sup></b>
<b>ÀREA ADULTS</b>		
1.2.1	Sala espera	11,58 m <sup>2</sup>
1.2.2	Consulta Adult 1	13,24 m <sup>2</sup>
1.2.3	Consulta Adult 2	12,53 m <sup>2</sup>
1.2.4	Consulta Adult 3	13,14 m <sup>2</sup>
1.2.5	Consulta Adult 4	12,60 m <sup>2</sup>
1.2.6	Consulta Adult 5	12,65 m <sup>2</sup>
1.2.7	Hospital de Dia	19,99 m <sup>2</sup>
1.2.8	Assaig Clínic 1	10,17 m <sup>2</sup>
1.2.9	Assaig Clínic 2	10,06 m <sup>2</sup>
1.2.10	Lavabo Pacients	3,57 m <sup>2</sup>
1.2.11	Prova Suor / Potencials nassals	10,64 m <sup>2</sup>
1.2.12	Tractament nuvolitzat	4,95 m <sup>2</sup>
1.2.13	Laboratori Funció Pulmonar / Pletismografia	13,78 m <sup>2</sup>
<b>SUP. ÚTIL TOTAL - ÀREA ADULTS</b>		<b>148,45 m<sup>2</sup></b>
<b>ÀREA PEDIATRIA</b>		
1.3.1	Sala Espera	9,38 m <sup>2</sup>
1.3.2	Consulta Pediatria 1	12,40 m <sup>2</sup>
1.3.3	Consulta Pediatria 2	12,59 m <sup>2</sup>
1.3.4	Consulta Pediatria 3	11,76 m <sup>2</sup>
1.3.5	Consulta Pediatria 4	11,83 m <sup>2</sup>
1.3.6	Hospital de Dia - àrea treball	6,71 m <sup>2</sup>
1.3.7	Hospital de Dia 1	8,45 m <sup>2</sup>
1.3.8	Hospital de Dia 2	9,09 m <sup>2</sup>
1.3.9	Assaig Clínic	11,39 m <sup>2</sup>
1.3.10	Prova suor	5,00 m <sup>2</sup>
1.3.11	Lavabo Pacients	4,96 m <sup>2</sup>
1.3.12	Tractament nuvolitzat	4,80 m <sup>2</sup>
1.3.13	Laboratori Funció Pulmonar / Sala Inducció	10,74 m <sup>2</sup>
<b>SUP. ÚTIL TOTAL - ÀREA PEDIATRIA</b>		<b>111,68 m<sup>2</sup></b>
<b>ÀREA GABINETS</b>		
1.4.1	Sala Espera	7,75 m <sup>2</sup>
1.4.2	Gabinet 1	17,45 m <sup>2</sup>
1.4.3	Gabinet 2	18,01 m <sup>2</sup>
1.4.4	Gabinet 3	17,45 m <sup>2</sup>
1.4.5	Sala Reanimació - REA	35,51 m <sup>2</sup>
1.4.6	Vestuarí	2,87 m <sup>2</sup>
1.4.7	Lavabo Pacients	1,57 m <sup>2</sup>
1.4.8	Sala Rentat	6,23 m <sup>2</sup>
<b>SUP. ÚTIL TOTAL - ÀREA GABINETS</b>		<b>106,84 m<sup>2</sup></b>
<b>ÀREA SECRETARIA / ANESTÈSSIA</b>		
2.1	Secretaria	15,66 m <sup>2</sup>
2.2	Anestèsia i Reanimació	21,43 m <sup>2</sup>
<b>SUP. ÚTIL TOTAL - ÀREA SECRETARIA</b>		<b>37,09 m<sup>2</sup></b>
<b>SUPERFÍCIE ÚTIL TOTAL</b>		<b>564,68 m<sup>2</sup></b>
Passadissos, comunicacions, ...		203,94 m <sup>2</sup>
<b>SUPERFÍCIES CONSTRUÏDA TOTAL</b>		<b>864,09 m<sup>2</sup></b>

Rev.	Data	Descripció	Per

Notes  
Els acabats i revestiments dels materials es confirmaran en obra per la DF prèvia presentació de mostra

--- AMBIT ACTUACIÓ

Localització en planta

NO ESCALAR EL DIBUIX  
REVISAR DIMENSIONS A L'OBRA

Escala	A1	A3
1/100		
1/200		

Autors del projecte



LLONGUERAS CLOTET ARQUITECTES SLP

Mallorca 96 entresol 2º  
08029 Barcelona  
Tel. 933 636 890  
Fax. 934 196 169



ENGINYER: J. SERRA CAPMANY

Promotor



Projecte  
PROJECTE BÀSIC I EXECUTIU  
UNITAT DE FIBRÓS QUÍSTICA  
INTEGRAL


HOSPITAL UNIVERSITARI VALL  
D'HEBRON

Títol  
PLANTA SEMISOTERRANI  
TELECOMUNICACIONS  
TV-RELOTGE PATRÓ I MONITORITZACIÓ

Capítol	Nº Plànol	Revisions
81	816.2	
Data	Dibuixat	Revisat
Feb. 2017		
Aprovat		

Arxiu 0784-3456-Tv-Relotge patró-Monitorització\_v08.dwg

LLEGGENDA TV-RELOTGE PATRÓ-MONITORITZACIÓ	
	SAFATA SENYALS FEBLES 300 mm
	PRESA DE TV
	CAIXA DERIVACIÓ
	CABLEJAT COAXIAL
	RELOTGE PATRÓ
	CABLEJAT 2x1,5mm2
	CABLEJAT DE 4 PARELLS TRENATS
	ROSETA INDIVIDUAL DE PRESA DE VEU I DADES
	RACK MURAL DE TELECOMUNICACIONS

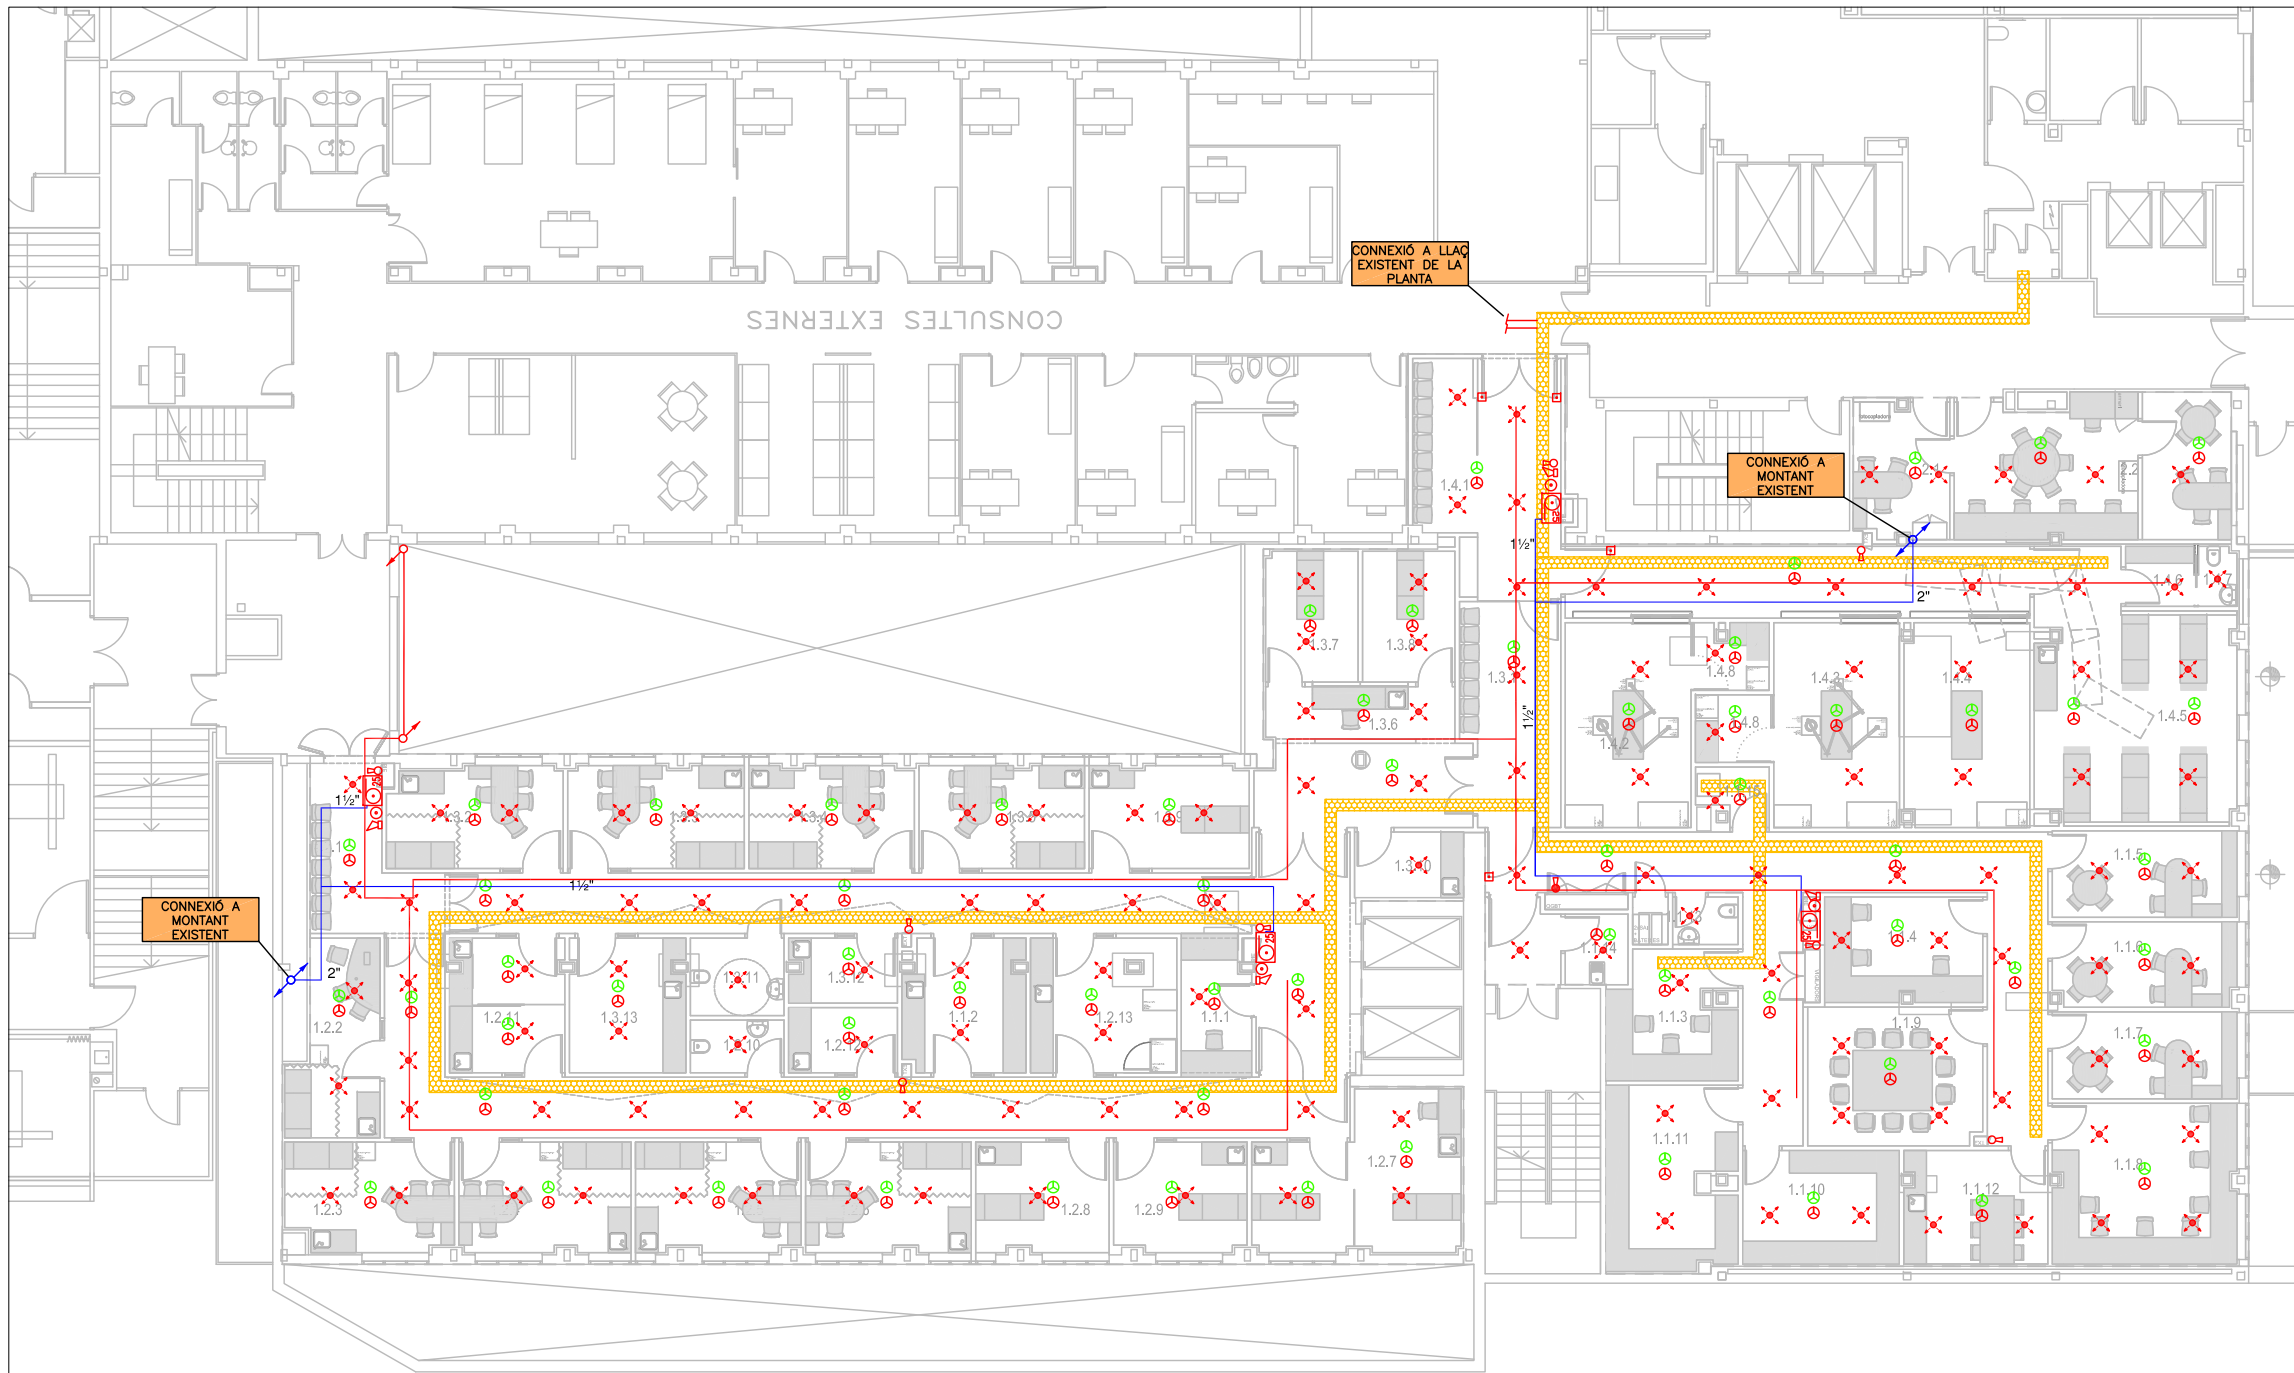

LLISTAT SUPERFÍCIES

HD FIBROSI QUÍSTICA

ÀREA DE SUPORT	Superfície (m <sup>2</sup> )
1.1.1 Secretaria	6,93 m <sup>2</sup>
1.1.2 Gabinet Infermeria	11,37 m <sup>2</sup>
1.1.3 Monitorització i Control	10,95 m <sup>2</sup>
1.1.4 Zona Laboratori	12,81 m <sup>2</sup>
1.1.5 Despax Mèdic 1	11,83 m <sup>2</sup>
1.1.6 Despax Mèdic 2	10,81 m <sup>2</sup>
1.1.7 Despax Mèdic 3	11,16 m <sup>2</sup>
1.1.8 Sala treball	20,53 m <sup>2</sup>
1.1.9 Sala de Reunions	17,02 m <sup>2</sup>
1.1.10 Magatzem Assaig Clínic	12,44 m <sup>2</sup>
1.1.11 Magatzem Unitat	16,19 m <sup>2</sup>
1.1.12 Sala Descans Personal	11,31 m <sup>2</sup>
1.1.13 Lavabo Personal	3,64 m <sup>2</sup>
1.1.14 Brut	3,63 m <sup>2</sup>
1.1.15 Sala Rack	2,72 m <sup>2</sup>
SUP. ÚTIL TOTAL - ÀREA SUPORT	163,34 m <sup>2</sup>

ÀREA ADULTS

1.2.1 Sala espera	11,58 m <sup>2</sup>
1.2.2 Consulta Adult 1	13,24 m <sup>2</sup>
1.2.3 Consulta Adult 2	12,53 m <sup>2</sup>
1.2.4 Consulta Adult 3	13,14 m <sup>2</sup>
1.2.5 Consulta Adult 4	12,60 m <sup>2</sup>
1.2.6 Consulta Adult 5	12,65 m <sup>2</sup>
1.2.7 Hospital de Dia	19,99 m <sup>2</sup>
1.2.8 Assaig Clínic 1	10,17 m <sup>2</sup>
1.2.9 Assaig Clínic 2	10,06 m <sup>2</sup>
1.2.10 Lavabo Pacients	3,57 m <sup>2</sup>
1.2.11 Prova Suor / Potencials nassals	10,64 m <sup>2</sup>
1.2.12 Tractament nuvolitzat	4,95 m <sup>2</sup>
1.2.13 Laboratori Funció Pulmonar / Pletismografia	13,78 m <sup>2</sup>
SUP. ÚTIL TOTAL - ÀREA ADULTS	148,45 m <sup>2</sup>

ÀREA PEDIATRIA

1.3.1 Sala Espera	9,38 m <sup>2</sup>
1.3.2 Consulta Pediatría 1	12,40 m <sup>2</sup>
1.3.3 Consulta Pediatría 2	12,59 m <sup>2</sup>
1.3.4 Consulta Pediatría 3	11,76 m <sup>2</sup>
1.3.5 Consulta Pediatría 4	11,83 m <sup>2</sup>
1.3.6 Hospital de Dia - àrea treball	6,71 m <sup>2</sup>
1.3.7 Hospital de Dia 1	8,45 m <sup>2</sup>
1.3.8 Hospital de Dia 2	9,09 m <sup>2</sup>
1.3.9 Assaig Clínic	11,39 m <sup>2</sup>
1.3.10 Prova suor	5,00 m <sup>2</sup>
1.3.11 Lavabo Pacients	4,96 m <sup>2</sup>
1.3.12 Tractament nuvolitzat	4,80 m <sup>2</sup>
1.3.13 Laboratori Funció Pulmonar / Sala Inducció	10,74 m <sup>2</sup>
SUP. ÚTIL TOTAL - ÀREA PEDIATRIA	111,68 m <sup>2</sup>

ÀREA GABINETS

1.4.1 Sala Espera	7,75 m <sup>2</sup>
1.4.2 Gabinet 1	17,45 m <sup>2</sup>
1.4.3 Gabinet 2	18,01 m <sup>2</sup>
1.4.4 Gabinet 3	17,45 m <sup>2</sup>
1.4.5 Sala Reanimació - REA	35,51 m <sup>2</sup>
1.4.6 Vestuar	2,87 m <sup>2</sup>
1.4.7 Lavabo Pacients	1,57 m <sup>2</sup>
1.4.8 Sala Rentat	6,23 m <sup>2</sup>
SUP. ÚTIL TOTAL - ÀREA GABINETS	106,84 m <sup>2</sup>

ÀREA SECRETARIA / ANESTÈSSIA

2.1 Secretaria	15,66 m <sup>2</sup>
2.2 Anestèsia i Reanimació	21,43 m <sup>2</sup>
SUP. ÚTIL TOTAL - ÀREA SECRETARIA	37,09 m <sup>2</sup>

SUPERFÍCIE ÚTIL TOTAL 564,68 m<sup>2</sup>

Passadissos, comunicacions, ... 203,94 m<sup>2</sup>

SUPERFÍCIES CONSTRUÏDA TOTAL 864,09 m<sup>2</sup>

Rev.	Data	Descripció	Per

Notes  
Els acabats i revestiments dels materials es confirmaran en obra per la DF prèvia presentació de mostra

--- AMBIT ACTUACIÓ

Localització en planta

NO ESCALAR EL DIBUIX  
REVISAR DIMENSIONS A L'OBRA

Escala	
1/100	A1
1/200	A3

Autors del projecte

LLONGUERAS CLOTET ARQUITECTES SLP

Mallorca 96 entresol 2<sup>o</sup>  
08029 Barcelona  
Tel. 933 636 890  
Fax. 934 196 169

ENGINEER: J. SERRA CAPMANY  
Promotor



Projecte  
PROJECTE BÀSIC I EXECUTIU  
UNITAT DE FIBROSI QUÍSTICA  
INTEGRAL

HOSPITAL UNIVERSITARI VALL  
D'HEBRON

Títol  
PLANTA SEMISOTERRANI  
INSTAL·LACIÓ DE DETECCIÓ I  
EXTINCIÓ D'INCENDIS

Capítol	Nº Plànol	Revisions
81	817	

Data	Dibuixat	Revisat	Aprobat
Feb. 2017			

Any 0784-3456-ContraIncendis\_v1.dwg

NOTES:

REALITZACIÓ DE NOU LLAÇ DE DETECCIÓ QUE ES CONNECTARÀ AL LLAÇ EXISTENT DE LA PLANTA. ES SUBSTITUIRÀ LA CENTRAL DE PLANTA PER NOVA CENTRAL, REALITZANT LA RECONNECTIÓ DELS LLAÇOS EXISTENTS.

---


XARXA DE RUIXADORS D'AIGUA NEBULITZADA A REPLANTEJAR SEGONS ESTUDI ESPECIFIC A REALITZAR EN OBRA

LLEGENDA CONTRA INCENDIS EXTINCIÓ

	MÀNEGA BIE-25
	EXTINTOR AIGUA-ESCUMA
	EXTINTOR CO2
	XARXA AIGUA BIES
	MUNTANTS
	XARXA AIGUA NEBULITZADA
	RUIXADOR AIGUA NEBULITZADA

LLEGENDA CONTRA INCENDIS DETECCIÓ I ALARMA

	CENTRAL DETECCIÓ D'INCENDIS A INSTAL·LAR EN SALA CENTRALITZACIONS EN PLANTA GALERIES
	DETECTOR ÒPTIC FUMS
	DETECTOR ÒPTIC FUMS EN INT. FALS SOSTRE
	POLSADOR D'ALARMA
	SIRENA
	SAFATA SENYALS FEBLES 300 mm
	CIRCUIT SENYAL DE DETECCIÓ I ALARMA
	ELECTROIMAN RETENIDOR PORTA RF

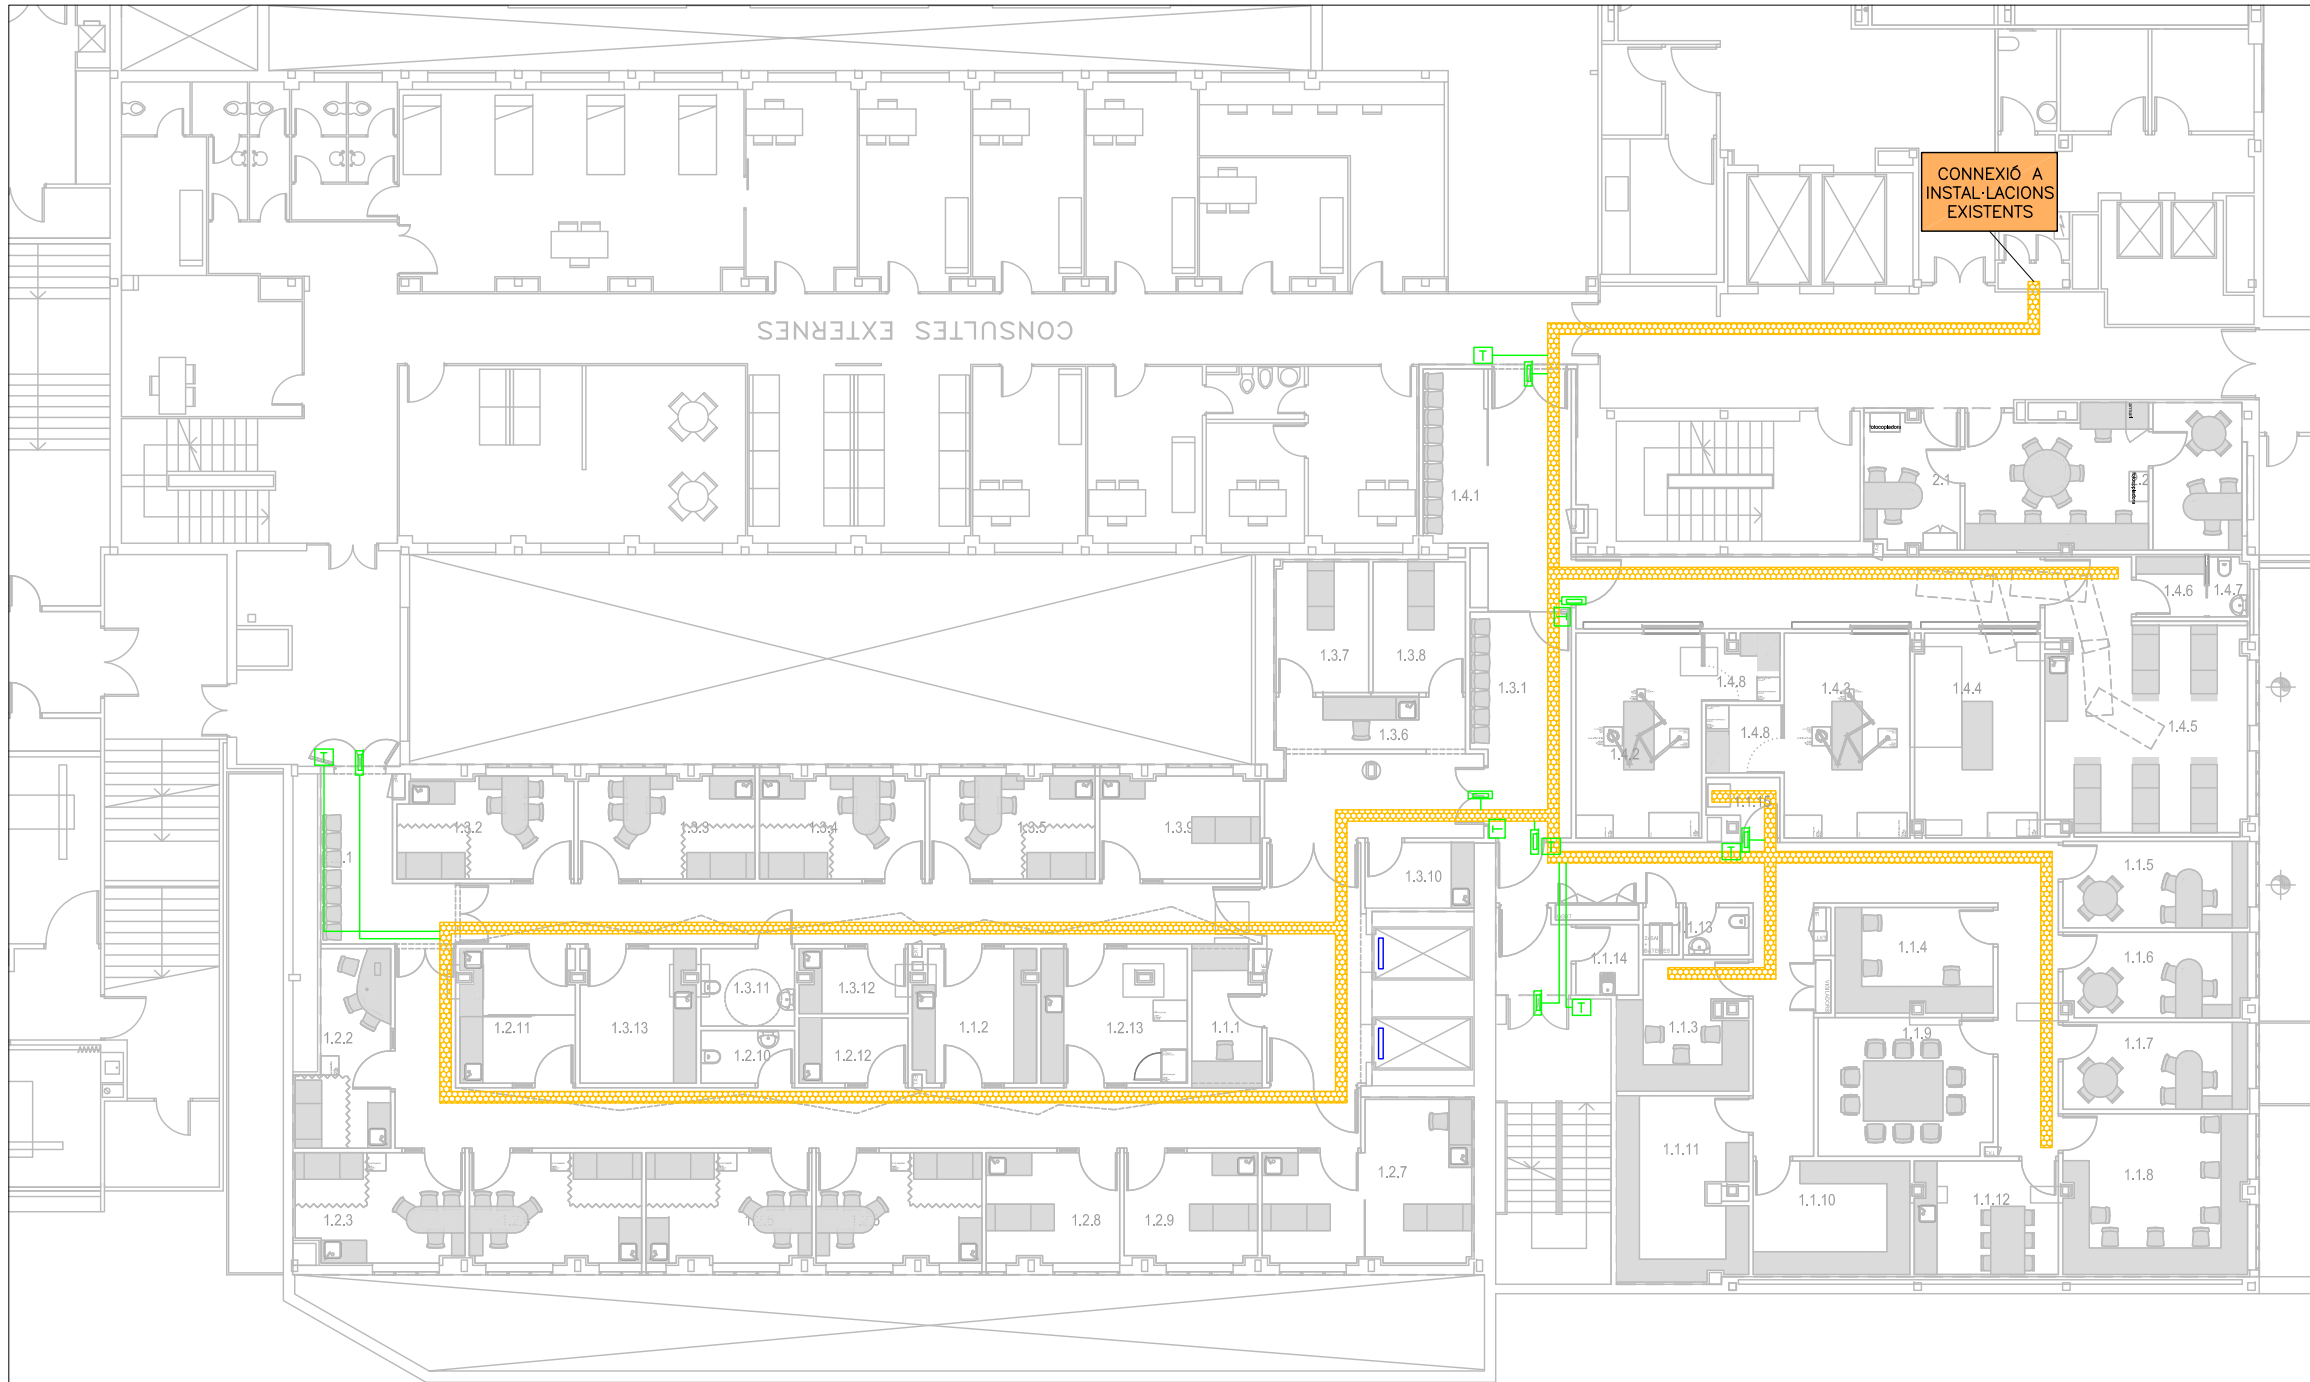

LLISTAT SUPERFÍCIES

HD FIBROSÍ QUÍSTICA		
ÀREA DE SUPORT		
1.1.1	Secretaria	6,93 m2
1.1.2	Gabinet Infermeria	11,37 m2
1.1.3	Monitorització i Control	10,95 m2
1.1.4	Zona Laboratori	12,81 m2
1.1.5	Despatx Mèdic 1	11,83 m2
1.1.6	Despatx Mèdic 2	10,81 m2
1.1.7	Despatx Mèdic 3	11,16 m2
1.1.8	Sala treball	20,53 m2
1.1.9	Sala de Reunions	17,02 m2
1.1.10	Magatzem Assaig Clínic	12,44 m2
1.1.11	Magatzem Unitat	16,19 m2
1.1.12	Sala Descans Personal	11,31 m2
1.1.13	Lavabo Personal	3,64 m2
1.1.14	Brut	3,63 m2
1.1.15	Sala Rack	2,72 m2
SUP. ÚTIL TOTAL - ÀREA SUPORT		163,34 m2
ÀREA ADULTS		
1.2.1	Sala espera	11,58 m2
1.2.2	Consulta Adult 1	13,24 m2
1.2.3	Consulta Adult 2	12,53 m2
1.2.4	Consulta Adult 3	13,14 m2
1.2.5	Consulta Adult 4	12,60 m2
1.2.6	Consulta Adult 5	12,65 m2
1.2.7	Hospital de Dia	19,99 m2
1.2.8	Assaig Clínic 1	10,17 m2
1.2.9	Assaig Clínic 2	10,06 m2
1.2.10	Lavabo Pacients	3,57 m2
1.2.11	Prova Suor / Potencials nassals	10,64 m2
1.2.12	Tractament nuvolitzat	4,95 m2
1.2.13	Laboratori Funció Pulmonar / Pletismografia	13,78 m2
SUP. ÚTIL TOTAL - ÀREA ADULTS		148,45 m2
ÀREA PEDIATRIA		
1.3.1	Sala Espera	9,38 m2
1.3.2	Consulta Pediatria 1	12,40 m2
1.3.3	Consulta Pediatria 2	12,59 m2
1.3.4	Consulta Pediatria 3	11,76 m2
1.3.5	Consulta Pediatria 4	11,83 m2
1.3.6	Hospital de Dia - àrea treball	6,71 m2
1.3.7	Hospital de Dia 1	8,45 m2
1.3.8	Hospital de Dia 2	9,09 m2
1.3.9	Assaig Clínic	11,39 m2
1.3.10	Prova suor	5,00 m2
1.3.11	Lavabo Pacients	4,96 m2
1.3.12	Tractament nuvolitzat	4,80 m2
1.3.13	Laboratori Funció Pulmonar / Sala Inducció	10,74 m2
SUP. ÚTIL TOTAL - ÀREA PEDIATRIA		111,68 m2
ÀREA GABINETS		
1.4.1	Sala Espera	7,75 m2
1.4.2	Gabinet 1	17,45 m2
1.4.3	Gabinet 2	18,01 m2
1.4.4	Gabinet 3	17,45 m2
1.4.5	Sala Reanimació - REA	35,51 m2
1.4.6	Vestuarí	2,87 m2
1.4.7	Lavabo Pacients	1,57 m2
1.4.8	Sala Rentat	6,23 m2
SUP. ÚTIL TOTAL - ÀREA GABINETS		106,84 m2
ÀREA SECRETARIA / ANESTÈSSIA		
2.1	Secretaria	15,66 m2
2.2	Anestèsia i Reanimació	21,43 m2
SUP. ÚTIL TOTAL - ÀREA SECRETARIA		37,09 m2
SUPERFÍCIE ÚTIL TOTAL		564,68 m2
Passadissos, comunicacions, ...		203,94 m2
SUPERFÍCIES CONSTRUÏDA TOTAL		864,09 m2

Rev.	Data	Descripció	Per

Notes  
Els acabats i revestiments dels materials es confirmaran en obra per la DF prèvia presentació de mostra

--- AMBIT ACTUACIÓ

Localització en planta

NO ESCALAR EL DIBUIX  
REVISAR DIMENSIONS A L'OBRA

Escola	
1/100	A1
1/200	A3

Autors del projecte



LLONGUERAS CLOTET ARQUITECTES SLP

Mallorca 96 entresol 2º  
08029 Barcelona  
Tel. 933 636 890  
Fax. 934 196 169



ENGINYER: J. SERRA CAPMANY  
Promotor



Projecte  
PROJECTE BÀSIC I EXECUTIU  
UNITAT DE FIBROSÍ QUÍSTICA  
INTEGRAL

HOSPITAL UNIVERSITARI VALL  
D'HEBRON

Títol  
PLANTA SEMISOTERRANI  
PROTECCIÓ I SEGURETAT  
CONTROL D'ACCESSOS

Capítol	Nº Plànol	Revisions
81	818	
Data	Dibuixat	Revisat
Feb. 2017		
Any	0784-3456-Protecció i Seguretat_v03.dwg	

**LLEGGENDA PROTECCIÓ I SEGURETAT**

<b>CONTROL D'ACCESSOS</b>	
	SAFATA DE SENYALS FEBLES DE 300 mm
	LECTOR DE PROXIMITAT
	PANY ELÈCTRIC
	CABLEJAT CONTROL D'ACCESSOS
	TRUCADA DES DE CABINA AMB CONTROL D'ACCESSOS